


Legenda místností:

číslo	místnost	plocha [m²]
2.01	Chodba	7,86
2.02	Chodba	5,00
2.03	WC	1,89
2.04	Terasa	7,56
2.05	Koupelna	2,87
2.06	Chodba	3,36
2.07	Kuchyňka	20,89
2.07a	Pokoj	20,90
2.07b	Koupelna	1,62
2.08	Pokoj	12,18
2.09	Pokoj	15,64
2.09a	Koupelna	1,62
2.10	Pokoj	27,43
2.10a	Koupelna	1,62
2.11	Kuchyňka	20,89
2.11a	Pokoj	22,80
2.12	Chodba	5,09
2.13	Úklid	4,14
2.14	Předsíňka	5,05
2.16	Koupelna	3,79
2.17	WC	1,64
2.18	Terasa	26,16

LEGENDA MATERIÁLŮ

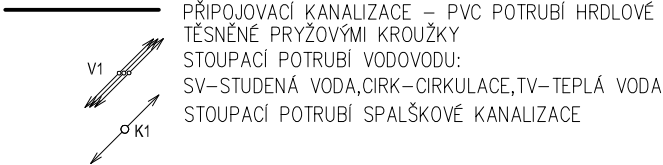

LEGENDA ZAŘIZOVACÍCH PŘEDMĚTŮ

- U..... UMYVADLO KERAMICKÉ+STOJÁNKOVÁ VÝTOKOVÁ ARMATURA
- WC.... KLOZET KERAMICKÝ KOMBI
- Sk..... SPRCHOVÁ VANIČKA SE ZÁSTĚNOU + NÁSTĚNNÁ VÝTOKOVÁ ARMATURA
- D..... DŘEZ JEDNODUCHÝ NEREZOVÝ+STOJÁNKOVÁ VÝTOKOVÁ ARMATURA
- Ap.... AUTOMATICKÁ PRAČKA + PODOMÍTKOVÝ SIFON A NÁPOJENÍM STUDENÉ VODY

V PŘÍPADĚ ZJIŠTĚNÍ JAKÝCHKOLIV ODLIŠNOSTÍ OD PŘEDPOKLADŮ V PD, JE NUTNO PŘIZVAT PROJEKTANTA A NÁVRH UPRAVIT

Vykreslení bylo provedeno na základě zaměření části objektu provedené 01./2021 a původní PD. Při prohlídce stavby nebyly prováděny žádné sondy ani odběry vzorků. Skladby konstrukcí jsou stanoveny dle sdělení investora. Skutečné rozměry jednotlivých prvků byly upraveny na skladebné.

Hlavní projektant:	ing. Pavel Kodýtek	
Odpovědný projektant:	ing. Pavel Kodýtek	
Vypracoval:	J.Brožková	
Investor:	Střední škola živnostenská a Základní škola, Planá, Kostelní 129, Planá	
Akce:		Datum: 04–2022 Stupeň PD: DSP Měřítko: 1:100
REKONSTRUKCE OBJEKTU BEZDRUŽICKÁ 283 – SŠŽ A ZŠ PLANÁ parc. č. st. 640/7 k. ú. Planá u Mar. Lázní, Plzeňský kraj D.1.4a ZDRAVOTNĚ TECHNICKÉ INSTALACE		
Příloha:	PŮDORYS 2.NP – VNITŘNÍ KANALIZACE	Označení přílohy: D.1.4a.06