



Legenda místností	
Označení na výkresu	Účel místnosti
2.01	CHODBA
2.02	POKOJ STUDENTŮ
2.03	POKOJ STUDENTŮ
2.04	POKOJ VYCHOVATELŮ
2.05	PŘEDSÍŇ
2.06	KOUPELNA+WC
2.07	UMÝVÁRNA+SPRCHY
2.08	WC
2.09	ÚKLID,WC PERSONÁL
2.10	PŘEDSÍŇ WC
2.11	POKOJ STUDENTŮ
2.12	POKOJ STUDENTŮ
2.13	POKOJ STUDENTŮ
2.14	STUDOVNA
2.15	ČAJOVÁ KUCHYŇ
2.16	POKOJ VYCHOVATELŮ
2.17	WC
2.18	PŘEDSÍŇ
2.19	SCHODIŠTĚ
2.20	POKOJ STUDENTŮ
2.21	POKOJ STUDENTŮ
2.22	POKOJ STUDENTŮ
2.23	POKOJ STUDENTŮ

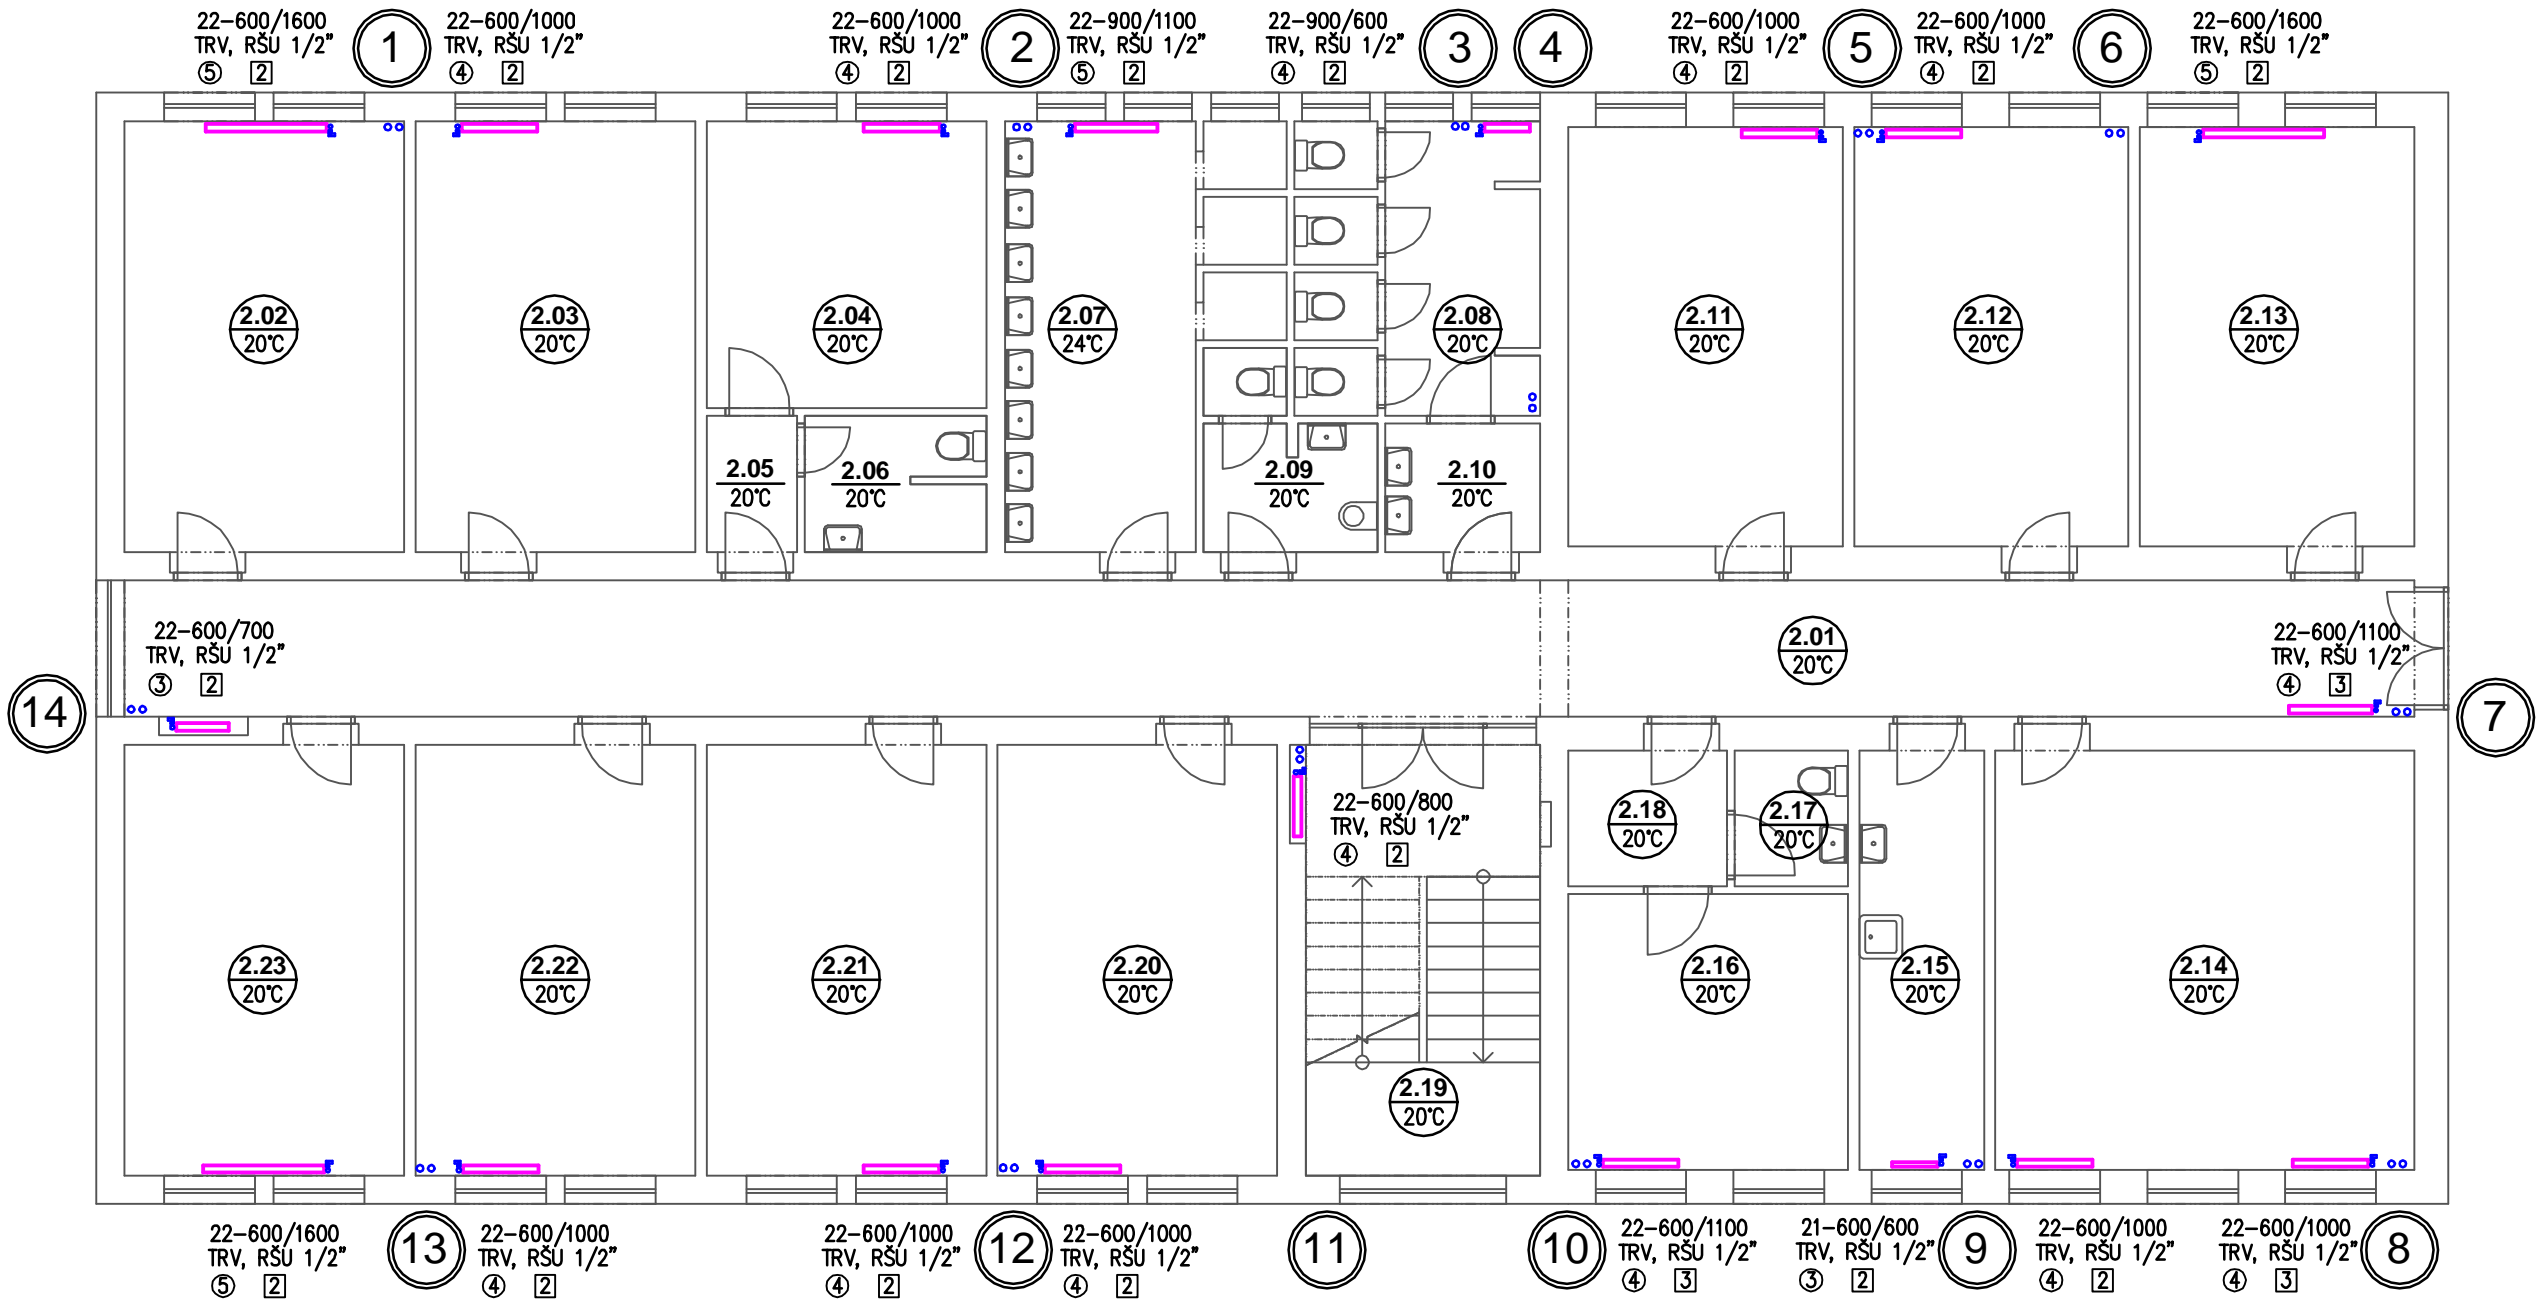


DESKOVÉ TĚLESO

2x PŘIPOJOVACÍ TRUBKA G1/2"
1x TRV – TERMOSTATICKÝ ROHOVÝ (PŘÍMÝ) VENTIL
1x RŠU – ROHOVÉ (PŘÍMÉ) UZAVÍRATELNÉ ŠROUBENÍ
1x MP – MOTORICKÝ POHON STÁVAJÍCÍ

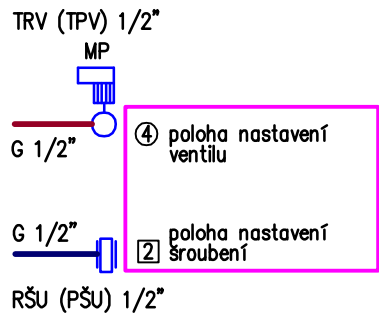

PŘI MONTÁŽI NUTNO OVĚŘIT POLOHU
PŘÍVODNÍHO A VRATNÉHO STOUPACÍHO POTRUBÍ

NÁZEV STAVBY			OPRAVA HAVARIJNÍHO STAVU A DOKUMENTACE OBJEKTU		
MÍSTO STAVBY			DOMOV MLÁDEŽE, ŠKOLNÍ 280, 331 01 PLASY		
GENERÁLNÍ PROJEKTANT		ČÍSLO ZAKÁZKY:			
<div></div> <div>AMMBRA PROJEKT s.r.o. Ravennská 320 Praha 10 109 00 IČ: 289 80 131 Tel: +420 295 560 549</div>		03/2016			
ZADAVATEL					
GYMNÁZIUM A STŘEDNÍ ODBORNÁ ŠKOLA PLASY, ŠKOLNÍ 280, 331 01 PLASY					
ODPOVĚDNÝ PROJEKTANT ING. JIŘÍ BABOR			AUTORIZACE		
HLAVNÍ INŽENÝR PROJEKTU ING. JANA HEŘMANOVÁ			PODPIS		
KRESLIL ING. JIŘÍ BABOR			PODPIS 		
1–ČÁST ÚSTŘEDNÍ VYTÁPĚNÍ - VÝMĚNA OTOPNÝCH TĚLES					
4–NÁZEV VÝKRESU/PŘÍLOHY/DÍLČÍ ČLENĚNÍ					
PŮDORYS 2.NP					
DATUM 20.6.2016		4–ČÍSLO VÝKRESU DÍLČÍHO ČLENĚNÍ C.1.3.3 - 4		PARÉ	
MĚŘÍTKO 1:100		STUPEŇ DOKUMENTACE DPP			