



1 - 1

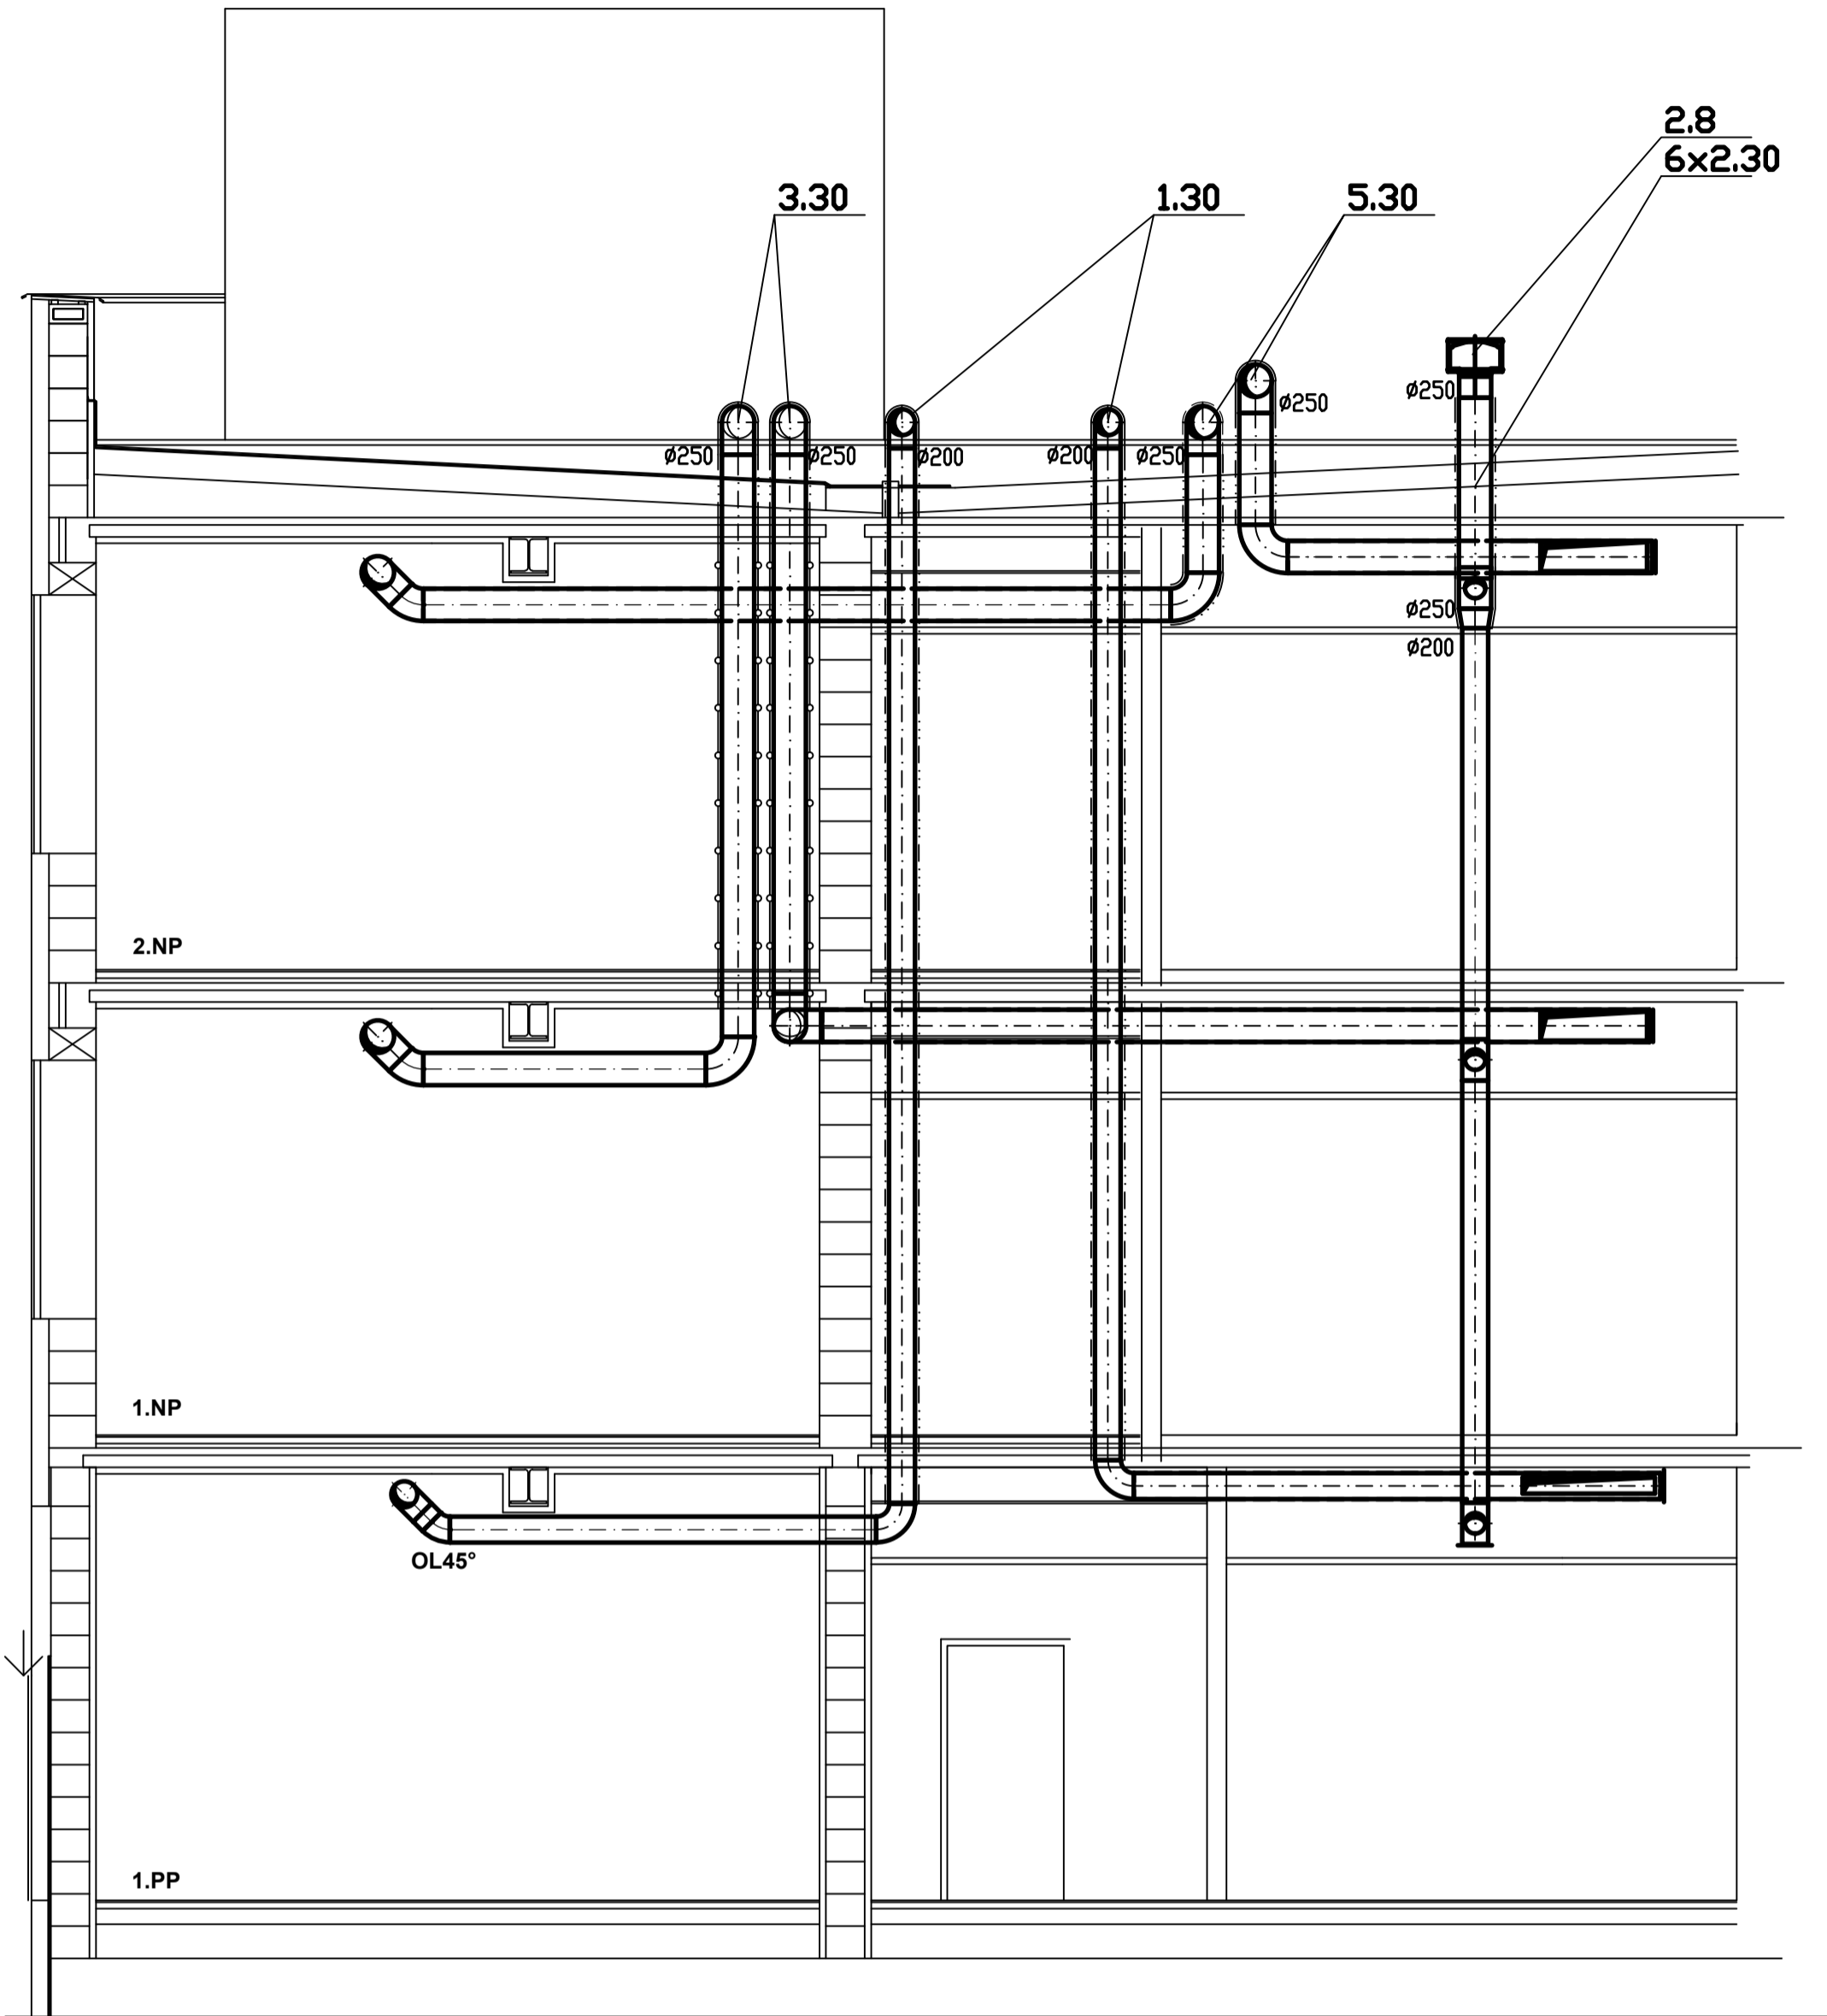


2 - 2

Pohled O - O

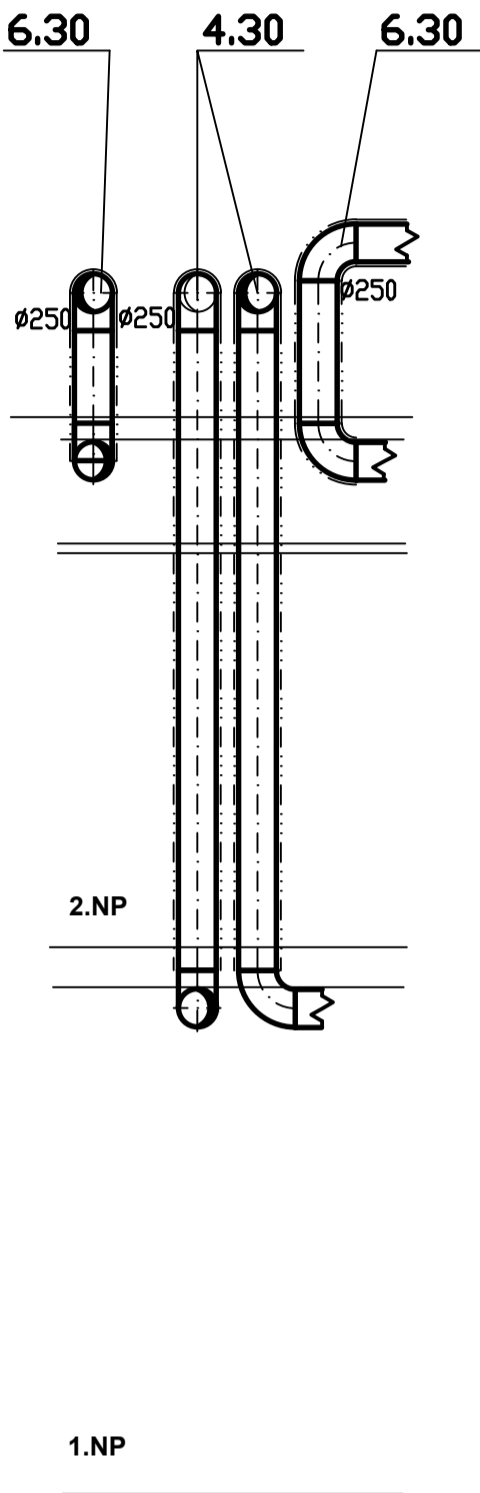

Pohled P - P

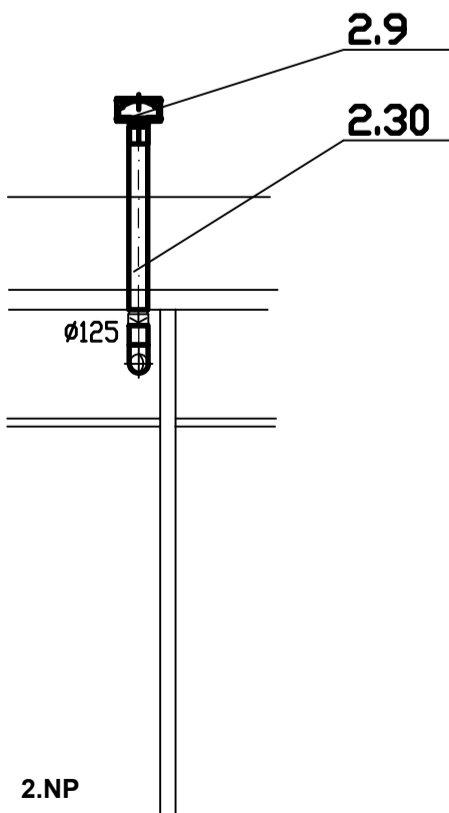

LEGENDA:

- M mřížka pod stropem (dodá stavba)
- m mřížka do dvěří (dodá stavba)
- HH 100 horní hrana potrubí od stropu (mm)
- 1000m3/h množství vzduchu přívod/odvod (m3/h)
- veškeré potrubí vedené po střeše tepelně izolovat (tl.10 cm) a oplechovat
- požární izolace
- tepelná izolace

D.1.4/V VZDUCHOTECHNIKA

Ved. projektant	Zodp. projektant	Vypracoval	ING. Tomáš Knapp projekce VZT a klimatizace Anglické nábř. 11, 301 50 PLZEŇ IČO: 49179063	
L.Beneda	Ing. T. Knapp	Ing. T. Knapp		
Investor Střední odborné učiliště elektrotechnické, Vejprnická 56, Plzeň				
Stavba-objekt II. ETAPA ROZVOJE SPORTOVNÍHO GYMNÁZIA - PŘÍSTAVBA PAVILONU "D"			Formát – A4	Stupeň
			4xA4	DSP
			Datum	Číslo zakázky
			04/2017	07-17
Obsah výkresu Řezy			Měřítko 1 : 50	Č. výkresu D.1.4/V-6.