



PŮDORYS 4.NP - NOVÝ STAV

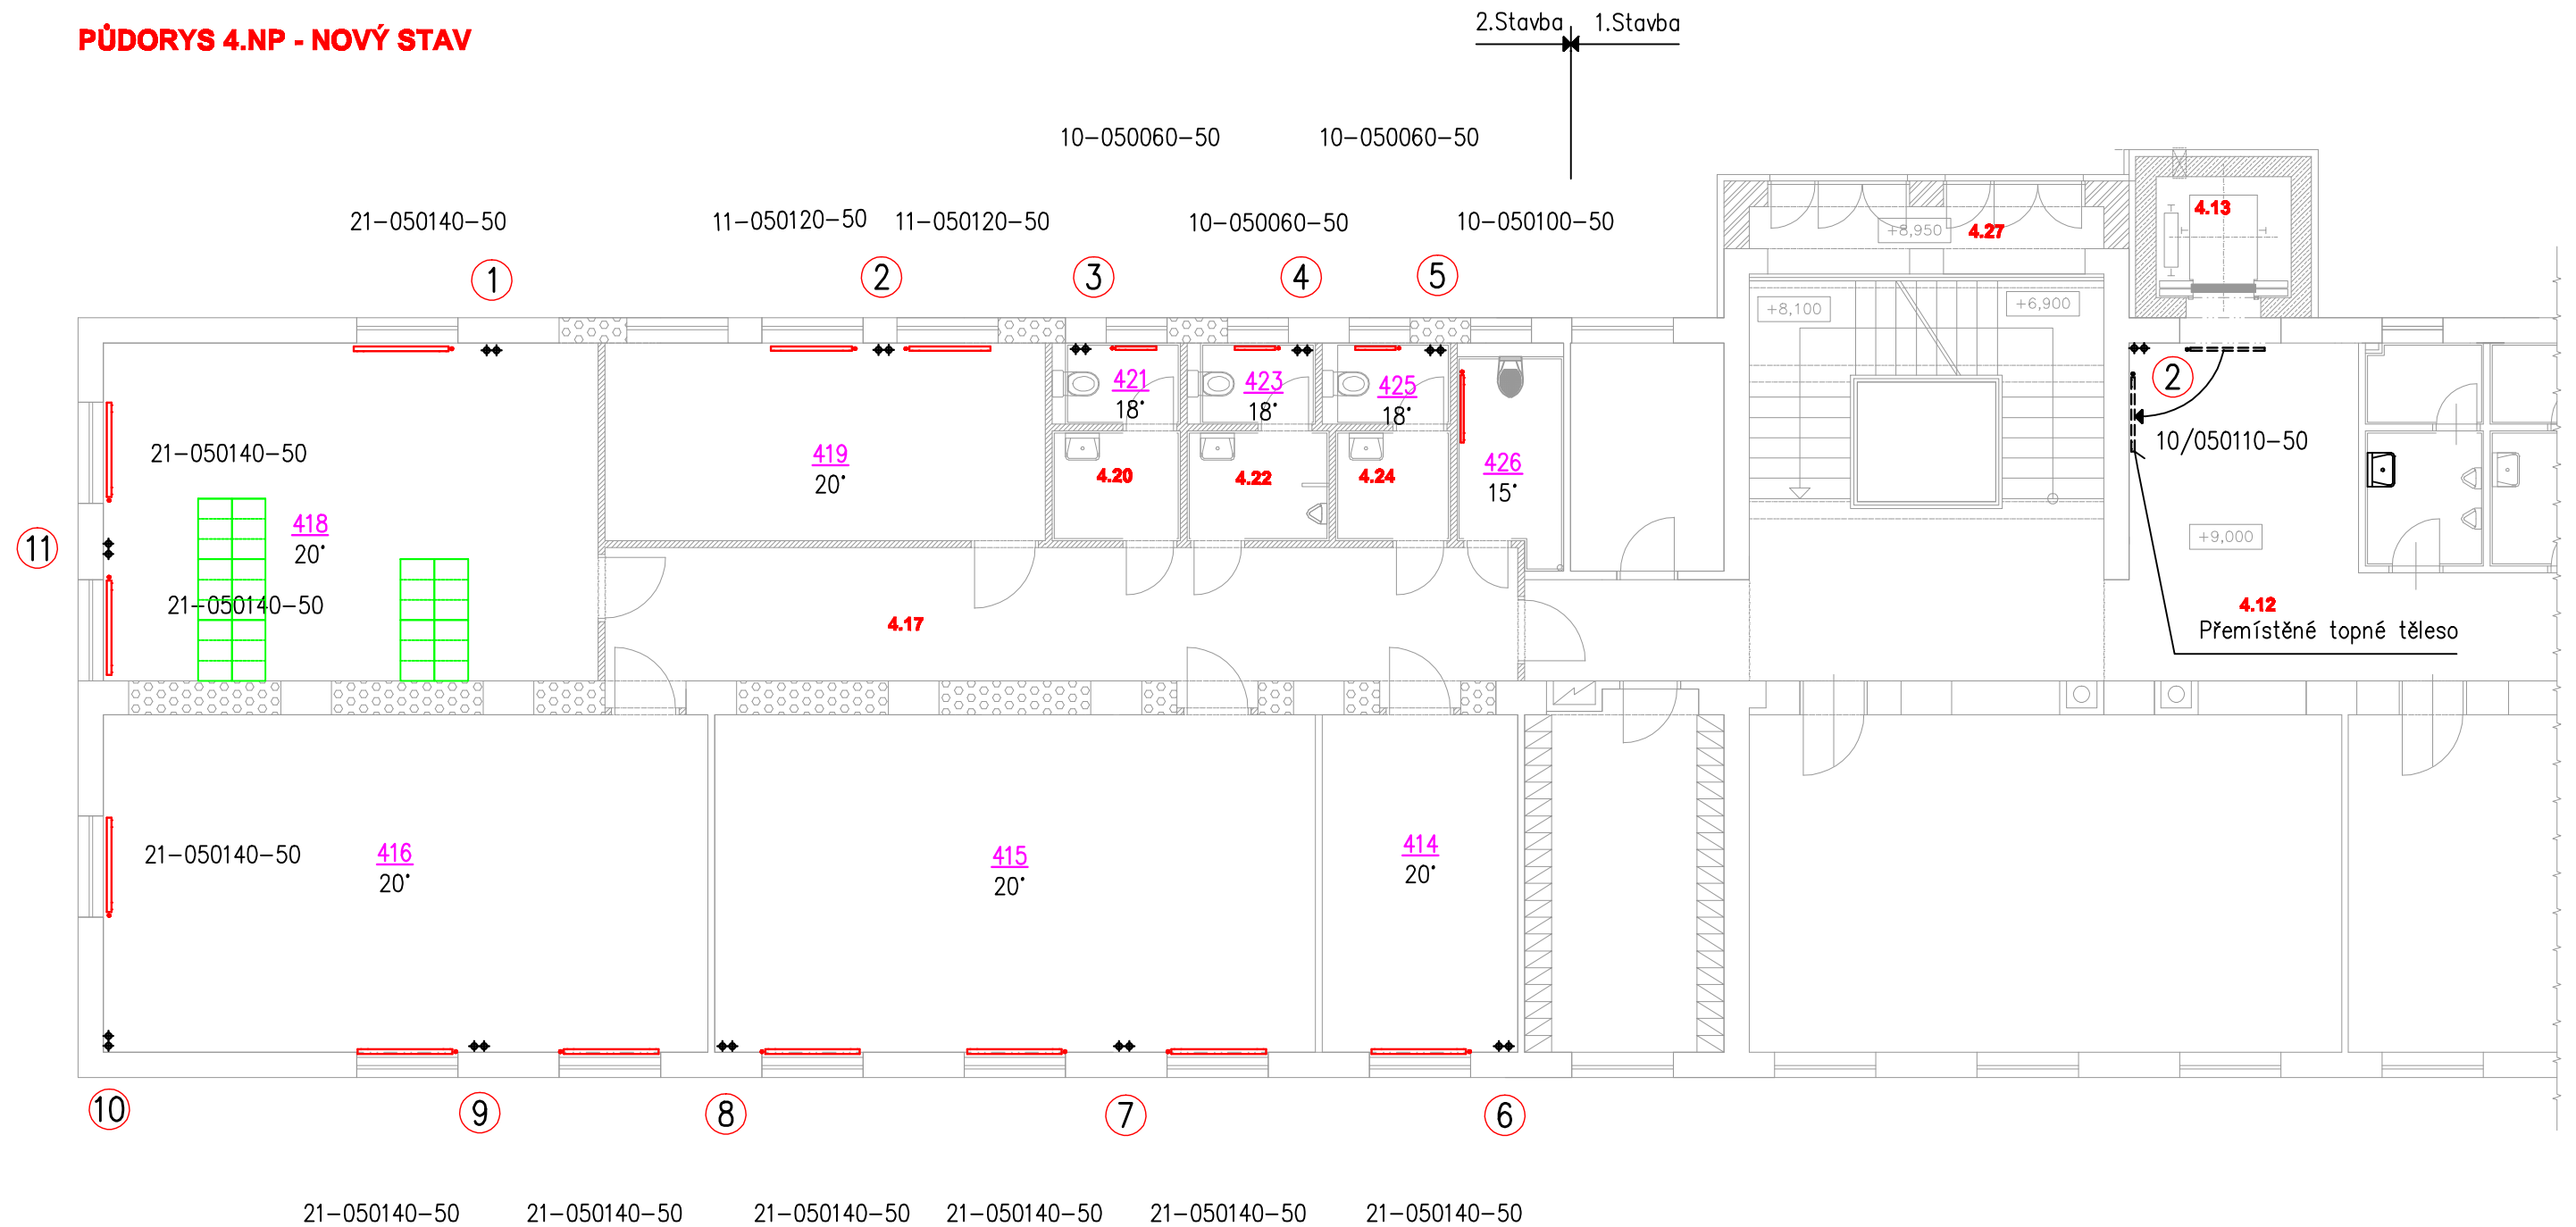

Č.M.	NÁZEV MÍSTNOSTI
4.12A	CHODBA
4.12B	CHODBA
4.13	VÝTAH
4.14	KABINET
4.15	SPECIÁLNÍ UČEBNA (DÍLNA)
4.16	SPECIÁLNÍ UČEBNA (DÍLNA)
4.17	CHODBA
4.18	ŠATNA
4.19	SPECIÁLNÍ UČEBNA
4.20	PŘEDSÍŇ WC–UČITELÉ
4.21	WC–UČITELÉ
4.22	PŘEDSÍŇ WC–PÁNSKÉ
4.23	WC–PÁNSKÉ
4.24	PŘEDSÍŇ WC–DÁMSKÉ
4.25	WC–DÁMSKÉ
4.26	ÚKLIDOVÁ KOMORA
4.27	ROZŠÍŘENÁ PODESTA SCHOD.

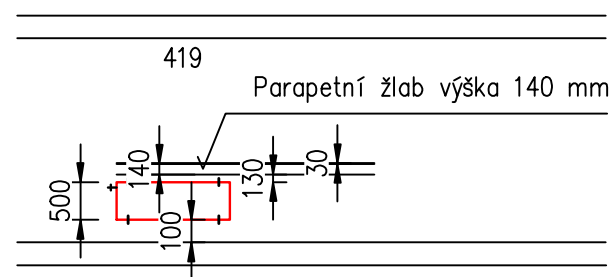

POZNÁMKA

==== Stávající topná tělesa
 == Nová topná tělesa

D.1.4.2 Zařízení pro vytápění staveb

Ved.projektant	Zodp.projektant	Vypracoval		
Luboš Beneda	Petr Tauber			
InvestorSTŘEDNÍ ODBORNÉ UČILIŠTĚ ELEKTROTECHNICKÉ, VEJPRNICKÁ 56, 318 00 PLZEŇ				
PROJEKTOVÁ DOKUMENTACE NA OPRAVY ČÁSTI PAVILONU "6" SOUE PLZEŇ–2.STAVBA			Formát	2 A4
			Datum	10/2016
			Stupeň	DSP
			Zak.číslo	16/47
Půdorys 4.NP			Měřítko 1:100	Č.výkresu 5