


# PŮDORYS 3.NP

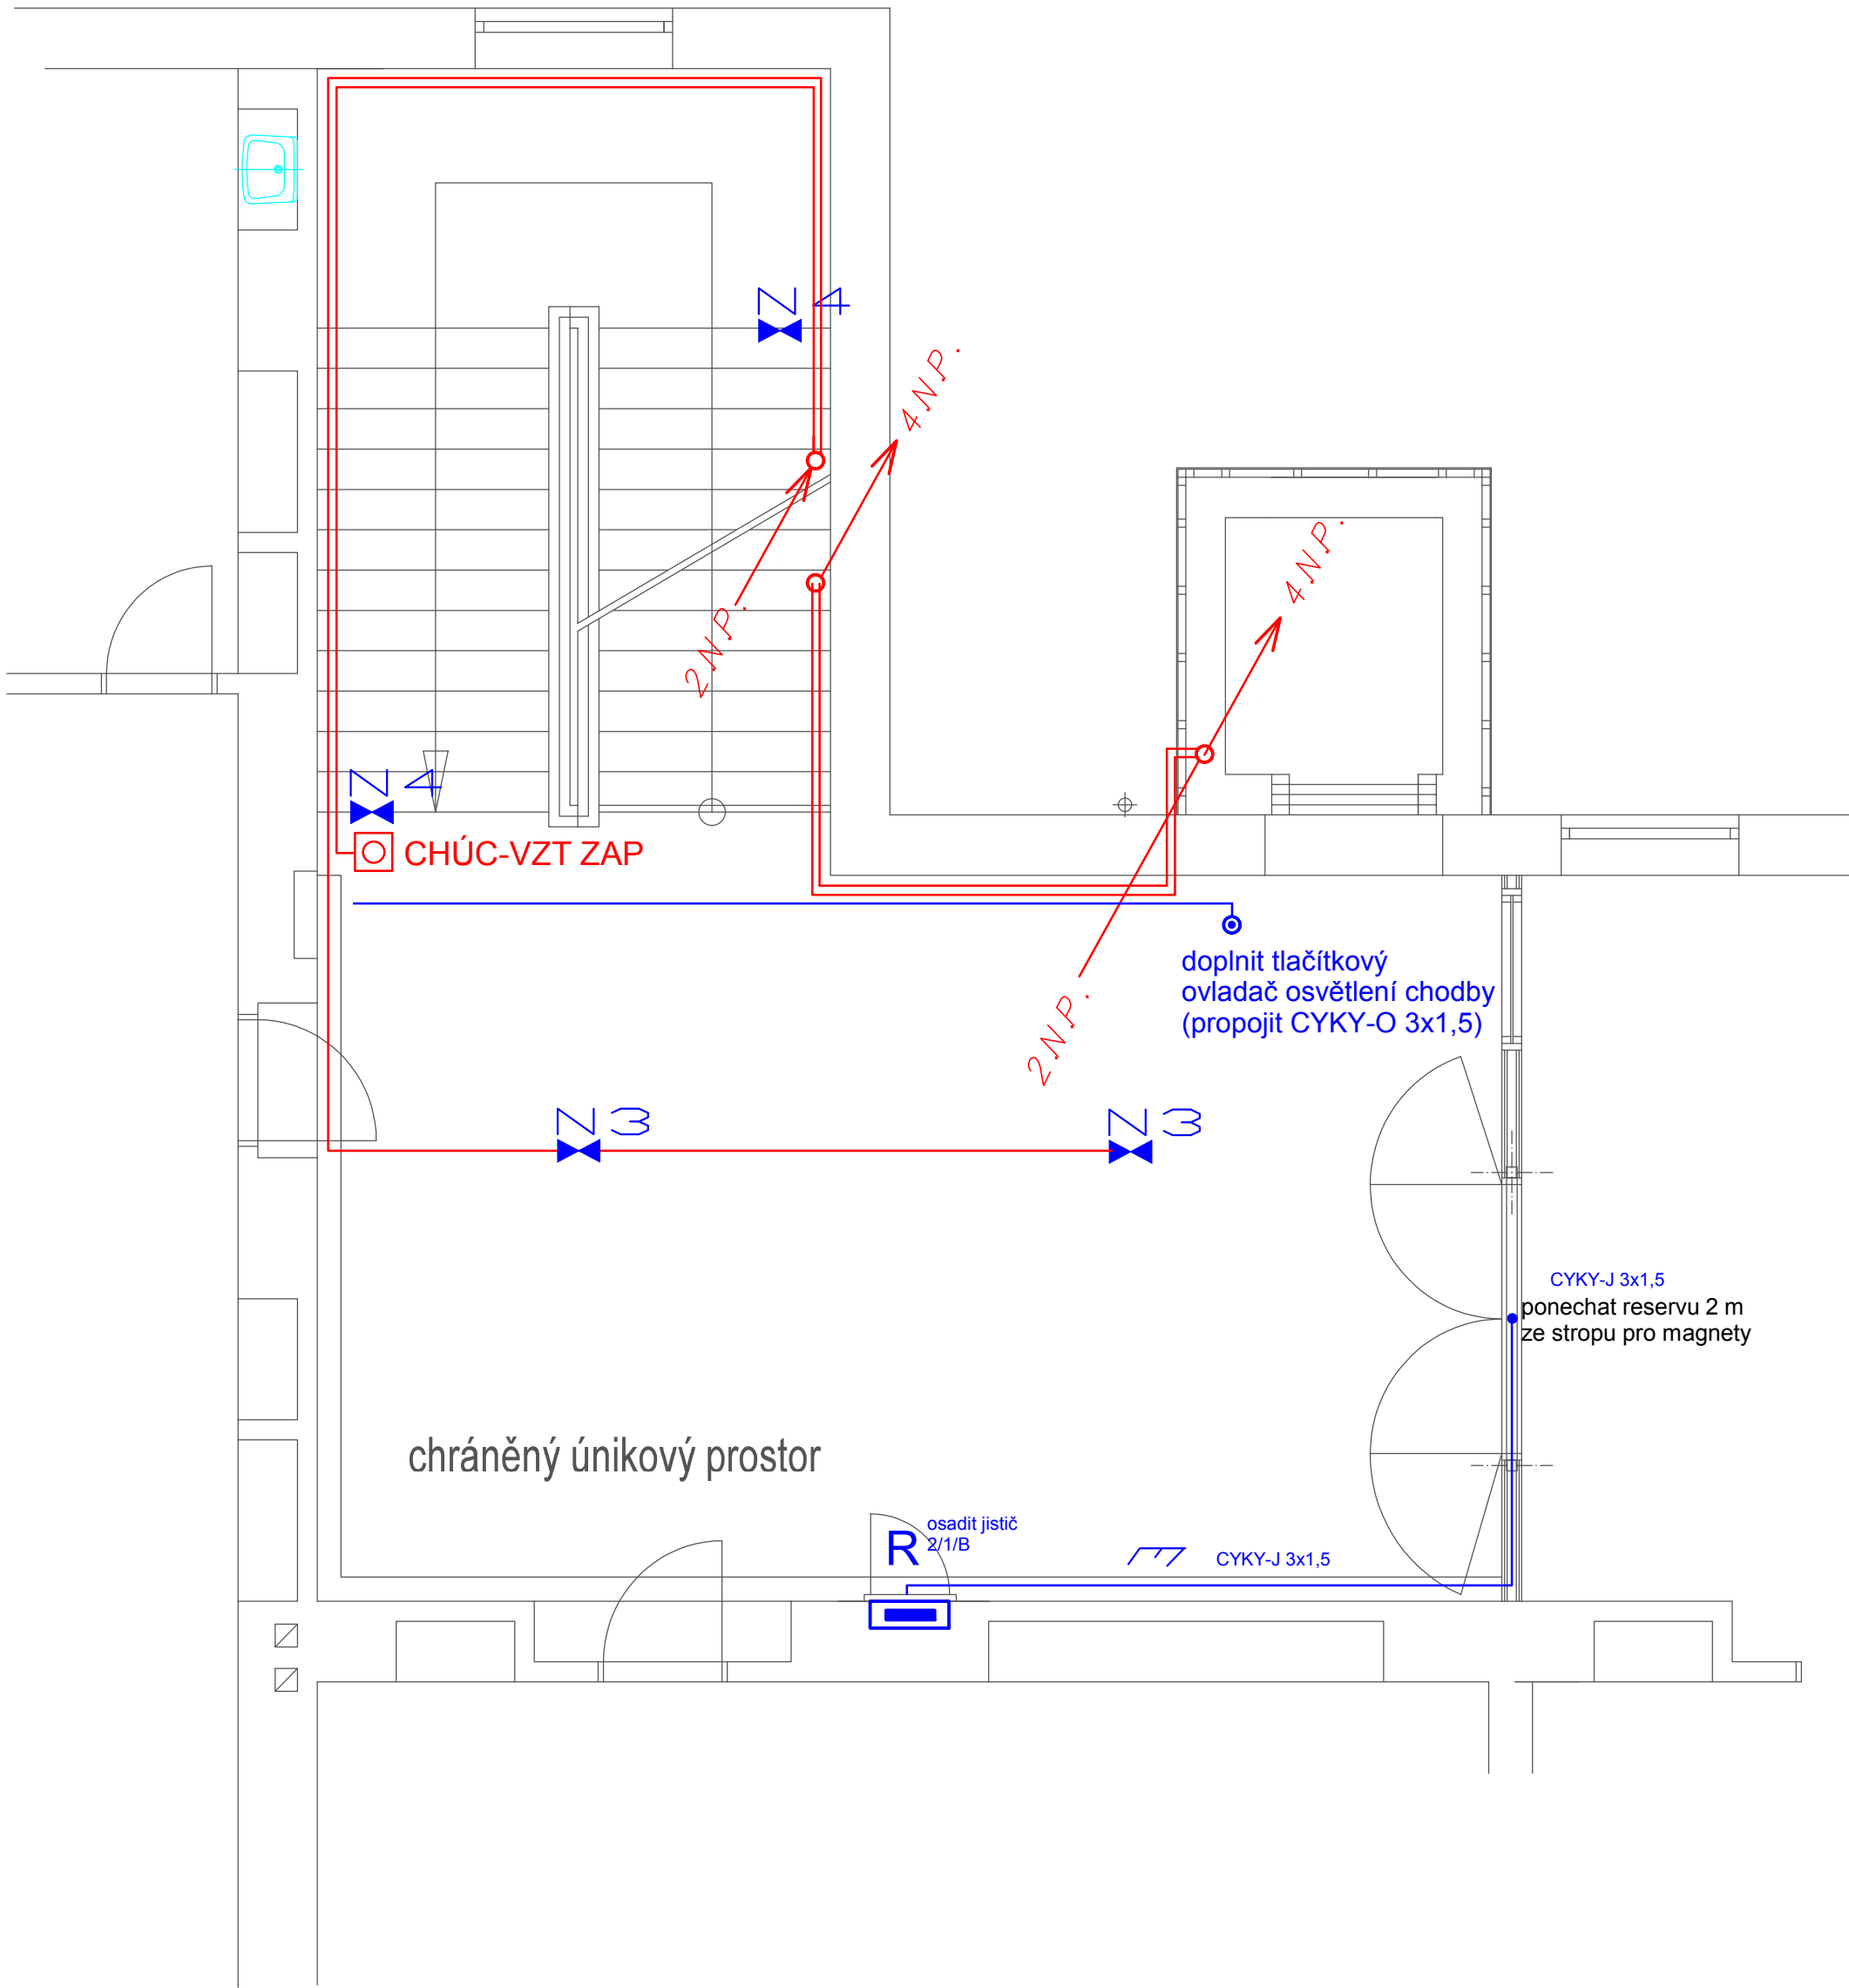

Ing. Pavel Hlavatý U Retexu 624, 339 01 Klatovy IČO: 446 40 951		
Zodpovědný projektant: Ing. Pavel Hlavatý		
Stavebník:	Gymnázium Jaroslava Vrchlického Klatovy	Stavební úřad: Klatovy
Stavba:	VESTAVBA DO PŮDNÍHO PROSTORU + PŘÍSTAVBA VÝTAHU GYMNÁZIUM KLATOVY NÁR. MUČEDNÍKŮ 347	Účel: DSP
Obsah: D.1.4.2 Elektro + hromosvod Elektroinstalace 3.NP		Č. zakázky: 019/2016
		Datum: 08/2016
		Měřítko: 1:50
		Číslo přílohy: D.1.4.2.6