


- PARAPETNÍ ŽLAB PK 160x65

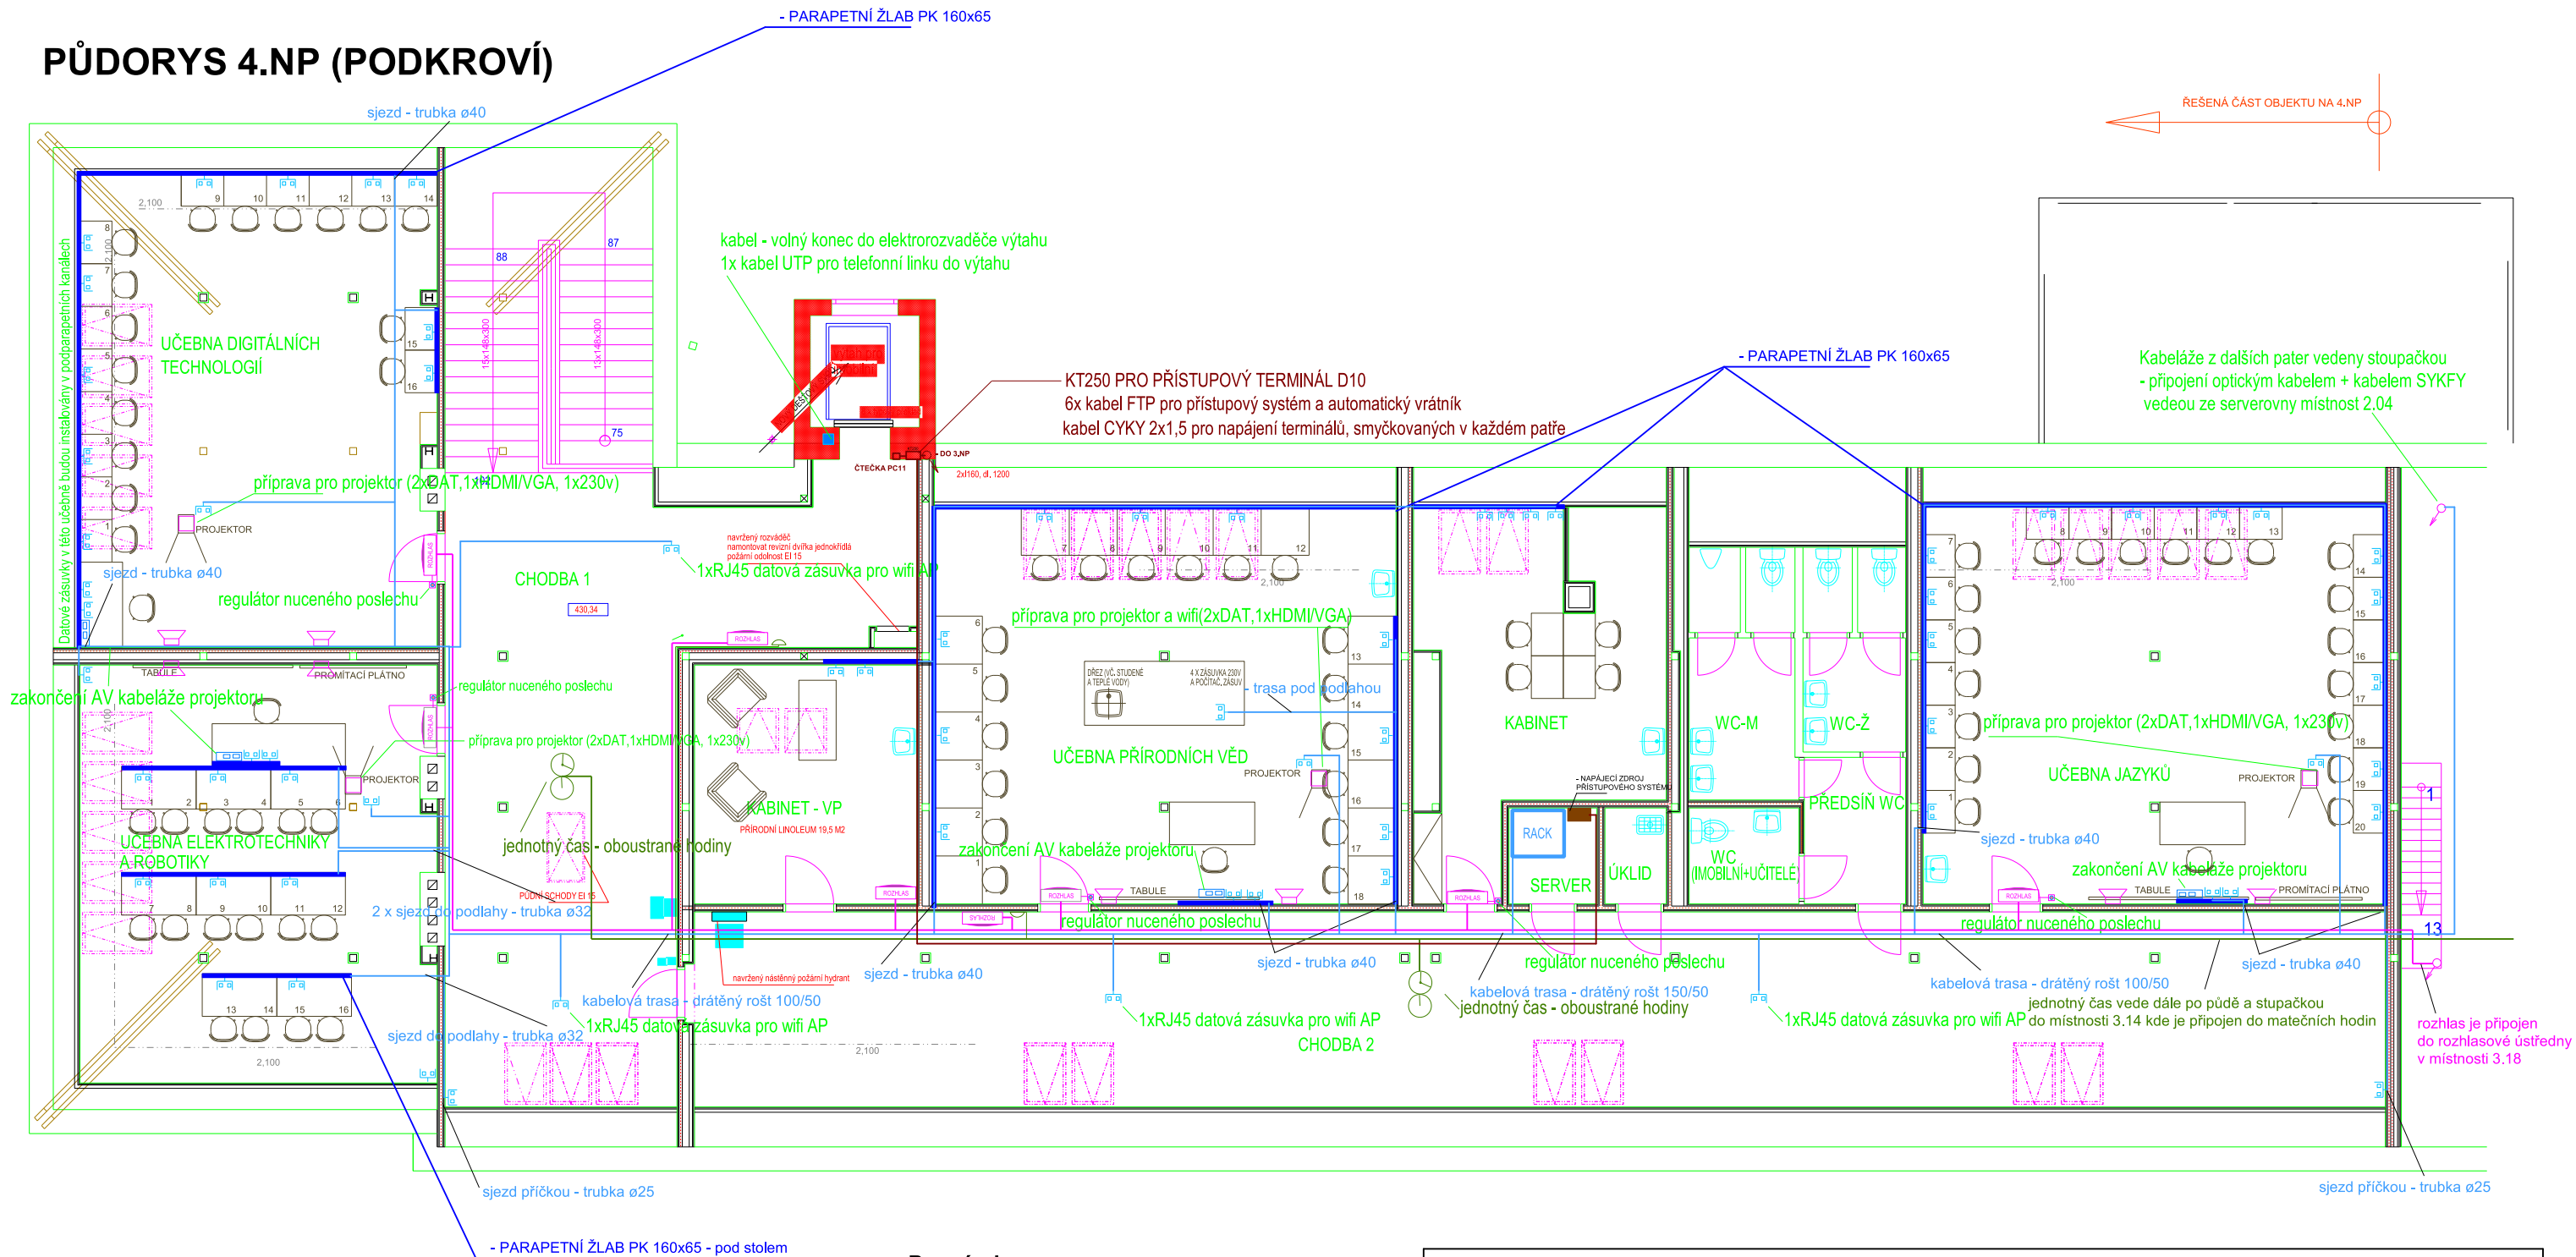

Kabelová trasy jsou vyznačeny schématicky a je nutno je přizpůsobit podmínkám stavby



MĚŘÍTKO: 1:100

VÝKRES: D.1.4.3 Slaboproudé rozvody - PŮDORYS 4.NP

AKCE: VESTAVBA DO PŮDNÍHO PROSTORU + PŘÍSTAVBA VÝTAHU - GYMNÁZIUM KLATOVY


INVESTOR: GYMNÁZIUM KLATOVY, NÁR. MUČEDNÍKŮ 347, KLATOVY


PROFESE: SLABOPROUDÉ INSTALACE

VÝTISK:


STUPEŇ PD: DPS


PŮDORYS 3.NP

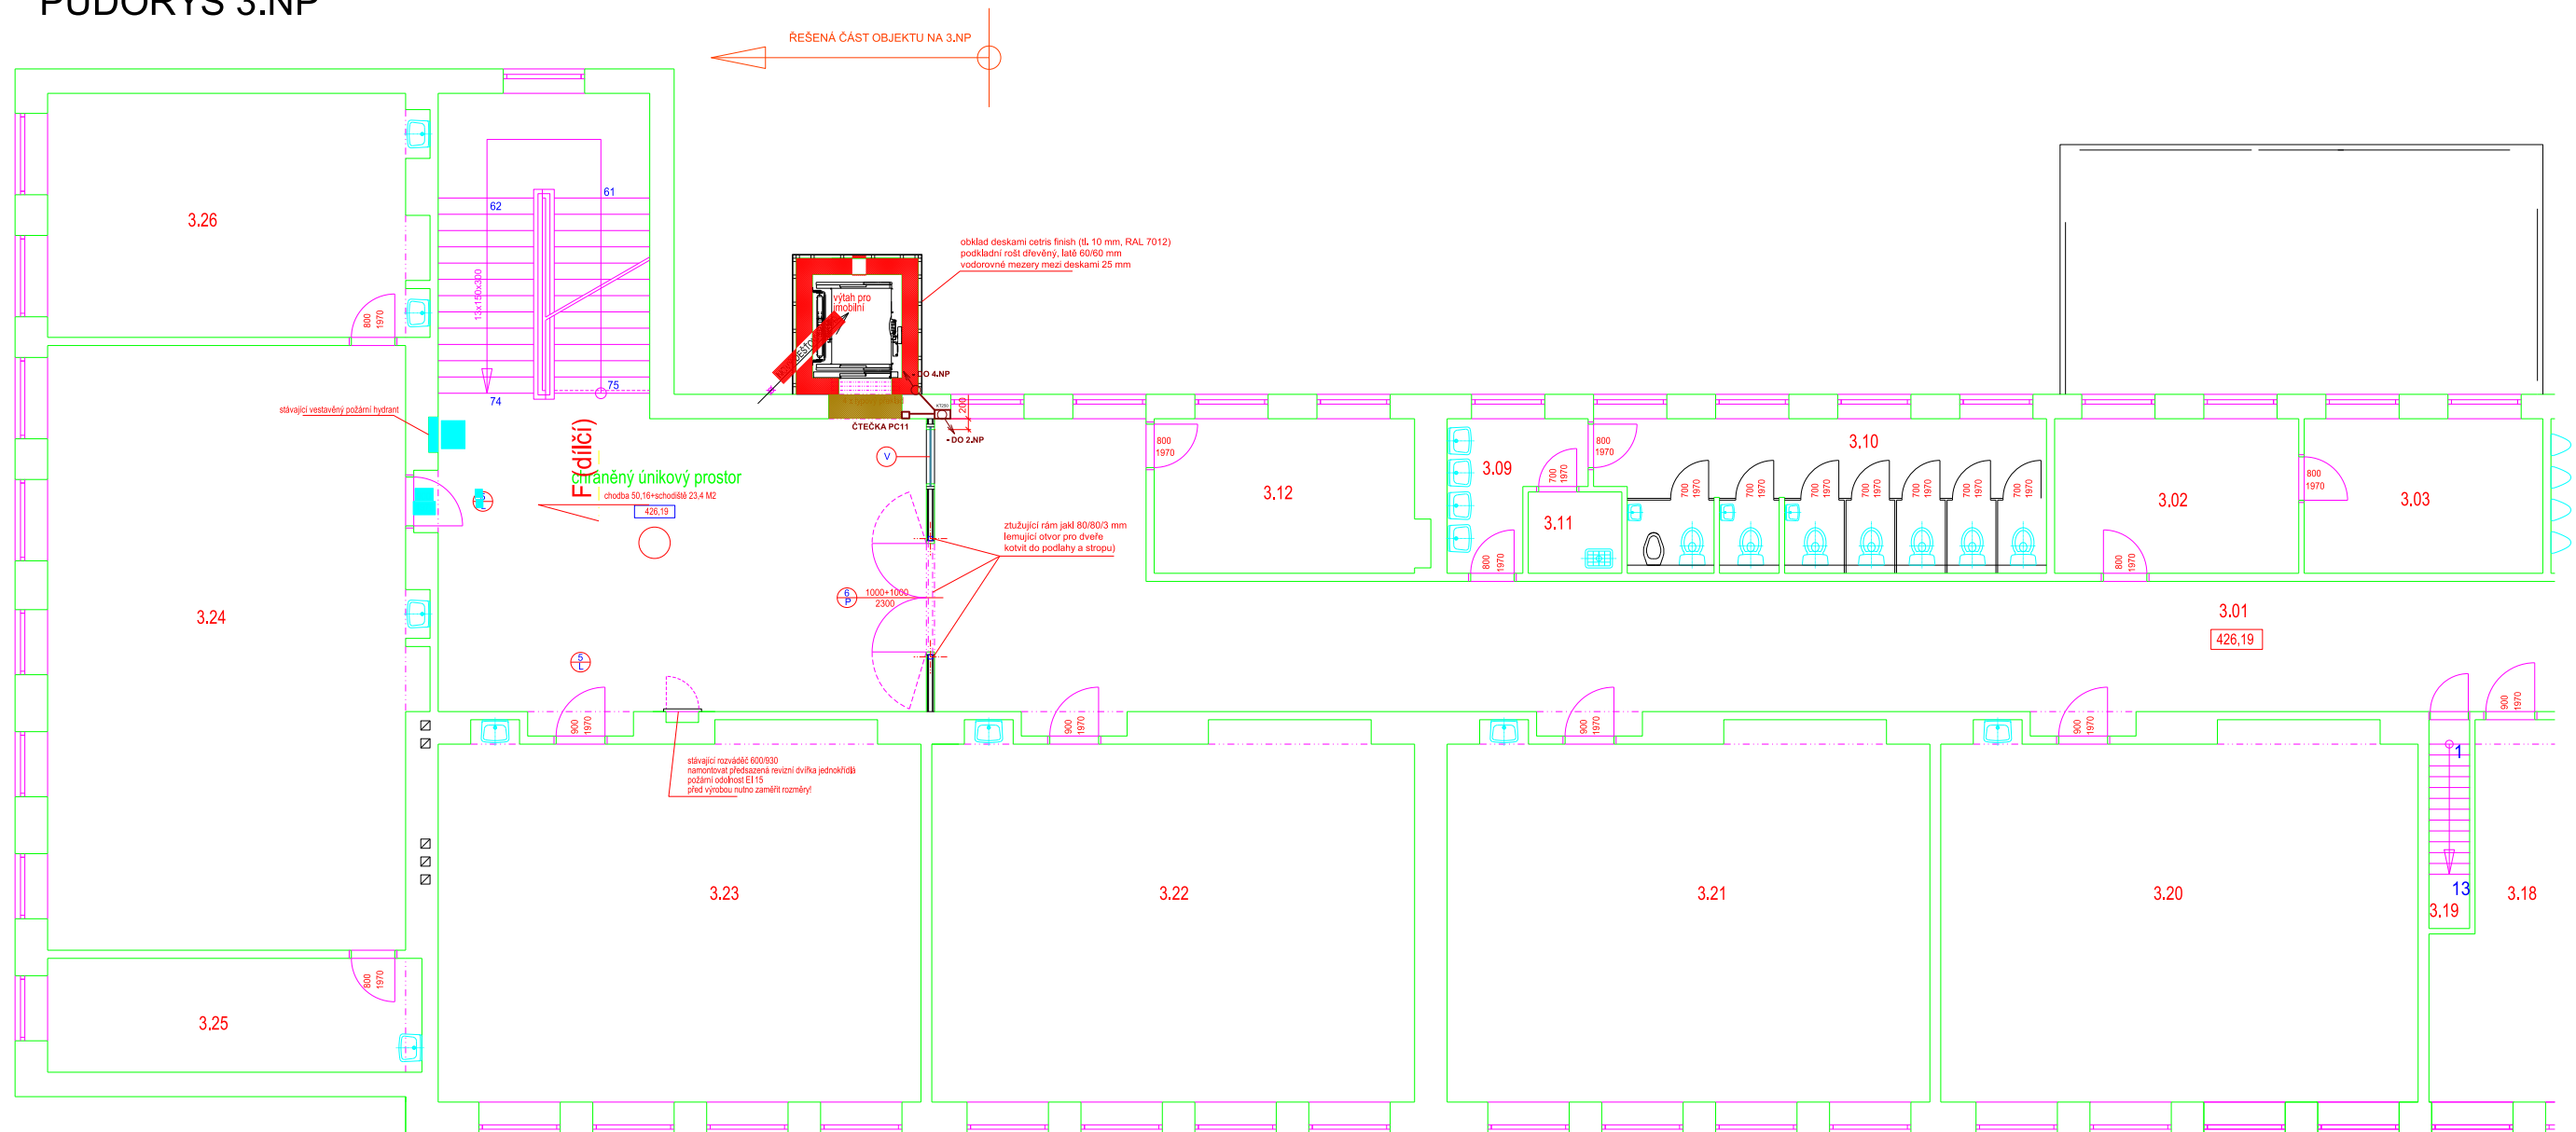


			5.května 831, Klatovy IV 339 01 KLATOVY IČ: 263 17 672 DIČ: CZ 26317672 www.hitel.cz		
KRESLIL: Tomáš Grim				MĚŘÍTKO: 1:100	
VÝKRES: D.1.4.3 Slaboproudé rozvody - PŮDORYS 3.NP					
AKCE: VESTAVBA DO PŮDNÍHO PROSTORU + PŘÍSTAVBA VÝTAHU - GYMNÁZIUM KLATOVY					
INVESTOR: GYMNÁZIUM KLATOVY, NÁR. MUČEDNÍKŮ 347, KLATOVY					
PROFESE: SLABOPROUDÉ INSTALACE					
DATUM: 22.1.2018			PODPIS:		VÝTISK:
STUPEŇ PD: DPS					

PŮDORYS 2.NP

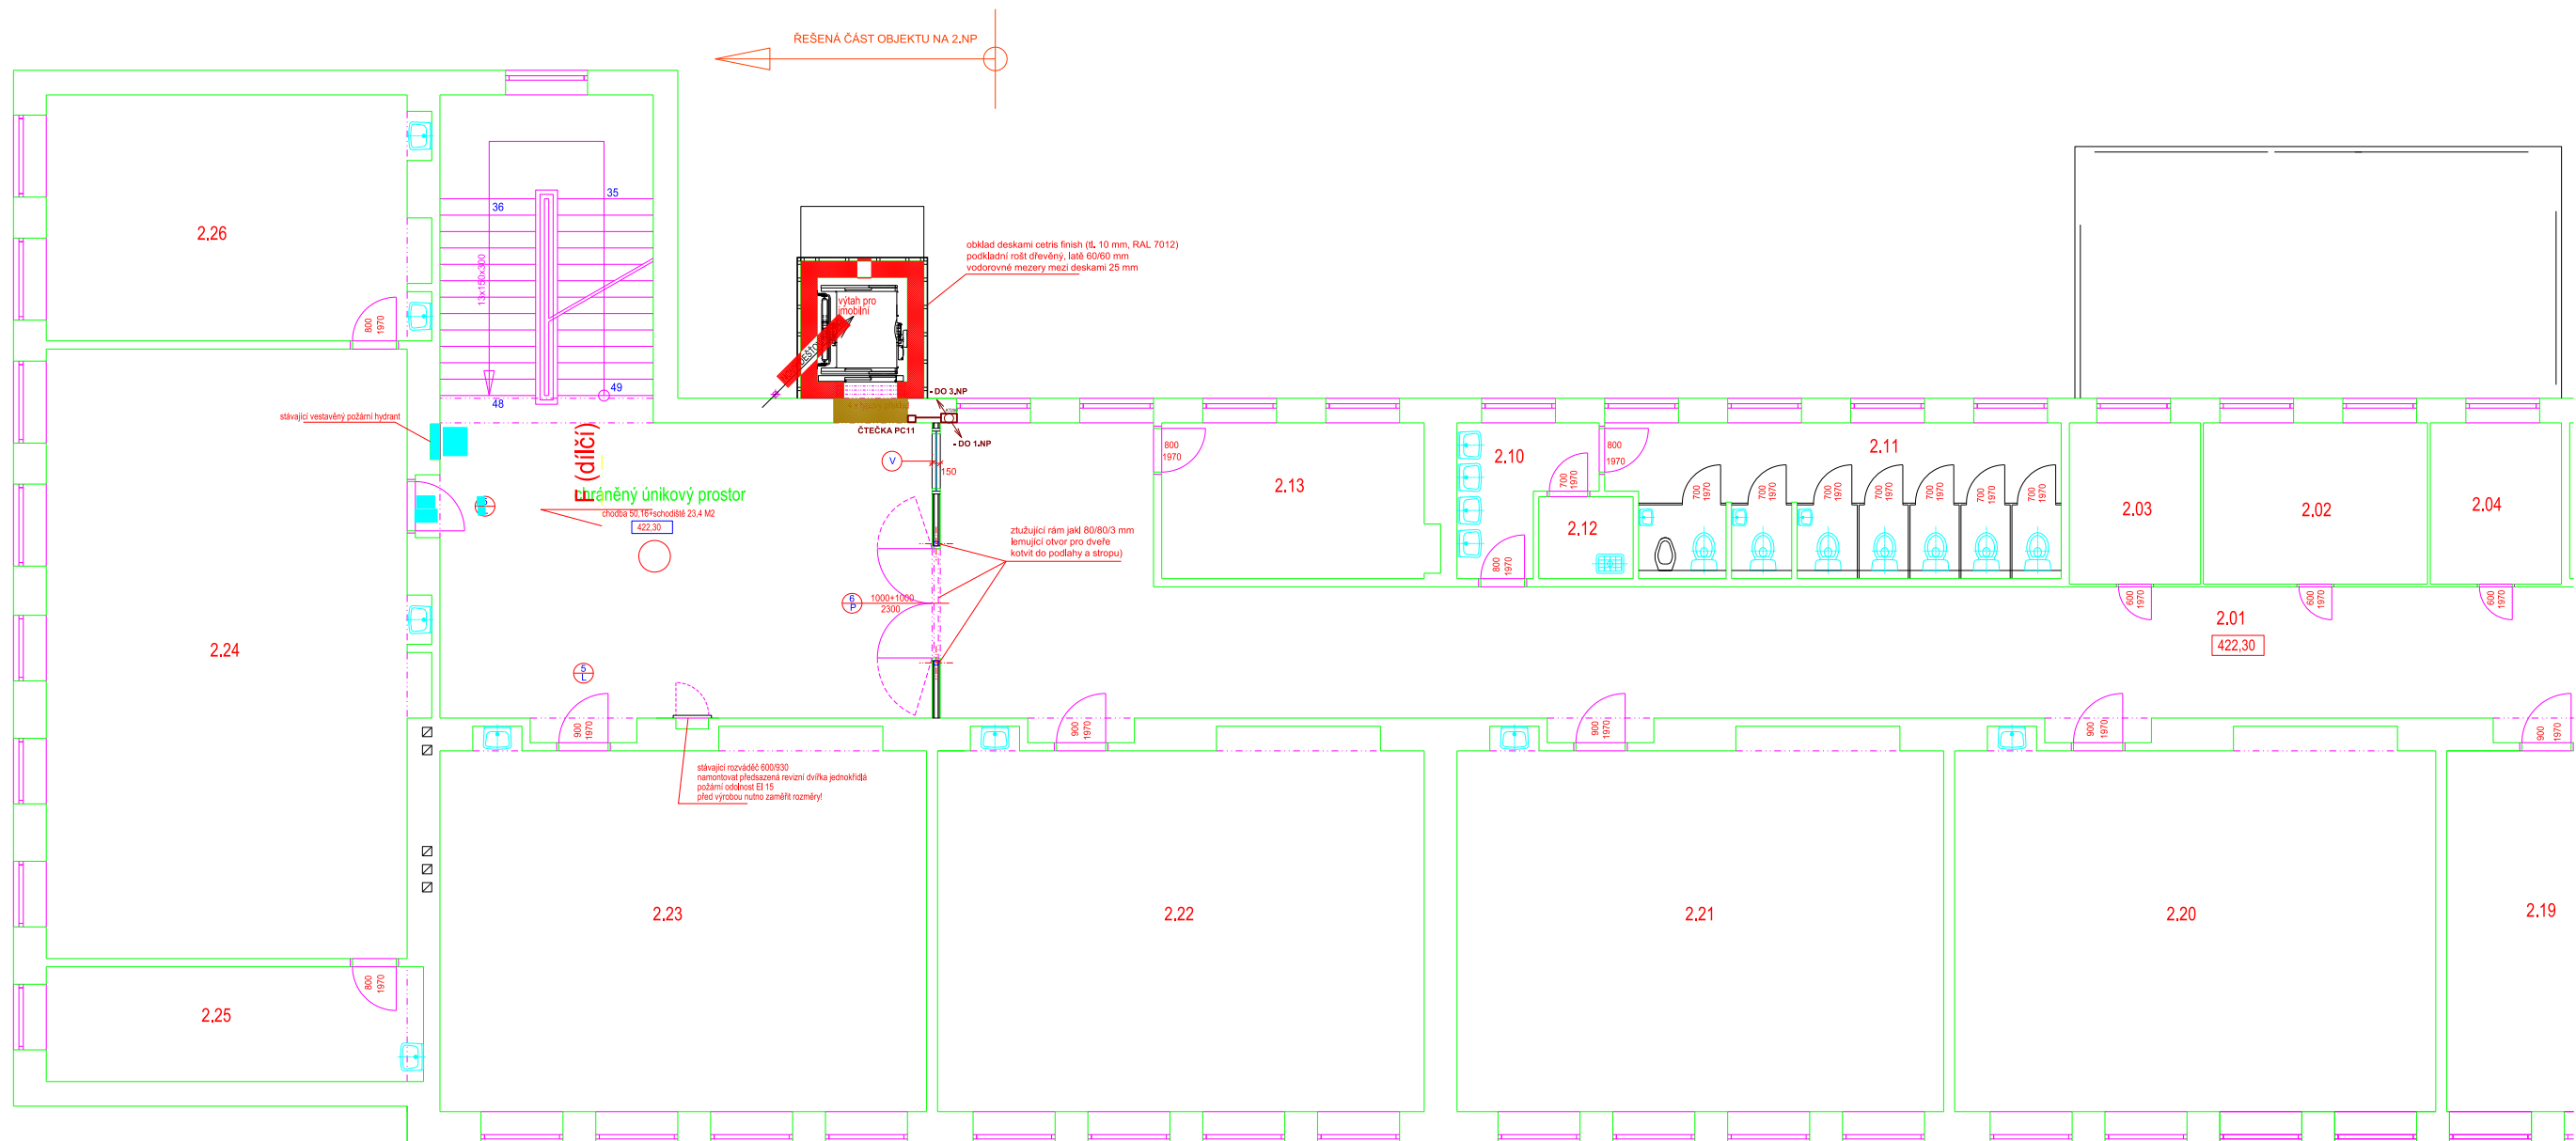

 <p>5.května 831, Klatovy IV 339 01 KLATOVY IČ: 263 17 672 DIČ: CZ 26317672 www.hitel.cz</p>		
KRESLIL: Tomáš Grim		MĚŘÍTKO: 1:100
VÝKRES: D.1.4.3 Slaboproudé rozvody - PŮDORYS 2.NP		
AKCE: VESTAVBA DO PŮDNÍHO PROSTORU + PŘÍSTAVBA VÝTAHU - GYMNÁZIUM KLATOVY		
INVESTOR: GYMNÁZIUM KLATOVY, NÁR. MUČEDNÍKŮ 347, KLATOVY		
PROFESE: SLABOPROUDÉ INSTALACE		
DATUM: 22.1.2018	PODPIS:	VÝTISK:
STUPEŇ PD: DPS		


PŮDORYS 1.NP

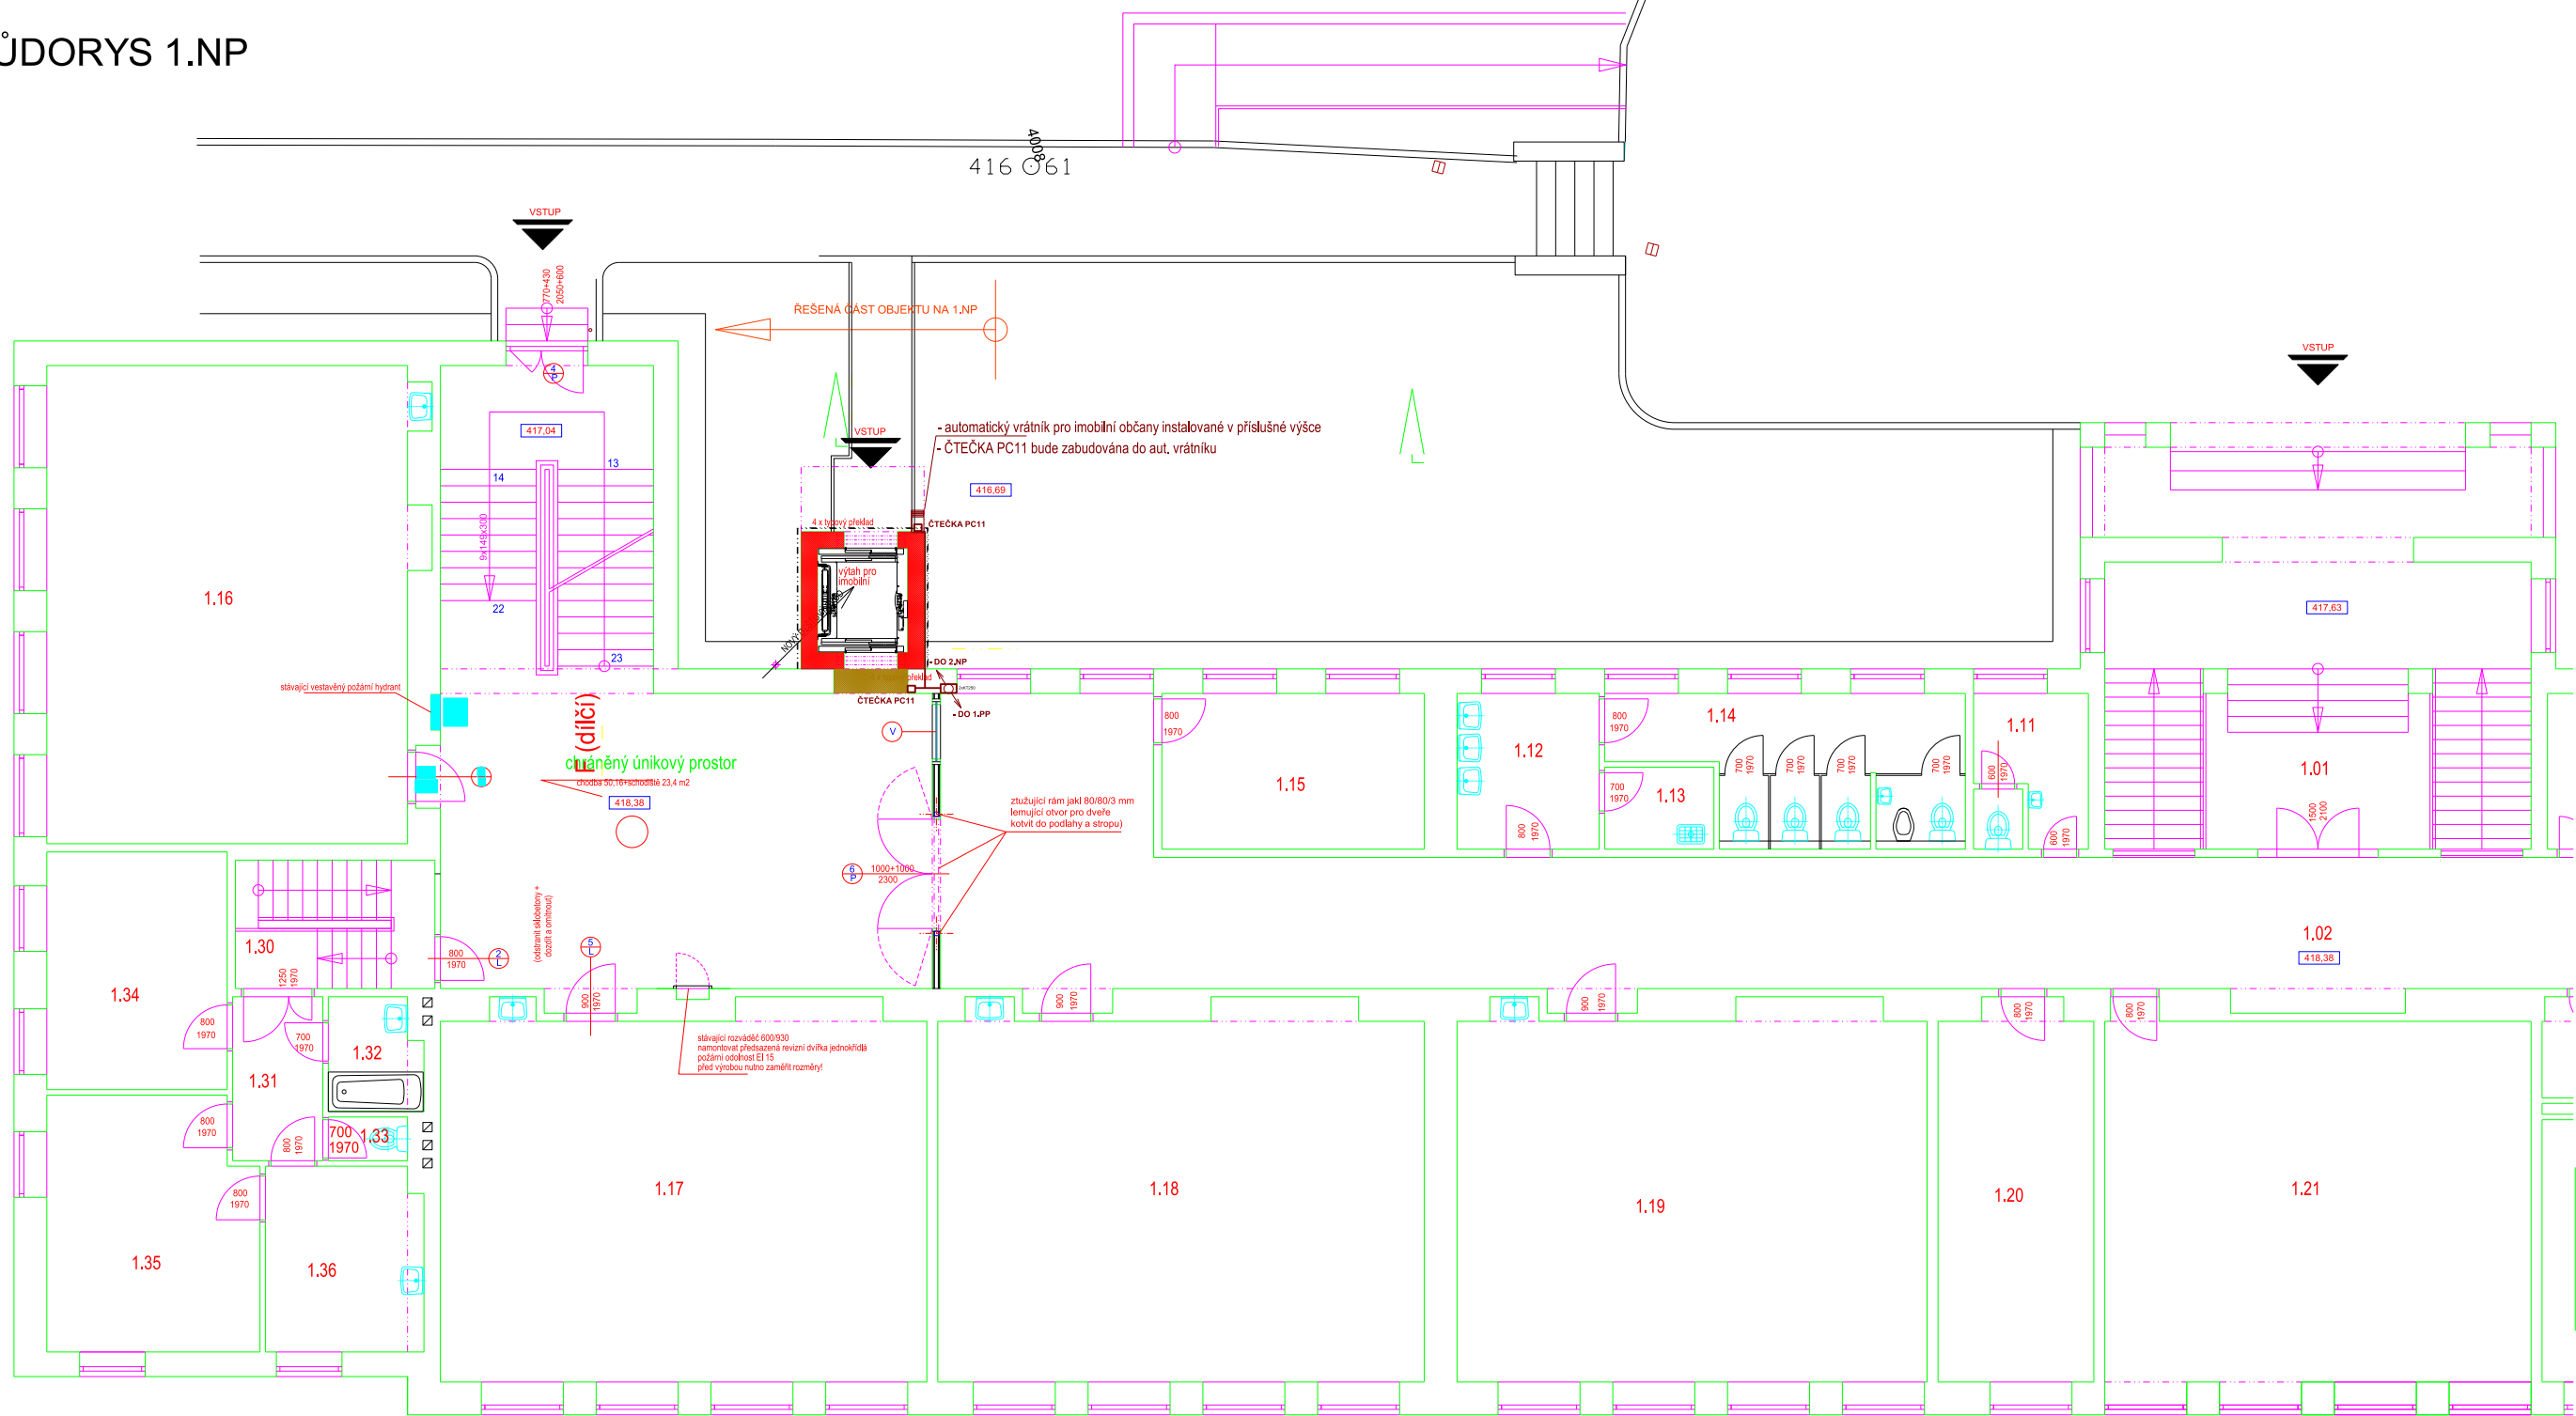

5.května 831, Klatovy IV
339 01 KLATOVY
IČ: 263 17 672
DIČ: CZ 26317672
www.hitel.cz

KRESLIL: Tomáš Grim		MĚŘÍTKO: 1:100
VÝKRES: D.1.4.3 Slaboproudé rozvody - PŮDORYS 1.NP		
AKCE: VESTAVBA DO PŮDNÍHO PROSTORU + PŘÍSTAVBA VÝTAHU - GYMNÁZIUM KLATOVY		
INVESTOR: GYMNÁZIUM KLATOVY, NÁR. MUČEDNÍKŮ 347, KLATOVY		
PROFESE: SLABOPROUDÉ INSTALACE		
DATUM: 22.1.2018	PODPIS:	VÝTISK:
STUPEŇ PD: DPS		

PŮDORYS 1.PP

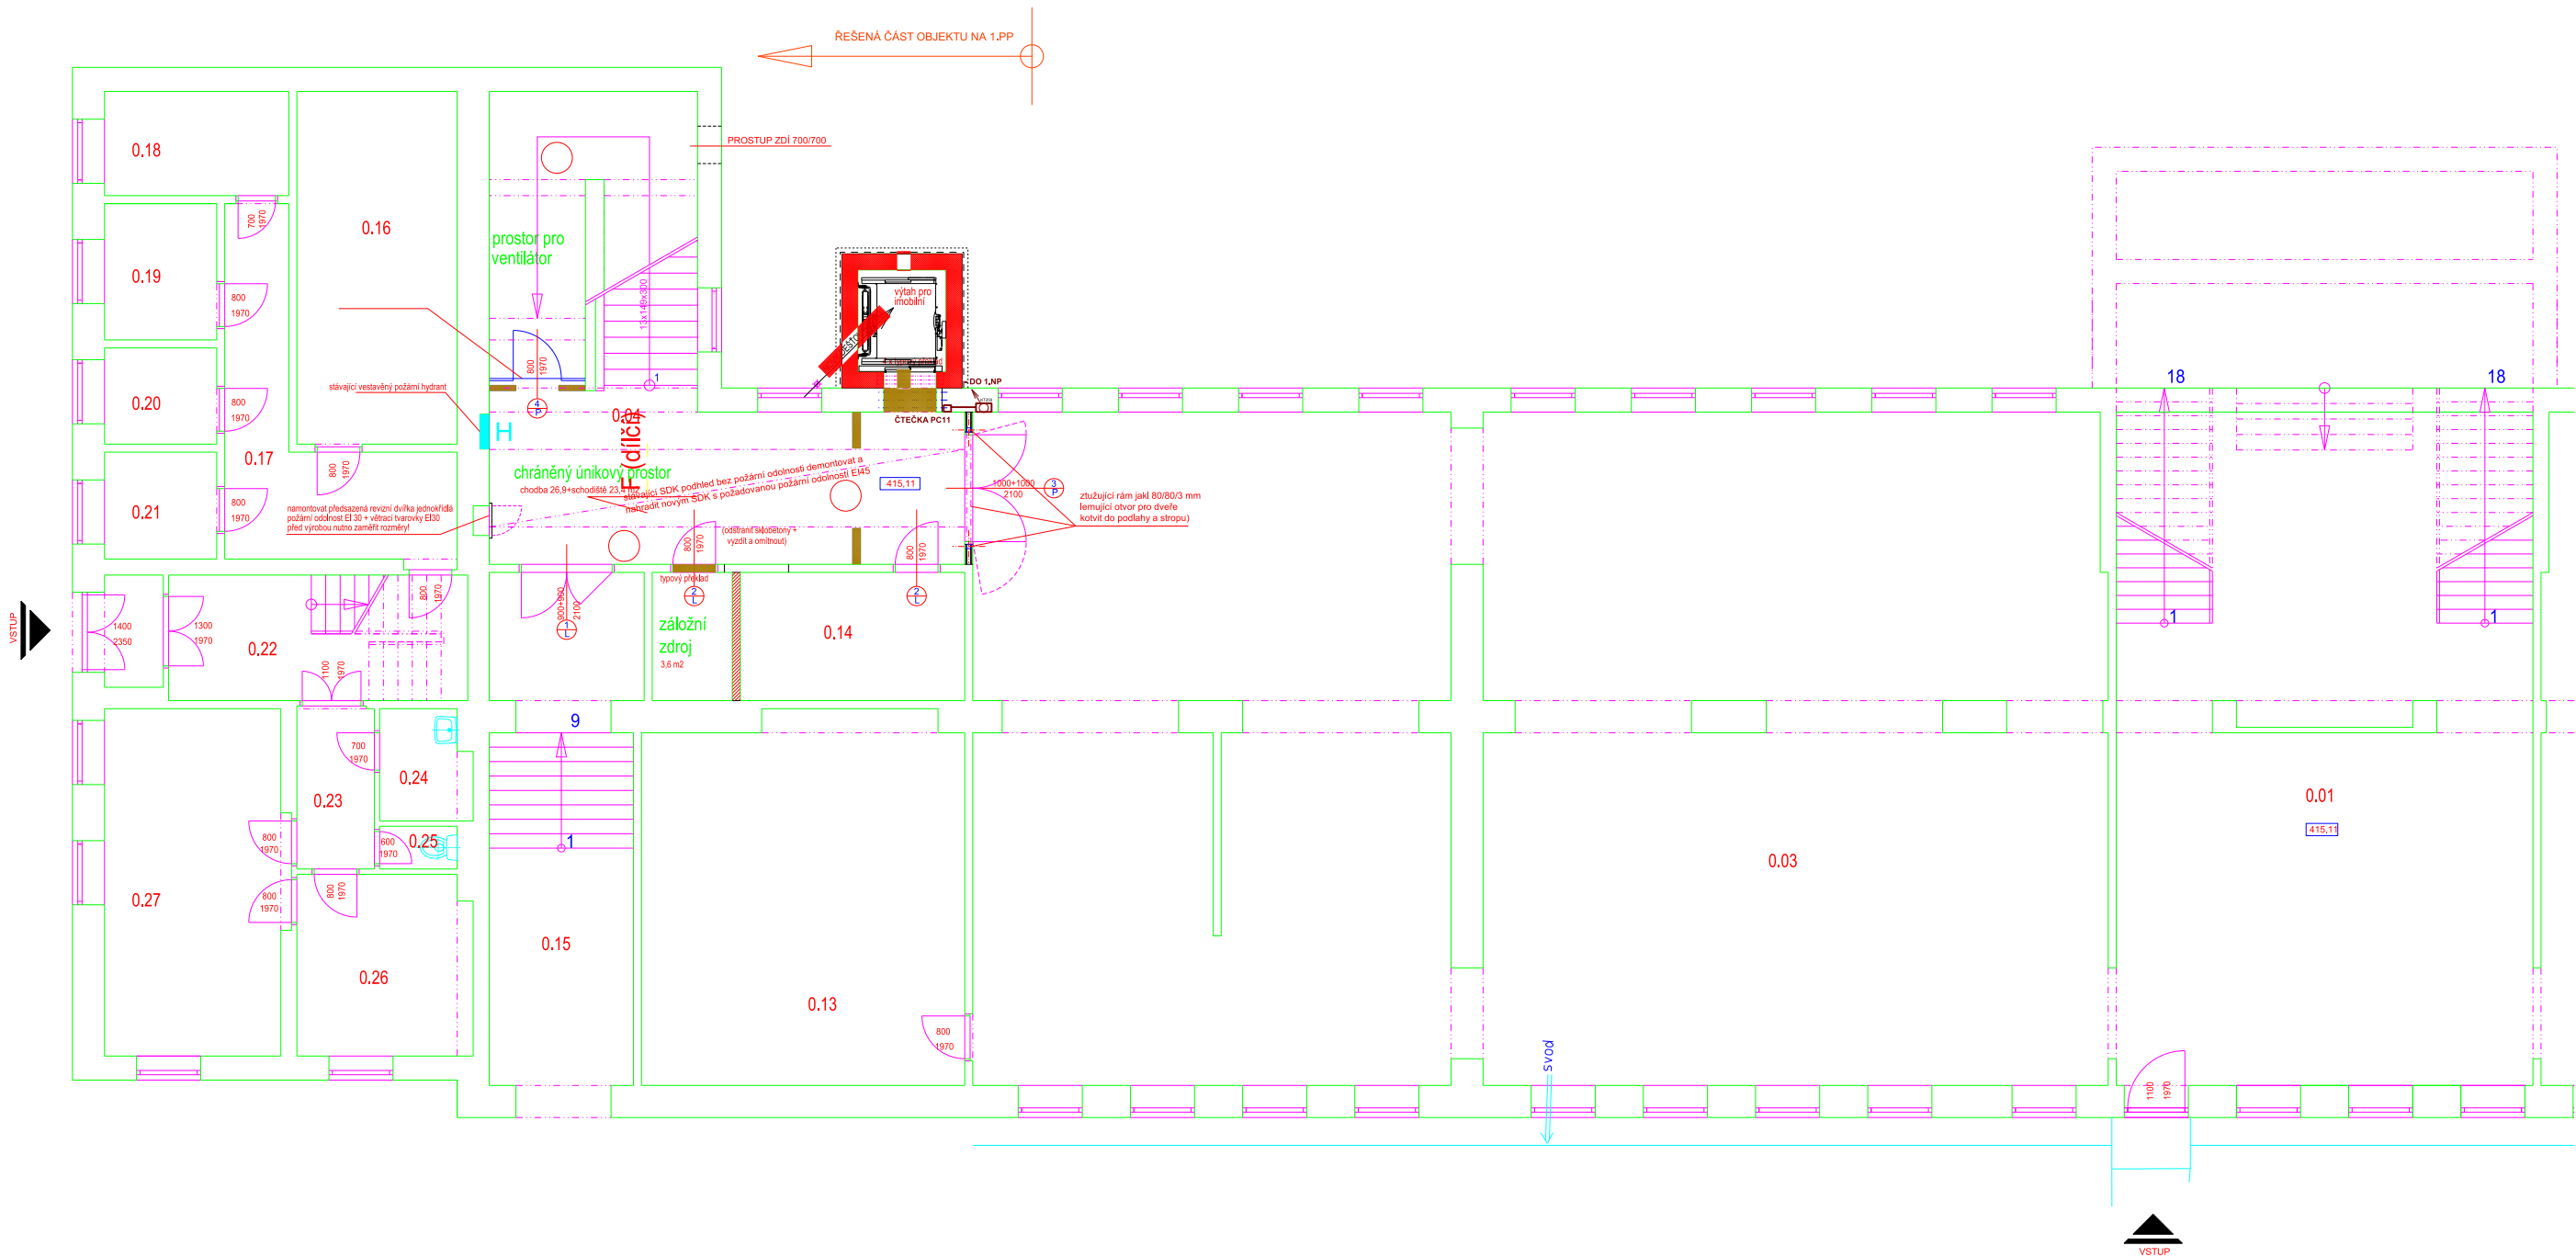

5.května 831, Klatovy IV
339 01 KLATOVY
IČ: 263 17 672
DIČ: CZ 26317672
www.hitel.cz

KRESLIL: Tomáš Grim		MĚŘÍTKO: 1:100
VÝKRES: D.1.4.3 Slaboproudé rozvody - PŮDORYS 1.PP		
AKCE: VESTAVBA DO PŮDNÍHO PROSTORU + PŘÍSTAVBA VÝTAHU - GYMNÁZIUM KLATOVY		
INVESTOR: GYMNÁZIUM KLATOVY, NÁR. MUČEDNÍKŮ 347, KLATOVY		
PROFESE: SLABOPROUDÉ INSTALACE		
DATUM: 22.1.2018	PODPIS:	VÝTISK:
STUPEŇ PD: DPS		