
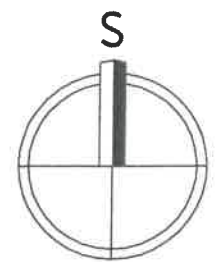


SITUACE ŠIRŠÍCH VZTAHŮ

M 1:1000

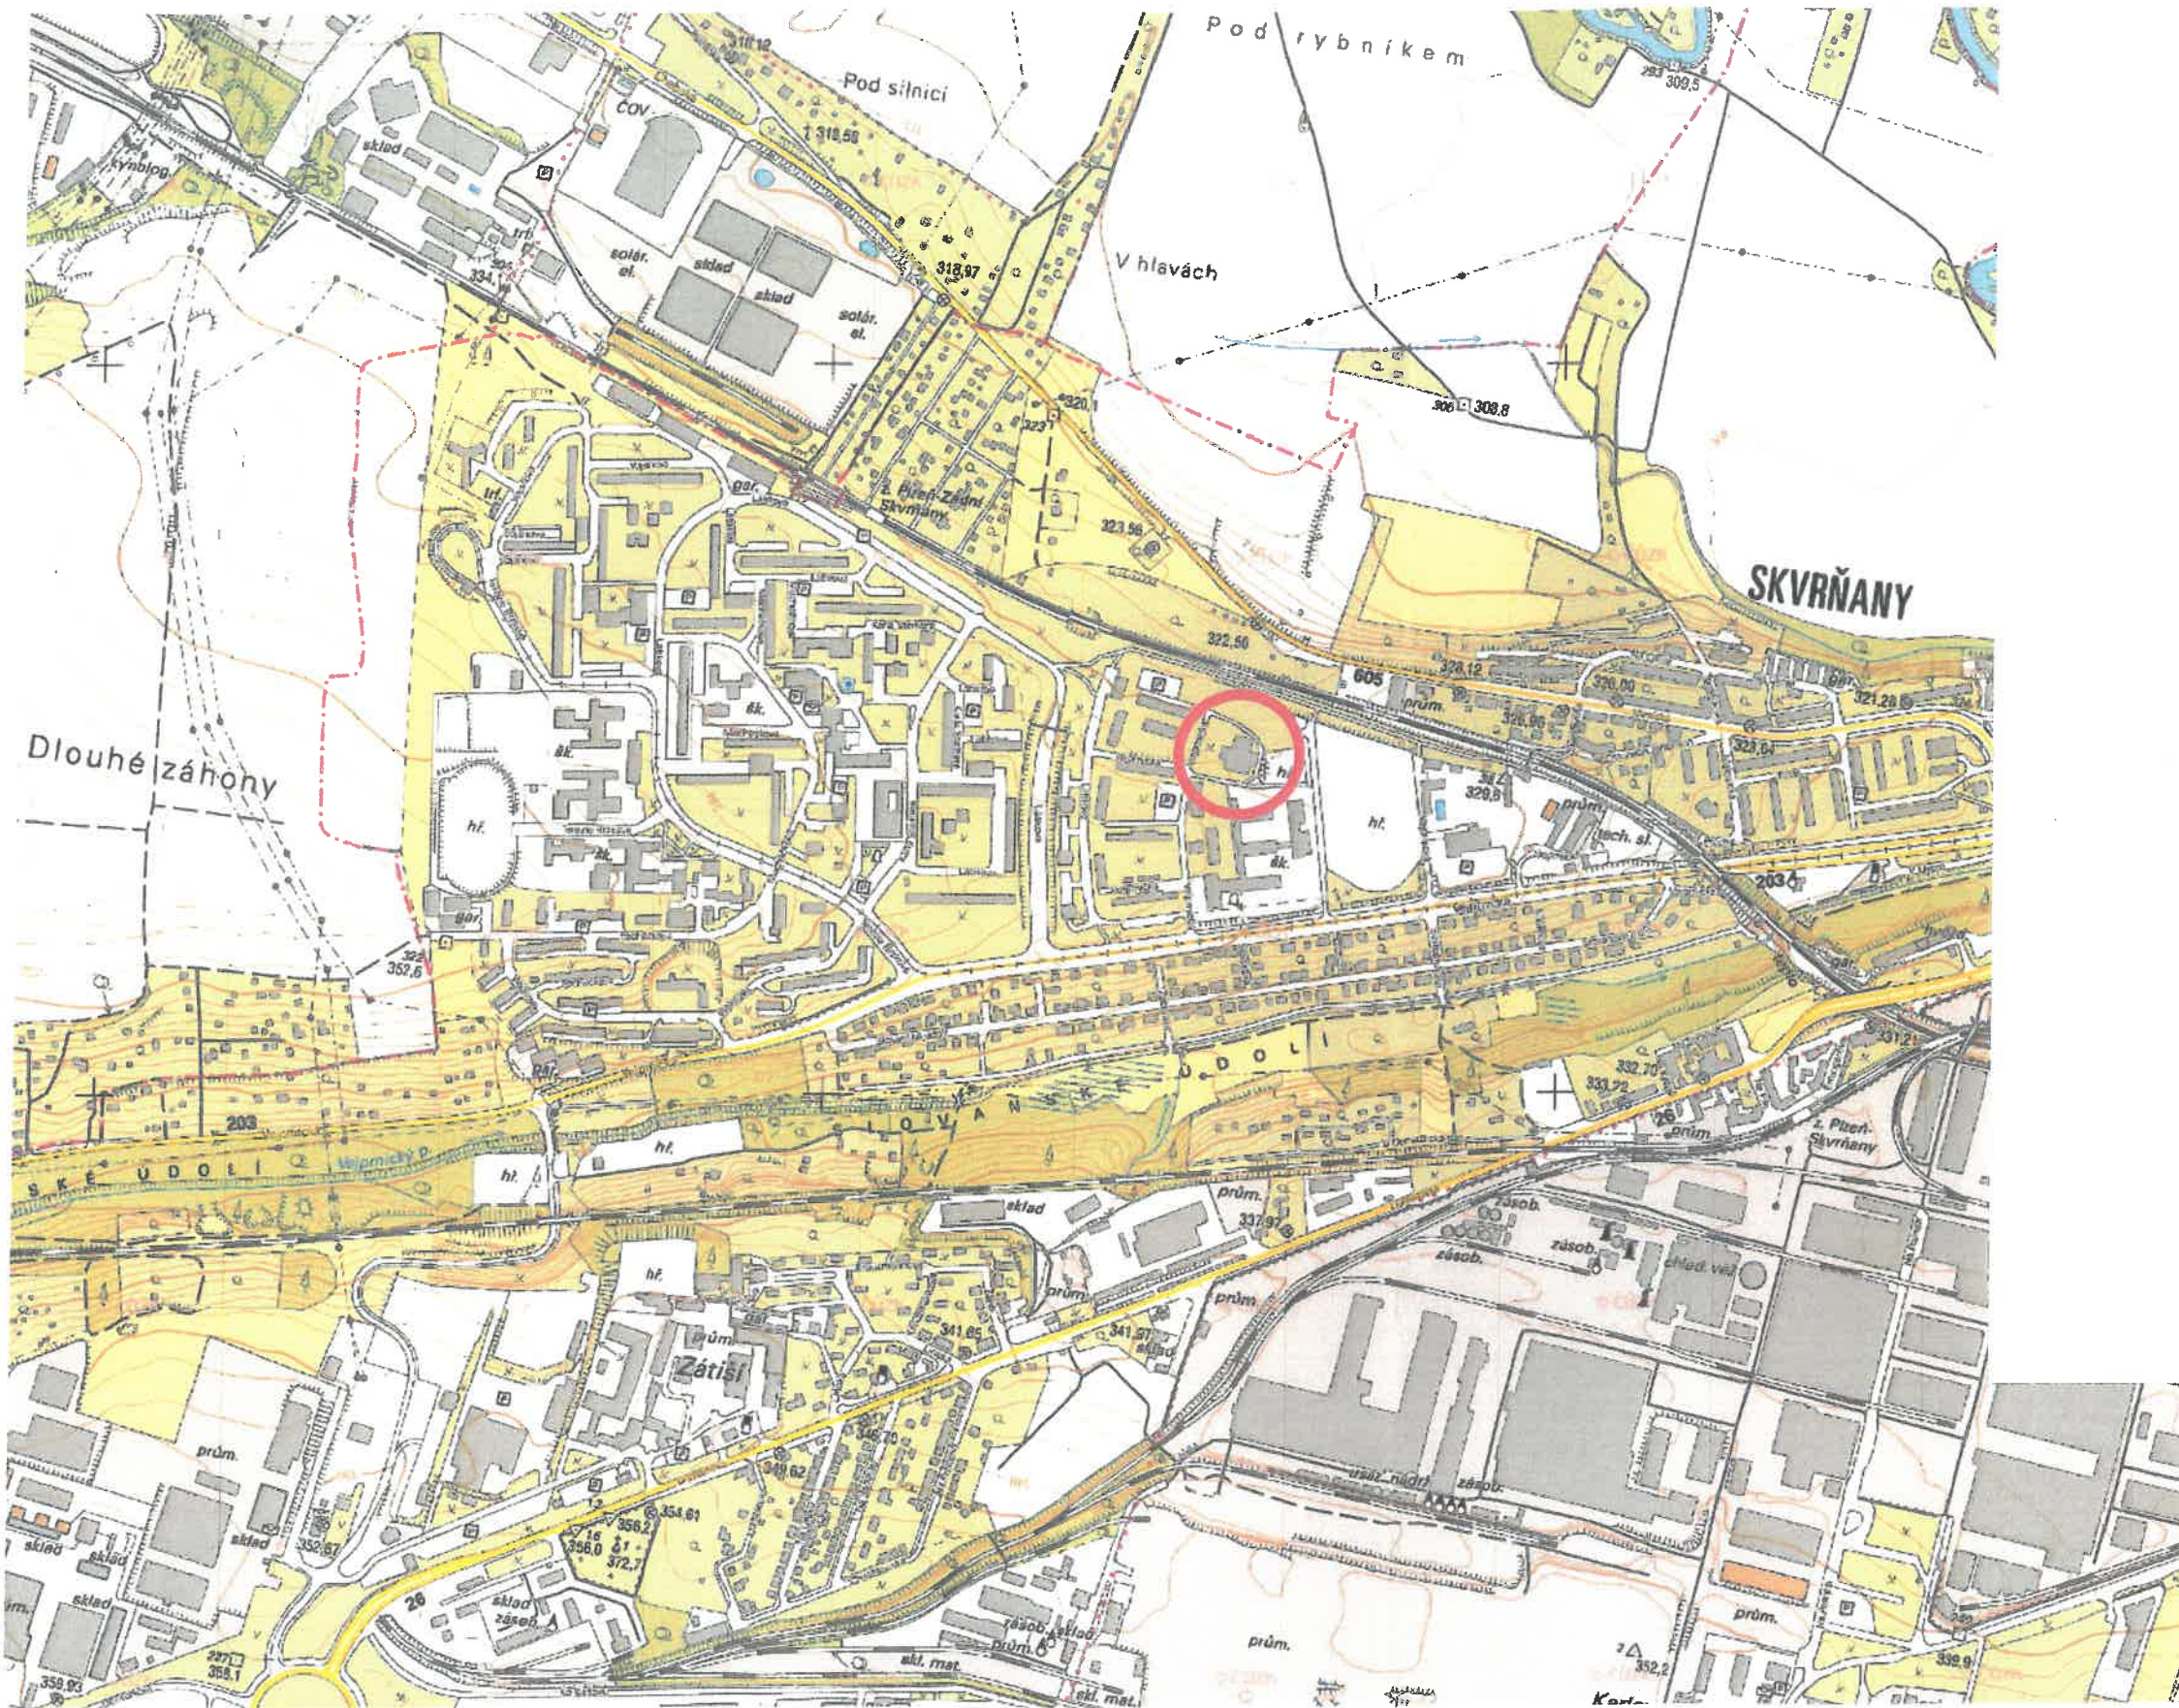

SOUŘADNICOVÝ SYSTÉM - JTSK
VÝŠKOVÝ SYSTÉM - BALT p.v.

VYPRACOVAL	Tomáš Kamenský	PROJEKTOVÝ ATELIÉR
KONTROLOVAL	Ing. Oldřich Dienstbier, Ing. Jiří Pangrác	A.D.S.
INVESTOR	Střední odborné učiliště elektrotechnické Plzeň, Vejprnická 56	Rokyčany s.r.o.
AKCE	Rekonstrukce vnitroareálové komunikace SOUE Plzeň Plzeň, Kraj Plzeňský	tel. 777 640 318, 777 591 981 Smetanova 47, Rokyčany 33701
VÝKRES	Situace širších vztahů	číslo zakázky 869/2018 měřítko 1:10000 datum 06/2018 č. výkr. 2
TATO DOKUMENTACE JE DUŠEVNÍM MAJETKEM FIRMY A.D.S. ROKYČANY S.R.O. NESMÍ BÝT POUŽITA A KOPÍROVÁNA TŘETÍ OSOBOU, JÍ PŘEDÁNA ČI JINAK S NÍ NAKLÁDANO BEZ PÍSEMNÉHO POVOLENÍ.		