




VÝVAŘIŠTĚ - PŮDORYS
1:50

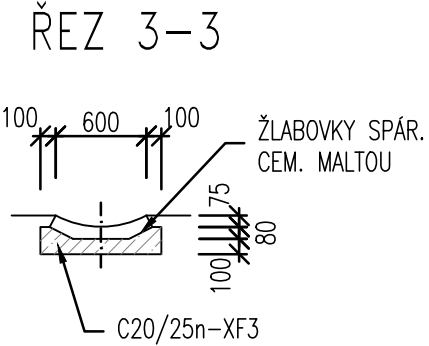

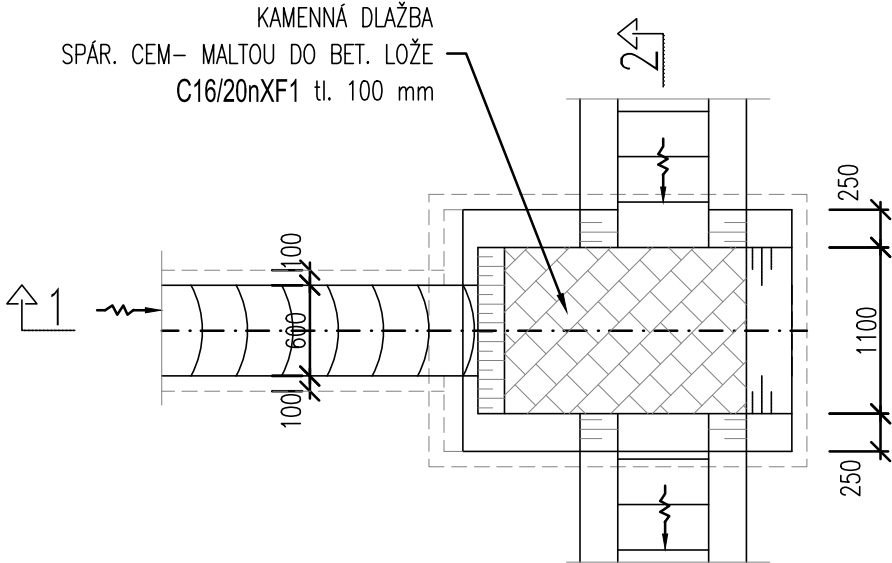


ŘEZ 2-2

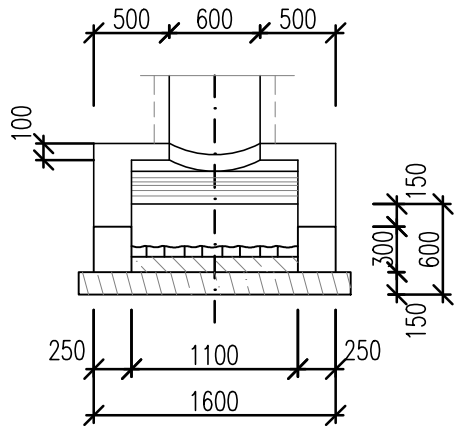

ČÁST B
SO 1123.1

Souřadnicový systém S—JTSK, Výškový systém Bpv

Hlavní inženýr projektu: Ing. Dominika URBANOVÁ Čís. zakázky: 18 240 2	Zhotovitel PD: SPRÁVCE SPOLEČNOSTI:  PRAGOPROJEKT, a.s., K Ryšánce 1668/16, 147 54 Praha 4	Společnost PGP/VALBEK – MO Křimická SPOLEČNÍK SPOLEČNOSTI:  Valbuřova 505/17, 460 01 Liberec
---	---	---

PRAGOPROJEKT, a.s., K Ryšánce 1668/16, 147 54 Praha 4, IČ: 45272387, www.pragoprojekt.cz, datová schránka: 4kifr54 Zpracovatelský útvar: Ateliér Praha I – K Ryšánce 1668/16, 147 54 Praha 4, Tel.: 226 066 111, E-mail: mailbox@pragoprojekt.cz			
Navrhl/vypracoval: Václav ČERSTVÝ podpis:	Zodpovědný projektant: Václav ČERSTVÝ podpis:	Ředitel ateliéru Praha I: Ing. Jan ZAPLETAL	Zhotovitel: 
Technická kontrola: Ing. Zbyněk KARÁSEK podpis:			

Kraj: PLZEŇSKÝ	Čís. zakázky: 18 240 2
Místo stavby: PLZEŇ	Čís. akce: 04 473
Objednatel: ODBOR INVESTIC MAGISTRÁTU MĚSTA PLZNĚ	Datum: 09.2018
Akce: MĚSTSKÝ OKRUH, ÚSEK KŘIMICKÁ (CHEBSKÁ) - KARLOVARSKÁ V PLZNI	Formát: 03xA4
Objekt: PŘÍSTUPOVÁ KOMUNIKACE V KM 3,930	Měřítko: 1:50
Příloha: SKLUZ S VÝVAŘIŠTĚM	Stupeň: PDPS
	Souprava: 6