



SVĚTELNÁ CLONA


PŮDORYS
1:150

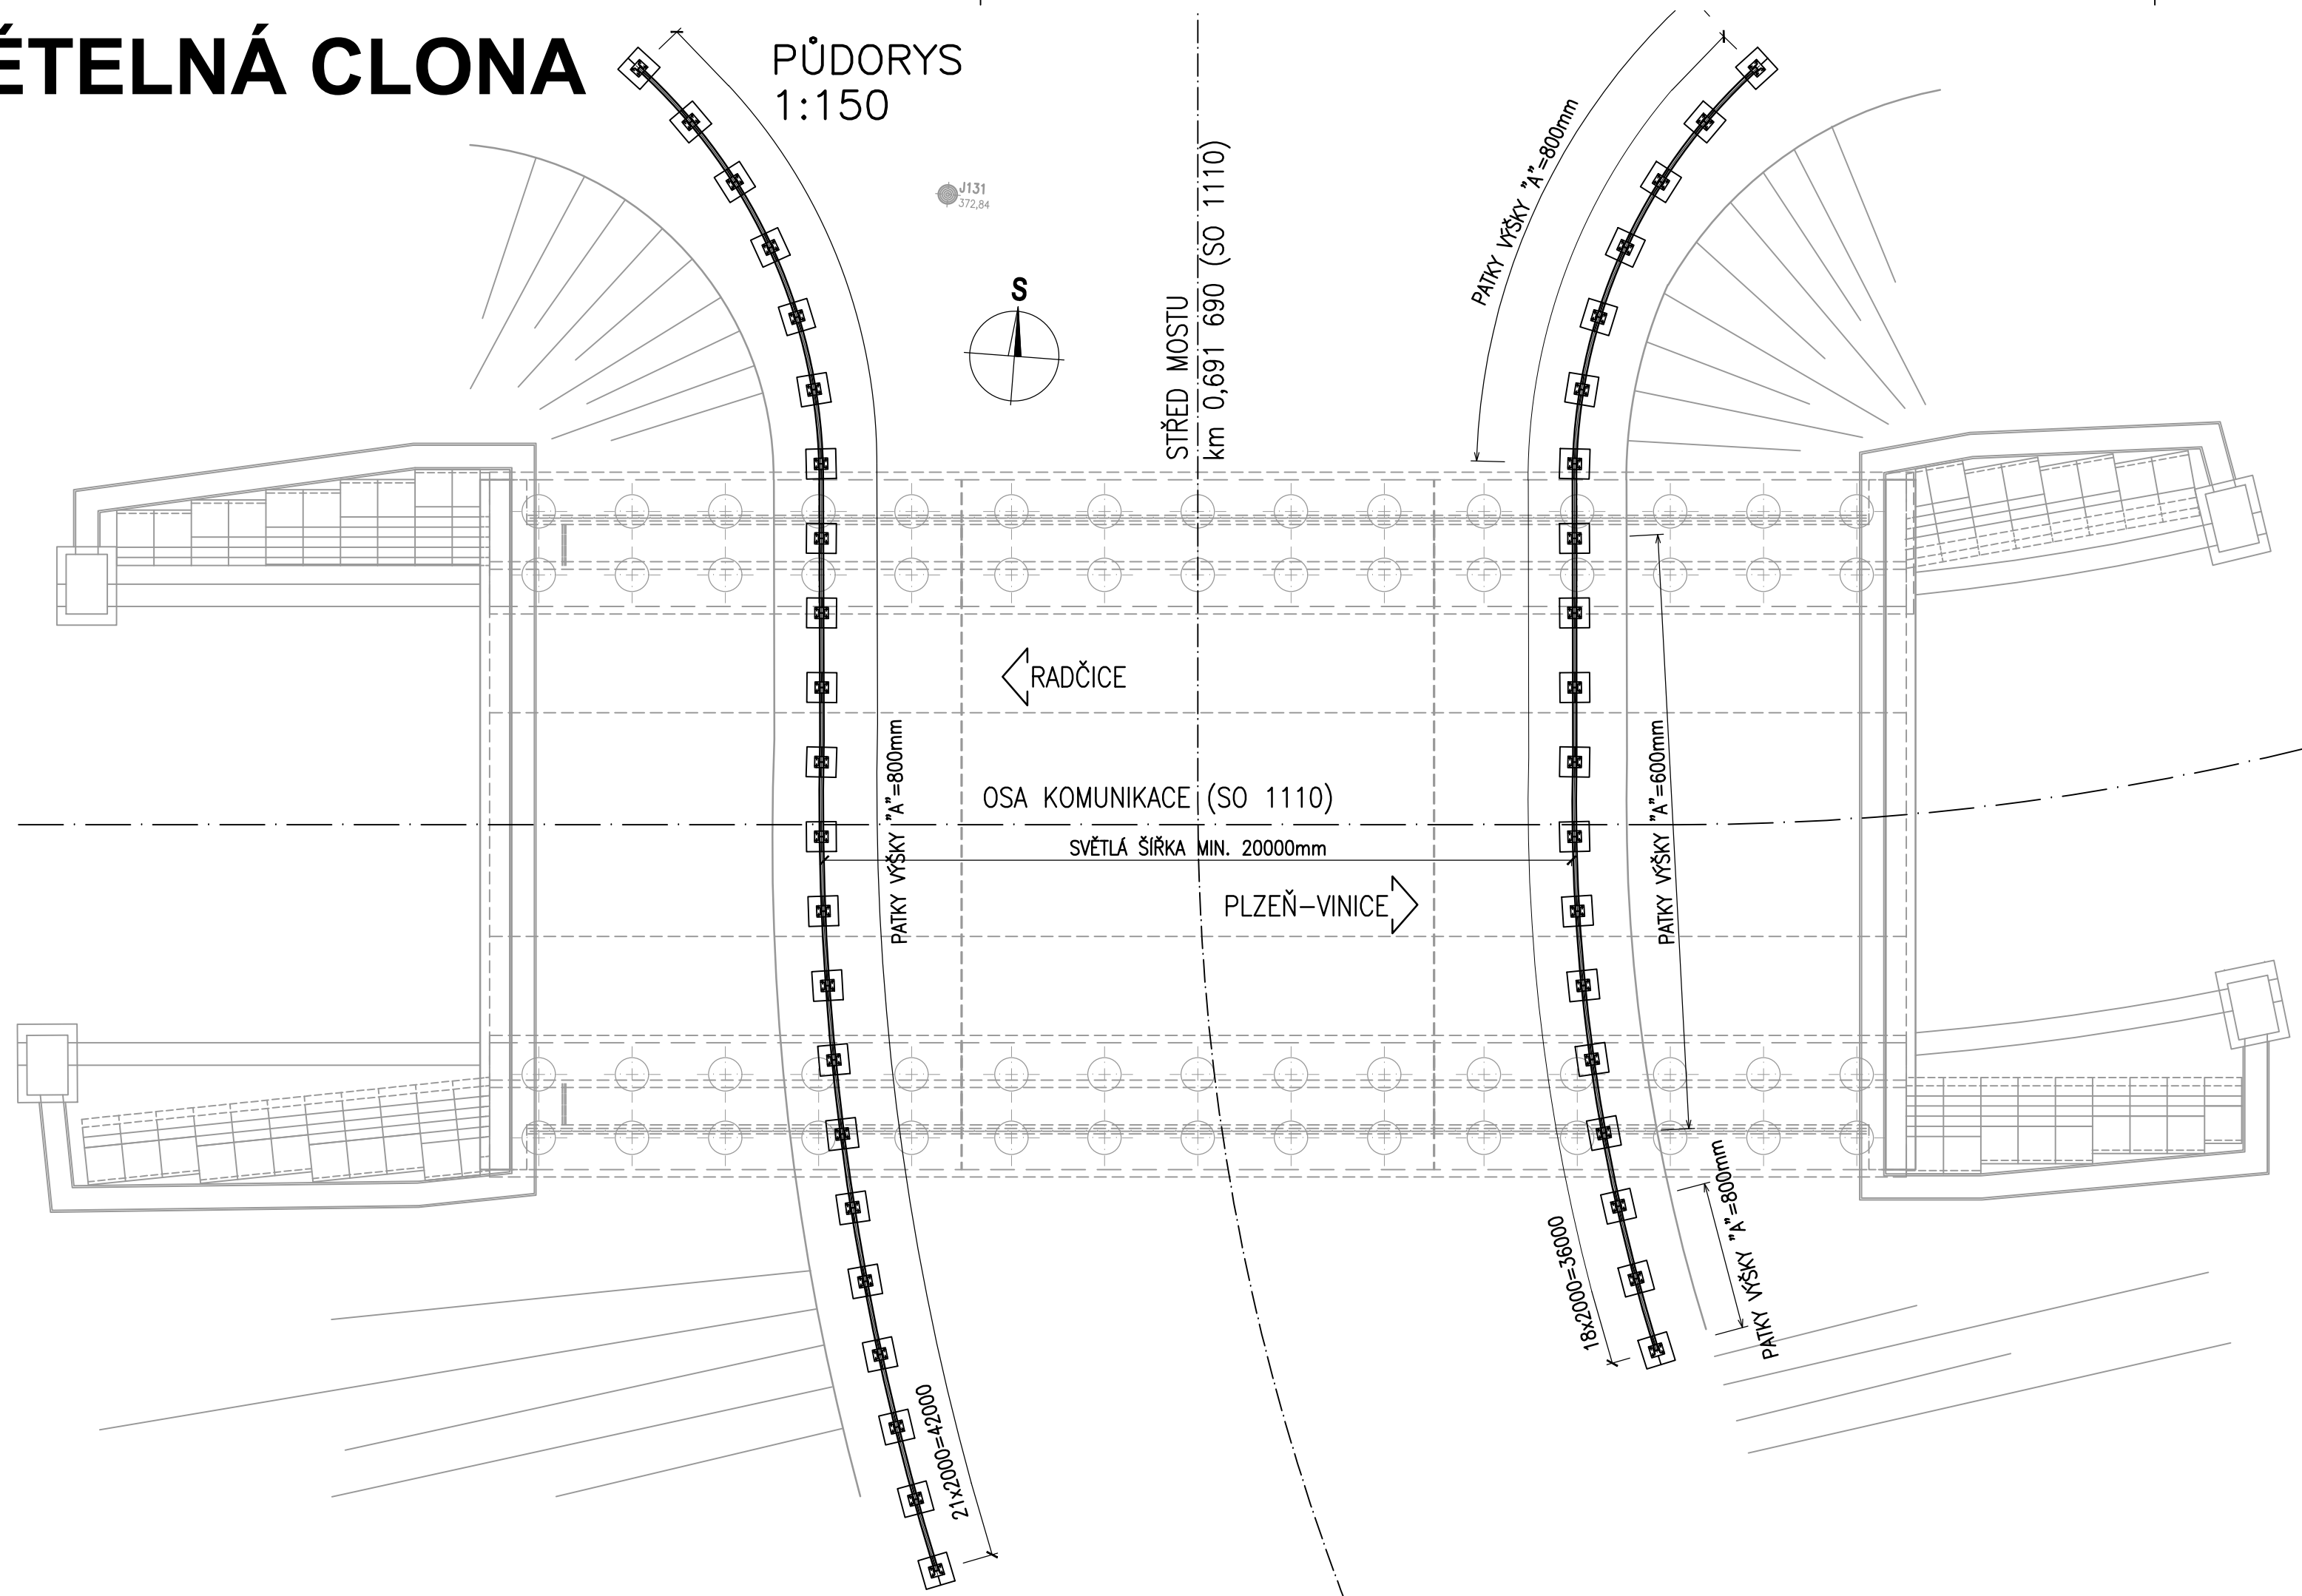

ŘEZ A-A
1:20

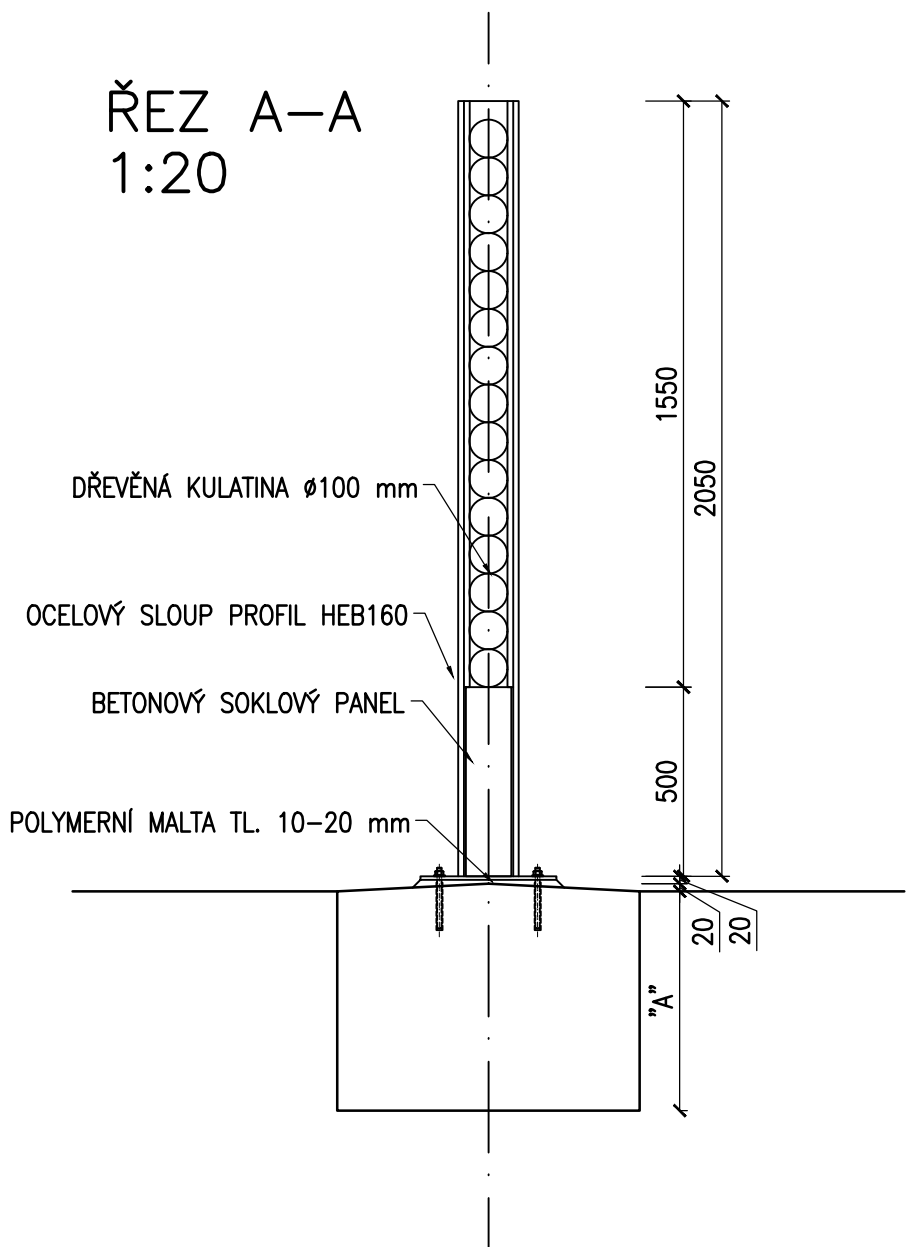

POHLED "P"
1:20

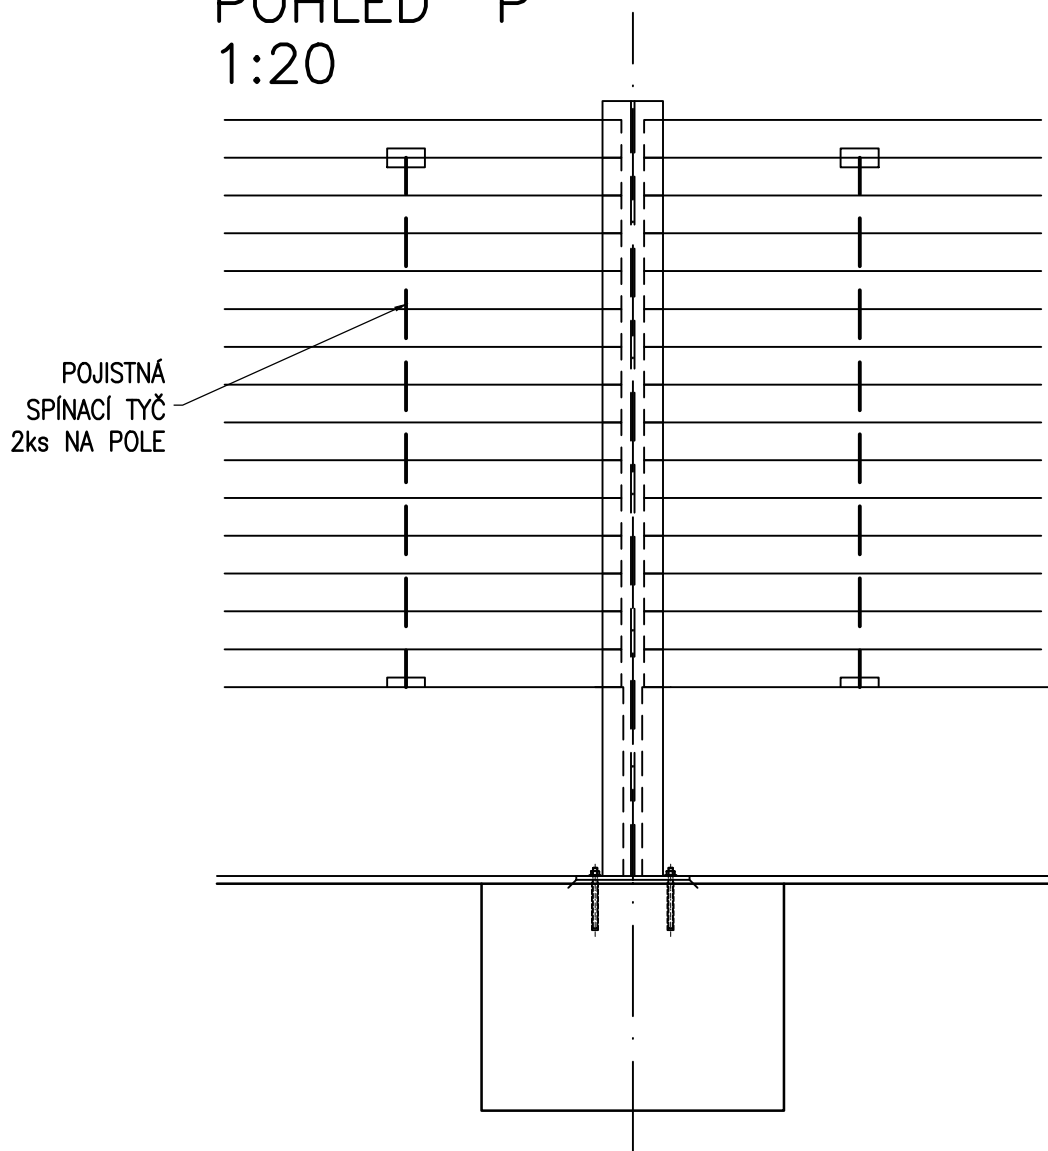

POZNÁMKY:

- SVĚTELNÁ CLONA BUDE PROVEDENA DLE TP 180
- KONSTRUKČNÍ OCEL TLE TKP 19A, TŘÍDA PROVEDENÍ EXC2 DLE ČSN EN 1090-2
- PROTIKOROZNÍ OCHRANA OCELOVÝCH PRVKŮ DLE TKP 19B
- PRO KOTVENÍ LYE POUŽIT POUZE CERTIFIKOVANÝ KOTEVNÍ SYSTÉM
- TĚSNĚNÍ OTVORU V PATNÍ DESCE BUDE PROVEDENO TMELEM DLE ČSN ISO 11600 (F-25-HM-M1p)
- KOTEVNÍ ŠROUB JE OPATŘEN PLASTOVOU KRYTKOU Z PE NEBO HDPE ROZMĚROVĚ ODPOVÍDAJÍCÍ ŠROUBU NA KTERÝ JE PEVNĚ NARAŽENA
- DŘEVĚNÉ FRÉZOVANÉ KULATINY S ROVINATOSTÍ 10mm TŘÍDY TRVANLIVOSTI 1, 2, 3 BEZ OCHRANNÝCH PROSTŘEDKŮ (VIZ. ČSN EN 335-1 A 2, ČSN EN 460)
- VÝŠKA ZÁKLADU "A" BUDE NA MOSTĚ MIN. 600mm MIMO MOST BUDE VÝŠKA ZÁKLADU MIN. 800mm.


BETON

ČSN EN 206+A1

PANEL SOKLOVÝ

C30/37-XF4, XD3

PŮDORYS PATKY
1:20

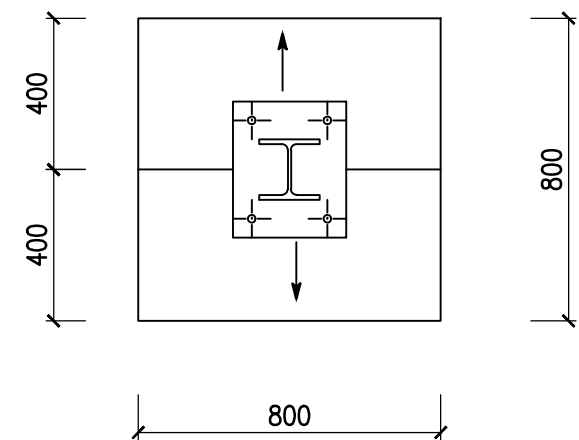

ČÁST B
SO 1225

Souřadnicový systém S-JTSK, Výškový systém Bpv

Hlavní inženýr projektu: Ing. Dominika URBANOVÁ podpis: Čís. zakázky: 18 240 2	Zhotovitel PD: SPRÁVCE SPOLEČNOSTI: PRAGOPROJEKT, a.s., K Rybníku 1668/16, 147 54 Praha 4	SPOLEČNÍK SPOLEČNOSTI: Vaňurova 505/17, 460 01 Liberec
--	---	---

Valbek, spol. s r.o., Vaňurova 505/17, 460 01 Liberec, IČ: 48266230, DIČ: CZ48266230, www.valbek.cz Valbek, spol. s r.o. - společník společnosti PGP/VALBEK - MŮ Křimická, email: info@valbek.cz, telefon: +420 487 070 435	Navrhl/vypracoval: Ing. J. Paterová podpis: Ing. T. Mareš podpis:	Zodpovědný projektant: Ing. J. Paterová podpis:	Reditel atelieru: Ing. R. Vorschneider podpis: Čís. zakázky zhotovitele 18PL11005	Zhotovitel:
--	---	---	---	-----------------

Kraj: PLZEŇSKÝ	Čís. zakázky: 18 240 2
Místo stavby: PLZEŇ	Čís. akce: 04 473
Objednatel: ODBOR INVESTIC MAGISTRÁTU MĚSTA PLZNĚ	Datum: 03.2019
Akce: MĚSTSKÝ OKRUH, ÚSEK KŘIMICKÁ (CHEBSKÁ) - KARLOVARSKÁ V PLZNI	Formát: 5x44
Objekt: SO 1225 - Biokoridor přes větev "L"	Měřítko: 1:150,20
Příloha: SVĚTELNÁ CLONA	Stupeň: PDPS
	Čís. přílohy: 12.