
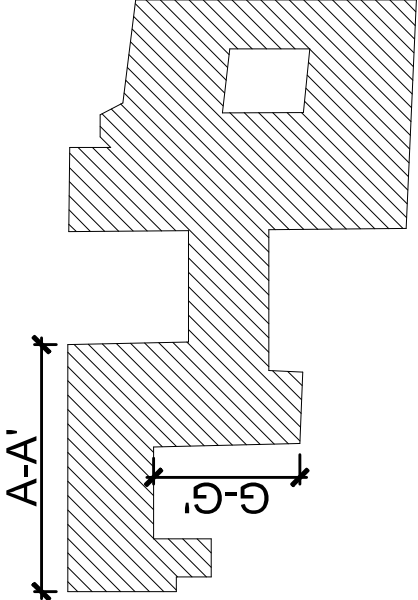


POHLED A – A’

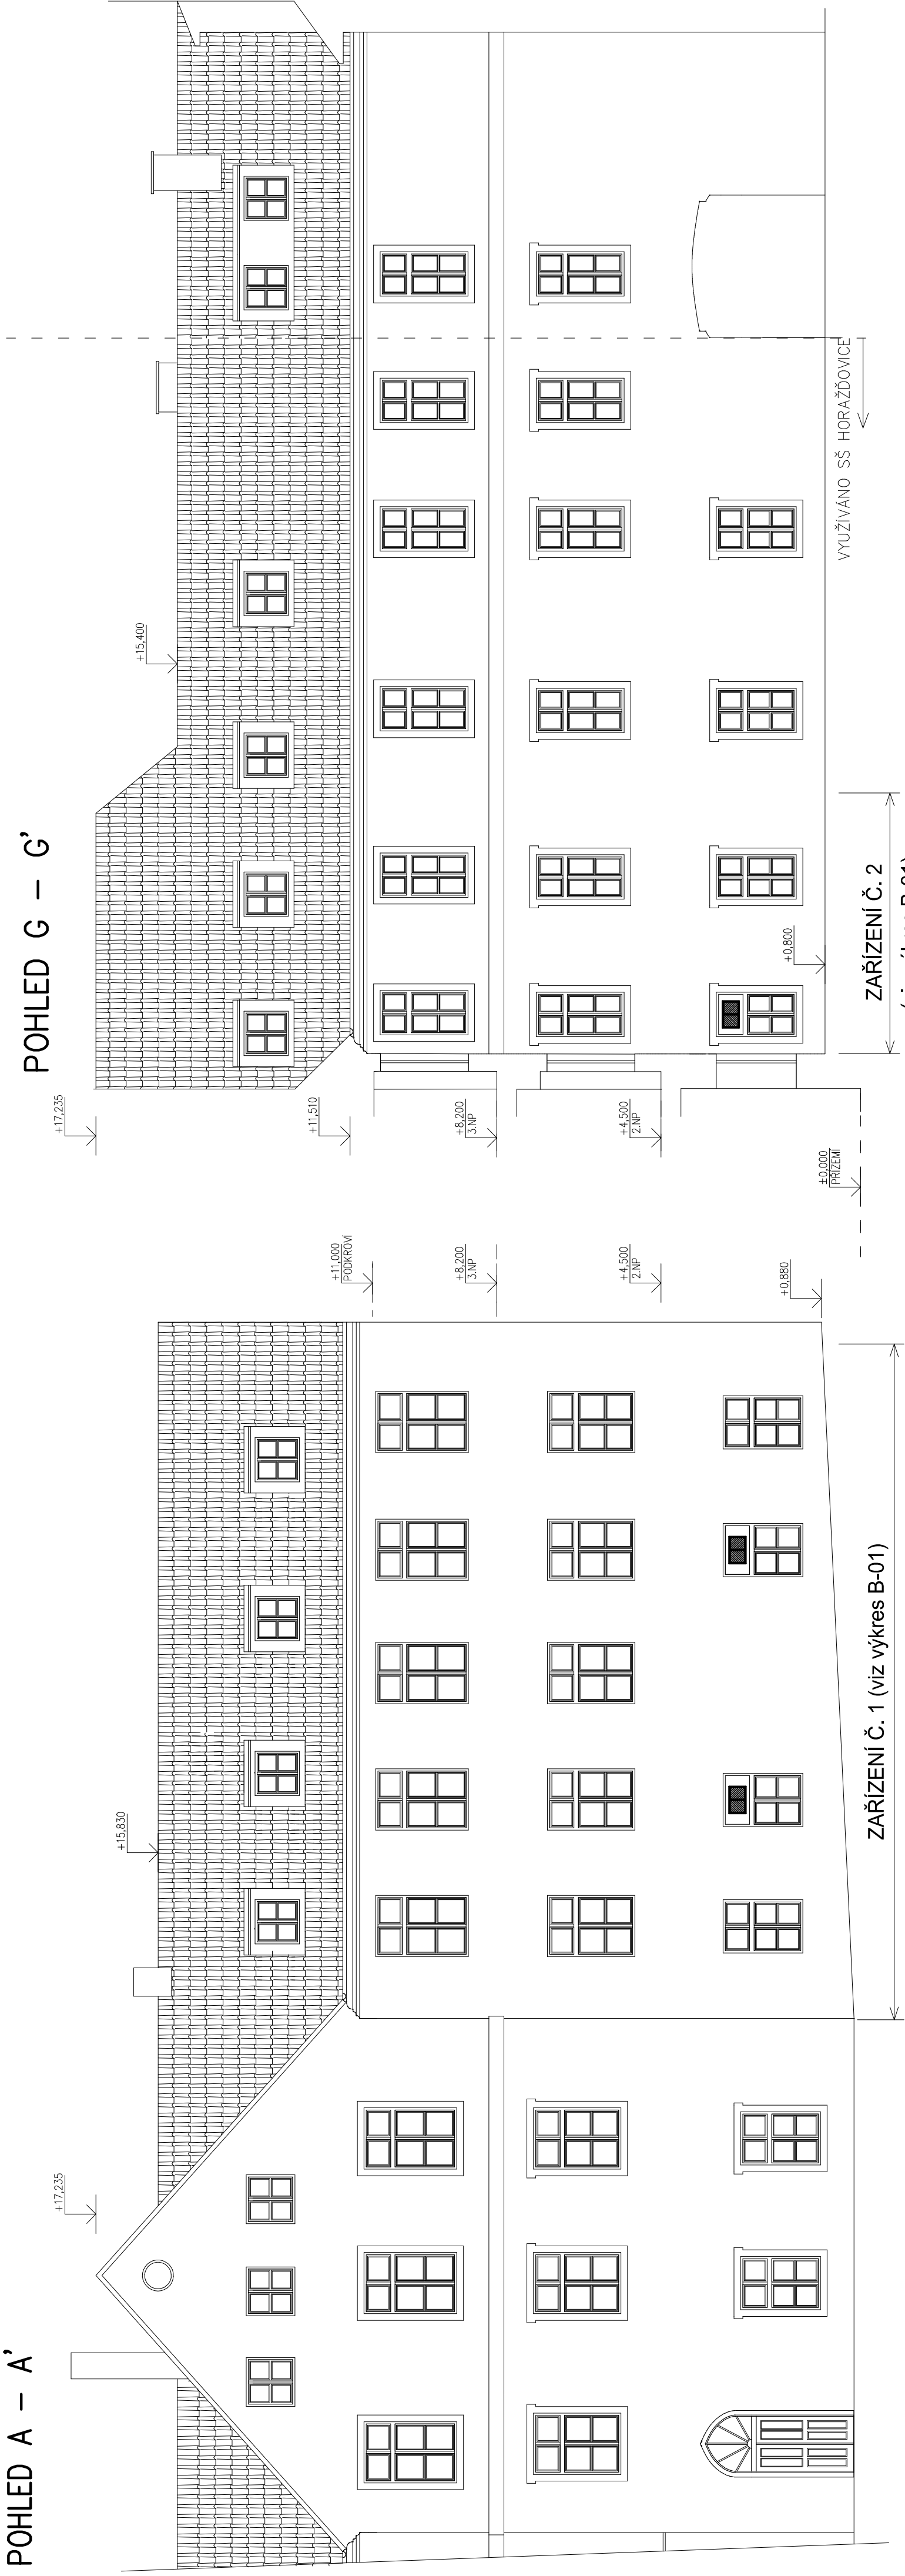

THERMOLUFT KT s.r.o. VZT, klimatizace a vytápění Fr. Šumavského 867/III, Klatovy, IČO: 28109990 mob.: +420736612550, www: www.thermoluft.cz		INVESTOR Střední škola, Horažďovice, Blatenská 313, 341 01 Horažďovice		STUPEŇ PD : DPS	
		OBSAH		ČÍSLO SUPRINY B-04	
VYPRACOVAL Jan Štětka		5.1b Energetické úspory Střední školy, Horažďovice, Blatenská 313 - vzduchotechnika		D.1.4. TECHNIKA PROSTŘEDÍ STAVEB	
ZODPOVĚDNÝ PROJEKTANT Ing. Jaroslav Štětka		HLAVNÍ PROJEKTANT Ing. Drahošlav Koura		HLAVNÍ PROJEKTANT Adestik s.r.o.	
DATUM 10 / 2020		MĚŘÍTKO 1:100		FORMÁT: 3 A4	
VÝKRES VZT: POHLEDY		D.1.4.b)			

☐ A PRŮŘEZ ŽIVNA
☐ B SOUBĚŽNÁ TECHNICKÁ ŽIVNA
☐ C SÍŤOVÁNÍ VÝKRES
☐ D VÝKRES VÝKRES
☐ E VÝKRES VÝKRES
☐ F VÝKRES VÝKRES
☐ G VÝKRES VÝKRES
☐ H VÝKRES VÝKRES
☐ I VÝKRES VÝKRES
☐ J VÝKRES VÝKRES
☐ K VÝKRES VÝKRES
☐ L VÝKRES VÝKRES
☐ M VÝKRES VÝKRES
☐ N VÝKRES VÝKRES
☐ O VÝKRES VÝKRES
☐ P VÝKRES VÝKRES
☐ Q VÝKRES VÝKRES
☐ R VÝKRES VÝKRES
☐ S VÝKRES VÝKRES
☐ T VÝKRES VÝKRES
☐ U VÝKRES VÝKRES
☐ V VÝKRES VÝKRES
☐ W VÝKRES VÝKRES
☐ X VÝKRES VÝKRES
☐ Y VÝKRES VÝKRES
☐ Z VÝKRES VÝKRES

☐ A PRŮŘEZ ŽIVNA
☐ B SOUBĚŽNÁ TECHNICKÁ ŽIVNA
☐ C SÍŤOVÁNÍ VÝKRES
☐ D VÝKRES VÝKRES
☐ E VÝKRES VÝKRES
☐ F VÝKRES VÝKRES
☐ G VÝKRES VÝKRES
☐ H VÝKRES VÝKRES
☐ I VÝKRES VÝKRES
☐ J VÝKRES VÝKRES
☐ K VÝKRES VÝKRES
☐ L VÝKRES VÝKRES
☐ M VÝKRES VÝKRES
☐ N VÝKRES VÝKRES
☐ O VÝKRES VÝKRES
☐ P VÝKRES VÝKRES
☐ Q VÝKRES VÝKRES
☐ R VÝKRES VÝKRES
☐ S VÝKRES VÝKRES
☐ T VÝKRES VÝKRES
☐ U VÝKRES VÝKRES
☐ V VÝKRES VÝKRES
☐ W VÝKRES VÝKRES
☐ X VÝKRES VÝKRES
☐ Y VÝKRES VÝKRES
☐ Z VÝKRES VÝKRES