



M 1:500

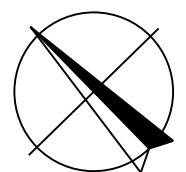

SOUŘADNICOVÝ SYSTÉM: S-JTSK  
VÝŠKOVÝ SYSTÉM: Bpv

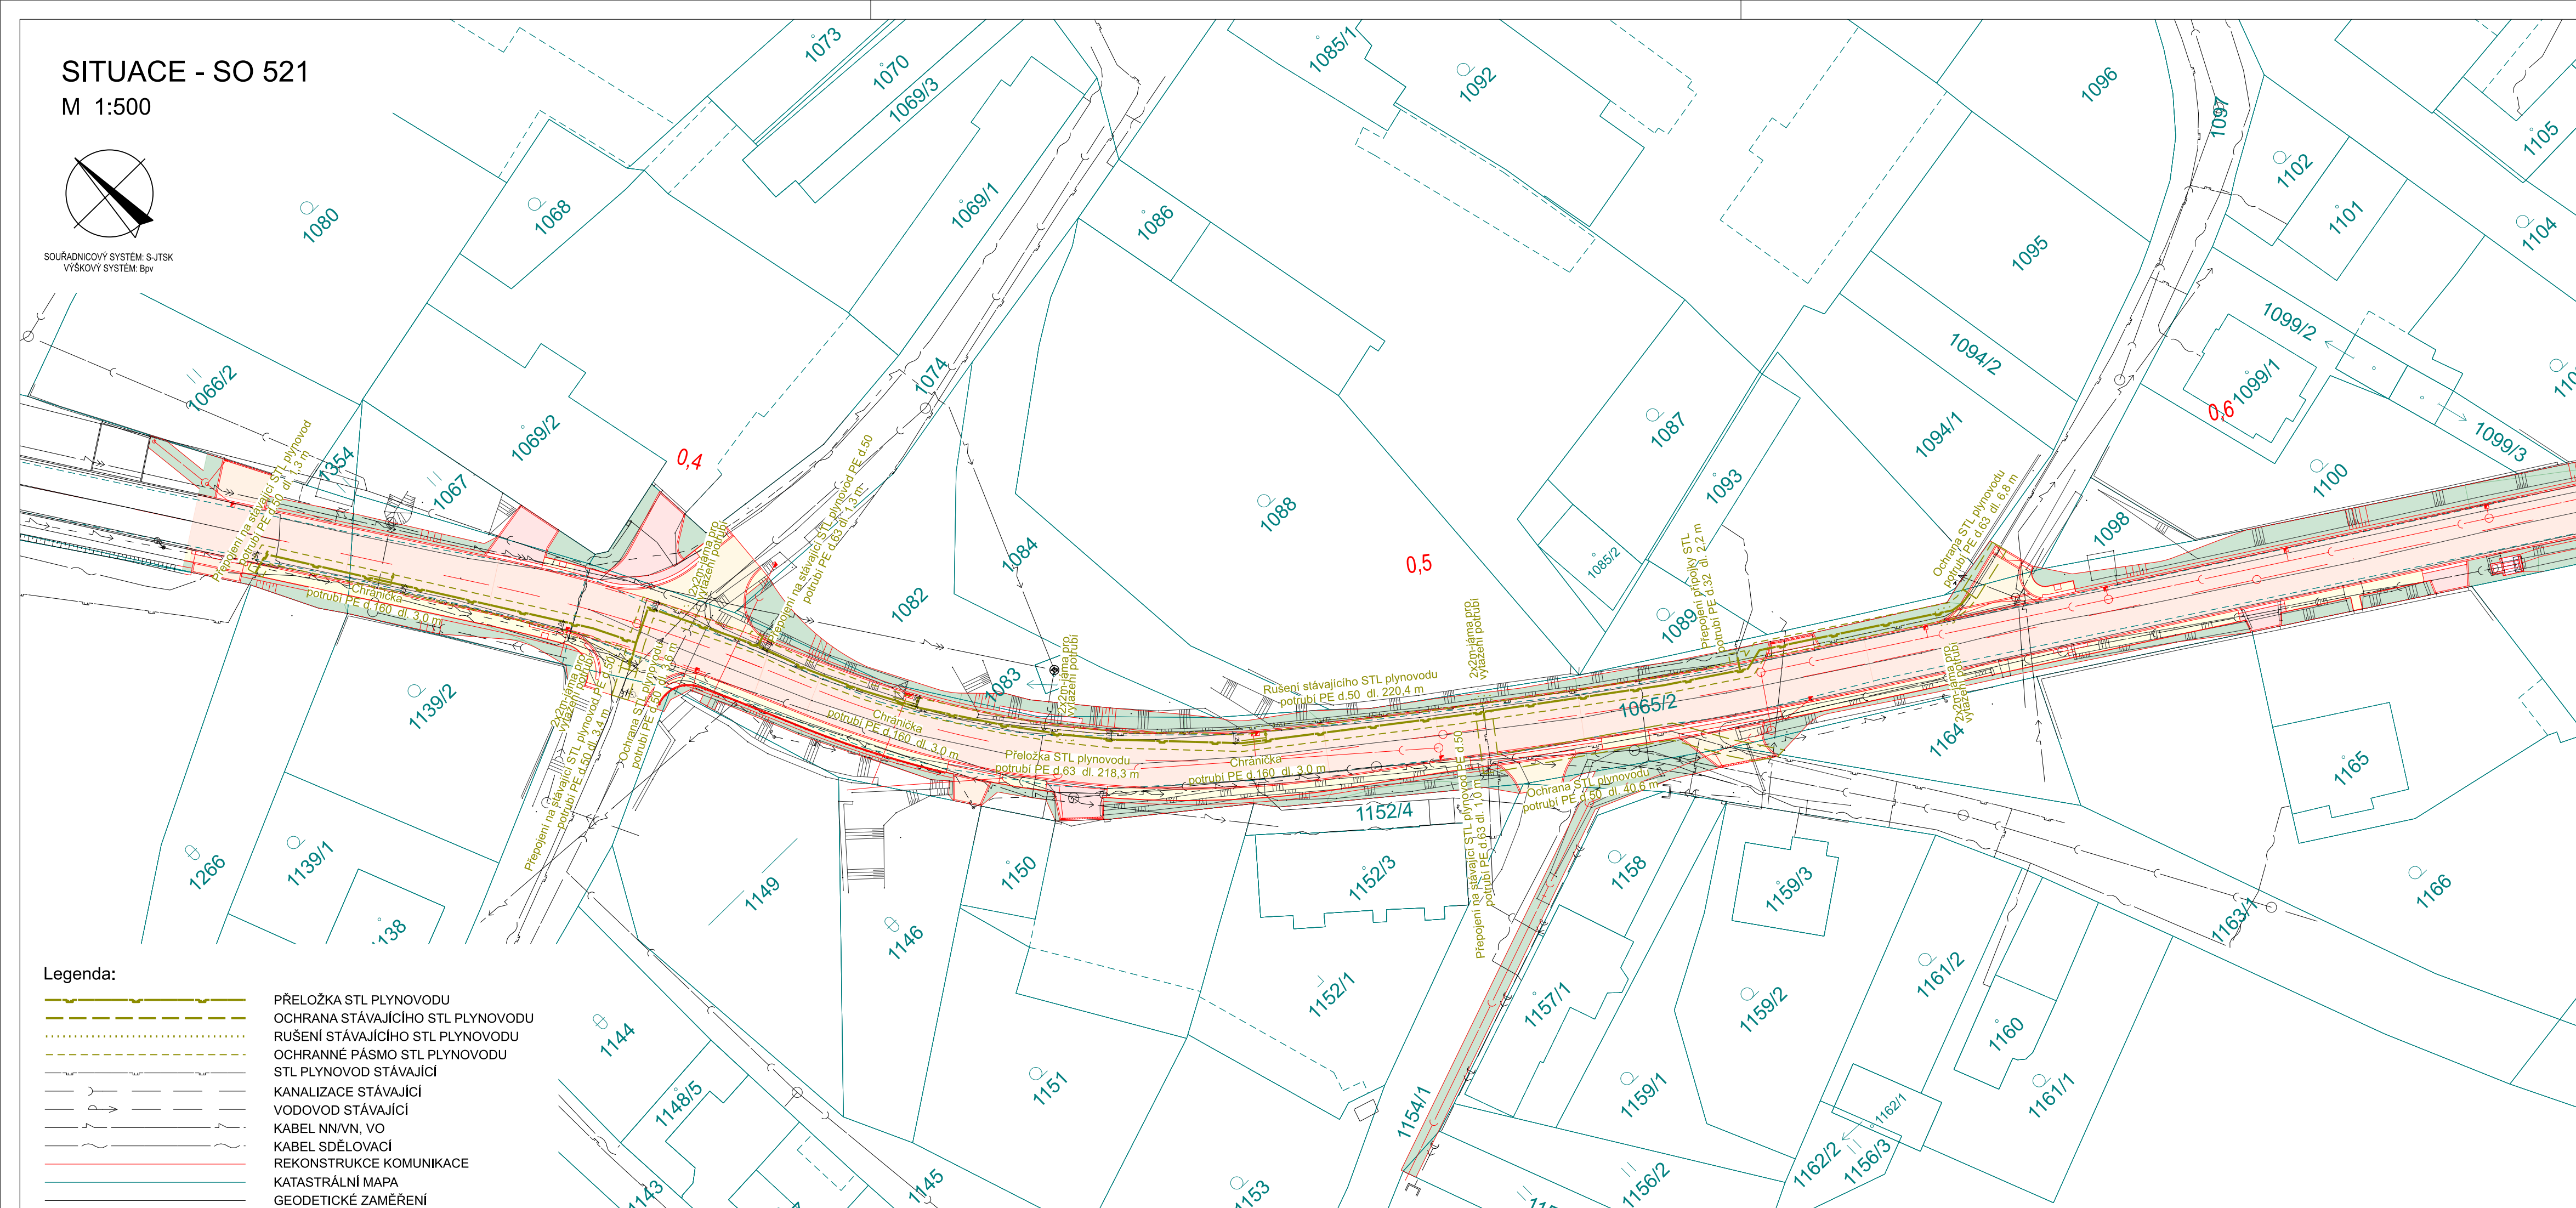

03			
02			
01			
REVIZE	POPIS	DATUM	PODPIS

**OBJEDNATEL**  
SPRÁVA A ÚDRŽBA SILNIC  
PLZEŇSKÉHO KRAJE  
Škroupova 18, 306 13 Plzeň  
tel.: +420 377 195 353, e-mail:  
posta@suspk.eu  
internet: www.suspk.eu



<b>SAGASTA s.r.o.</b> SIDLO: NOVODVORSKÁ 1010/414, 142 00 PRAHA 4 IČ: 045 98 555      DIČ: CZ045 98 555				 <b>SAGASTA</b>		JTSK ČÍSLO SOUPRAVY	
ODPOVĚDNÝ PROJEKTANT		VYPRACOVAL		KONTROLA		HIP	
ING. FRANTIŠEK KOS		DOMINIK HEJHAL		ING. ZUZANA BIELA		ING. LENKA HORÁLKOVÁ	
<i>[Signature]</i>		<i>[Signature]</i>		<i>[Signature]</i>		<i>[Signature]</i>	
OBSAH III/0267 ČERVENÝ ÚJEZD (POKRAČOVÁNÍ) - ETAPA II. INTRAVILÁNOVÝ ÚSEK <b>SO 521 PŘELOŽKA STL PLYNOVODU</b>							
ČÍSLO ZAKÁZKY 119081 DOKUMENTACE PDPS MĚŘÍTKO 1:500 DATUM 12/2020 POČET FORMÁTŮ 4xA4							
NÁZEV PŘÍLOHY <b>SITUACE</b>						ČÁST <b>D.1.3</b>	
						ČÍSLO PŘÍLOHY <b>2</b>	
DOKUMENTACE LZE UŽÍVAT POUZE VE SMYSLU PŘÍSLUŠNÉ SMLOUVY O DÍLO, VYKRES. ČI JEJÍ ČÁST, MUŽE BYT KOPIROVANO NEBO JINÝM ZPŮSOBEM ROZŠÍŘOVANO POUZE PO PŘEDCHOZÍM SOHLASU SAGASTA S.R.O.							