
 
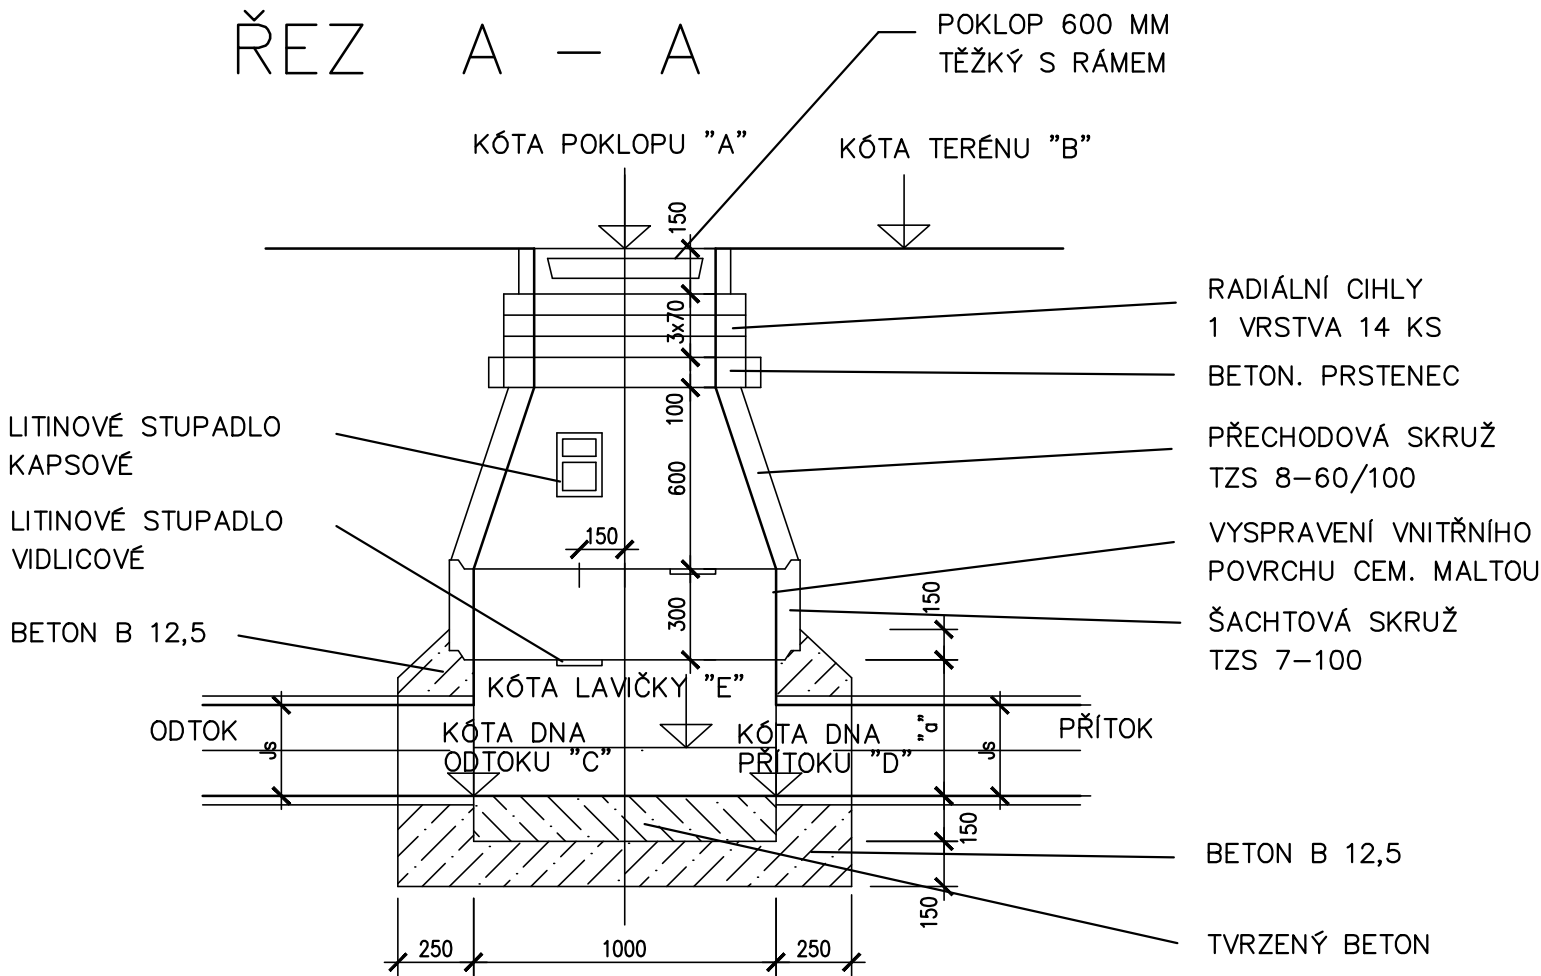


PREFABRIKOVANÁ ŠACHTA 1:25

ŘEZ A – A



PŮDORYS

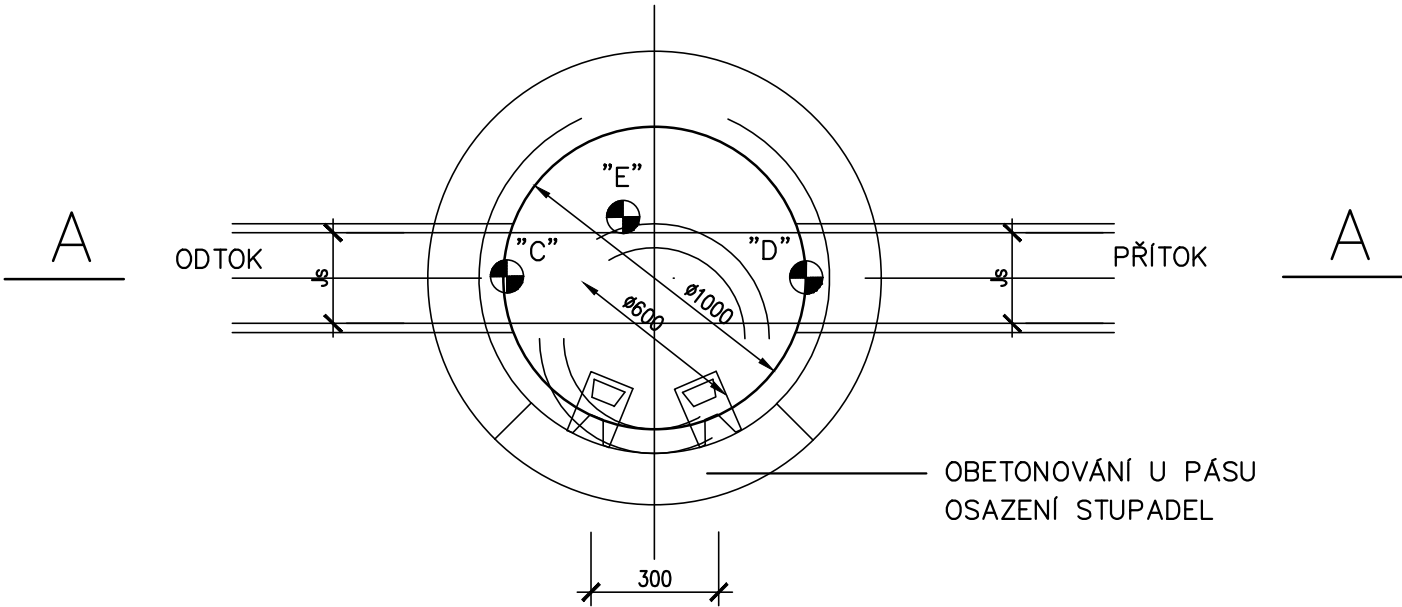

Pod Všemi svatými 4, Plzeň 301 64, tel: 377 542 288

akce: **PŘÍSTAVBA DVOU TŘÍD
MŠ LAZARETNÍ**

HIP: **Ing. O.Janout, Ing. J.Korelus, projectstudio8 s.r.o.**

autor: **Ing. O.Janout, Ing. J.Korelus, projectstudio8 s.r.o.**

zodp. projektant: **Ing. O. Janout**

vypracoval: **Ing.P.Hruška**

číslo zakázky: **Z200061**

datum: **07/2021**

stupeň projektu: **DPS**

číslo přílohy: **2.5**

měřítko: **1:25**

místo stavby: **Areál ZŠ a MŠ pro zrakově postižené a vady řeči
parc. č. 2401/20, k. ú. Doubravka**

zadavatel: **Základní škola a mateřská škola pro zrakově postižené a vady řeči
Lazaretní 25,312 00 Plzeň**

část: **D.1.4.e ZDRAVOTNĚ TECHNICKÉ INSTALACE**

obsah: **REVIZNÍ ŠACHTA PREFABRIKOVANÁ**

www.projectstudio8.cz