


Legenda místností:

číslo	místnost	plocha [m²]
1.01	Zádveří	7,64
1.02	Chodba	7,40
1.02a	Chodba	6,63
1.03	WC	1,84
1.04	Koupelna	4,46
1.05	Kuchyně	15,46
1.06	Koupelna	3,26
1.07	Pokoj	22,07
1.08	Pokoj	14,84
1.09	Pokoj	17,64
1.09a	Chodba	3,08
1.09b	Koupelna	4,28
1.09c	Kuchyně	20,00
1.10	Chodba	6,38
1.11	Předsíň	1,84
1.12	Úklid	1,85
1.13	Koupelna	5,05
1.14	Koupelna	5,64
1.15	Pokoj	21,50
1.16	Kuchyně	19,55
1.17	Pokoj	22,07

LEGENDA MATERIÁLŮ

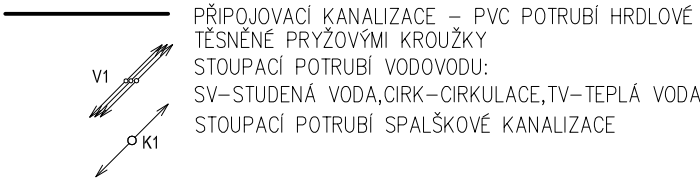

LEGENDA ZAŘÍZOVACÍCH PŘEDMĚTŮ

- U..... UMYVADLO KERAMICKÉ+STOJÁNKOVÁ VÝTOKOVÁ ARMATURA
WC.... KLOZET KERAMICKÝ KOMBI
Sk..... SPRCHOVÁ VANIČKA SE ZÁSTĚNOU
+ NÁSTĚNNÁ VÝTOKOVÁ ARMATURA
D..... DŘEZ JEDNODUCHÝ NEREZOVÝ+STOJÁNKOVÁ VÝTOKOVÁ ARMATURA
Ap.... AUTOMATICKÁ PRAČKA + PODOMÍTKOVÝ
SIFON A NAPOJENÍM STUDENÉ VODY

Hlavní projektant:	ing. Pavel Kodýtek	
Odpovědný projektant:	ing. Pavel Kodýtek	
Vypracoval:	J.Brožková	
Investor:	Střední škola živnostenská a Základní škola, Planá, Kostelní 129, Planá	
Akce: REKONSTRUKCE OBJEKTU BEZDRUŽICKÁ 283 – SŠŽ A ZŠ PLANÁ parc. č. st. 640/7 k. ú. Planá u Mar. Lázní, Plzeňský kraj D.1.4a ZDRAVOTNĚ TECHNICKÉ INSTALACE		
		Stupeň PD: DSP
		Měřítko: 1:100
Příloha:	PŮDORYS 1.NP – VNITŘNÍ KANALIZACE	Označení přílohy: D.1.4a.04