


DEMONTÁŽE (2 kpl) :

- Plynový kotel
 - Zásobník TUV
 - HVDT (anuloid)
 - oběhové čerpadlo
 - expanzní nádoba
 - rozvody a armatury v technické místnosti před hranicí demontáže
- ZTI : rozvody a armatury mezi kotlem, zásobníkem a hranicí demontáže (ústí rozvodů do stěny)

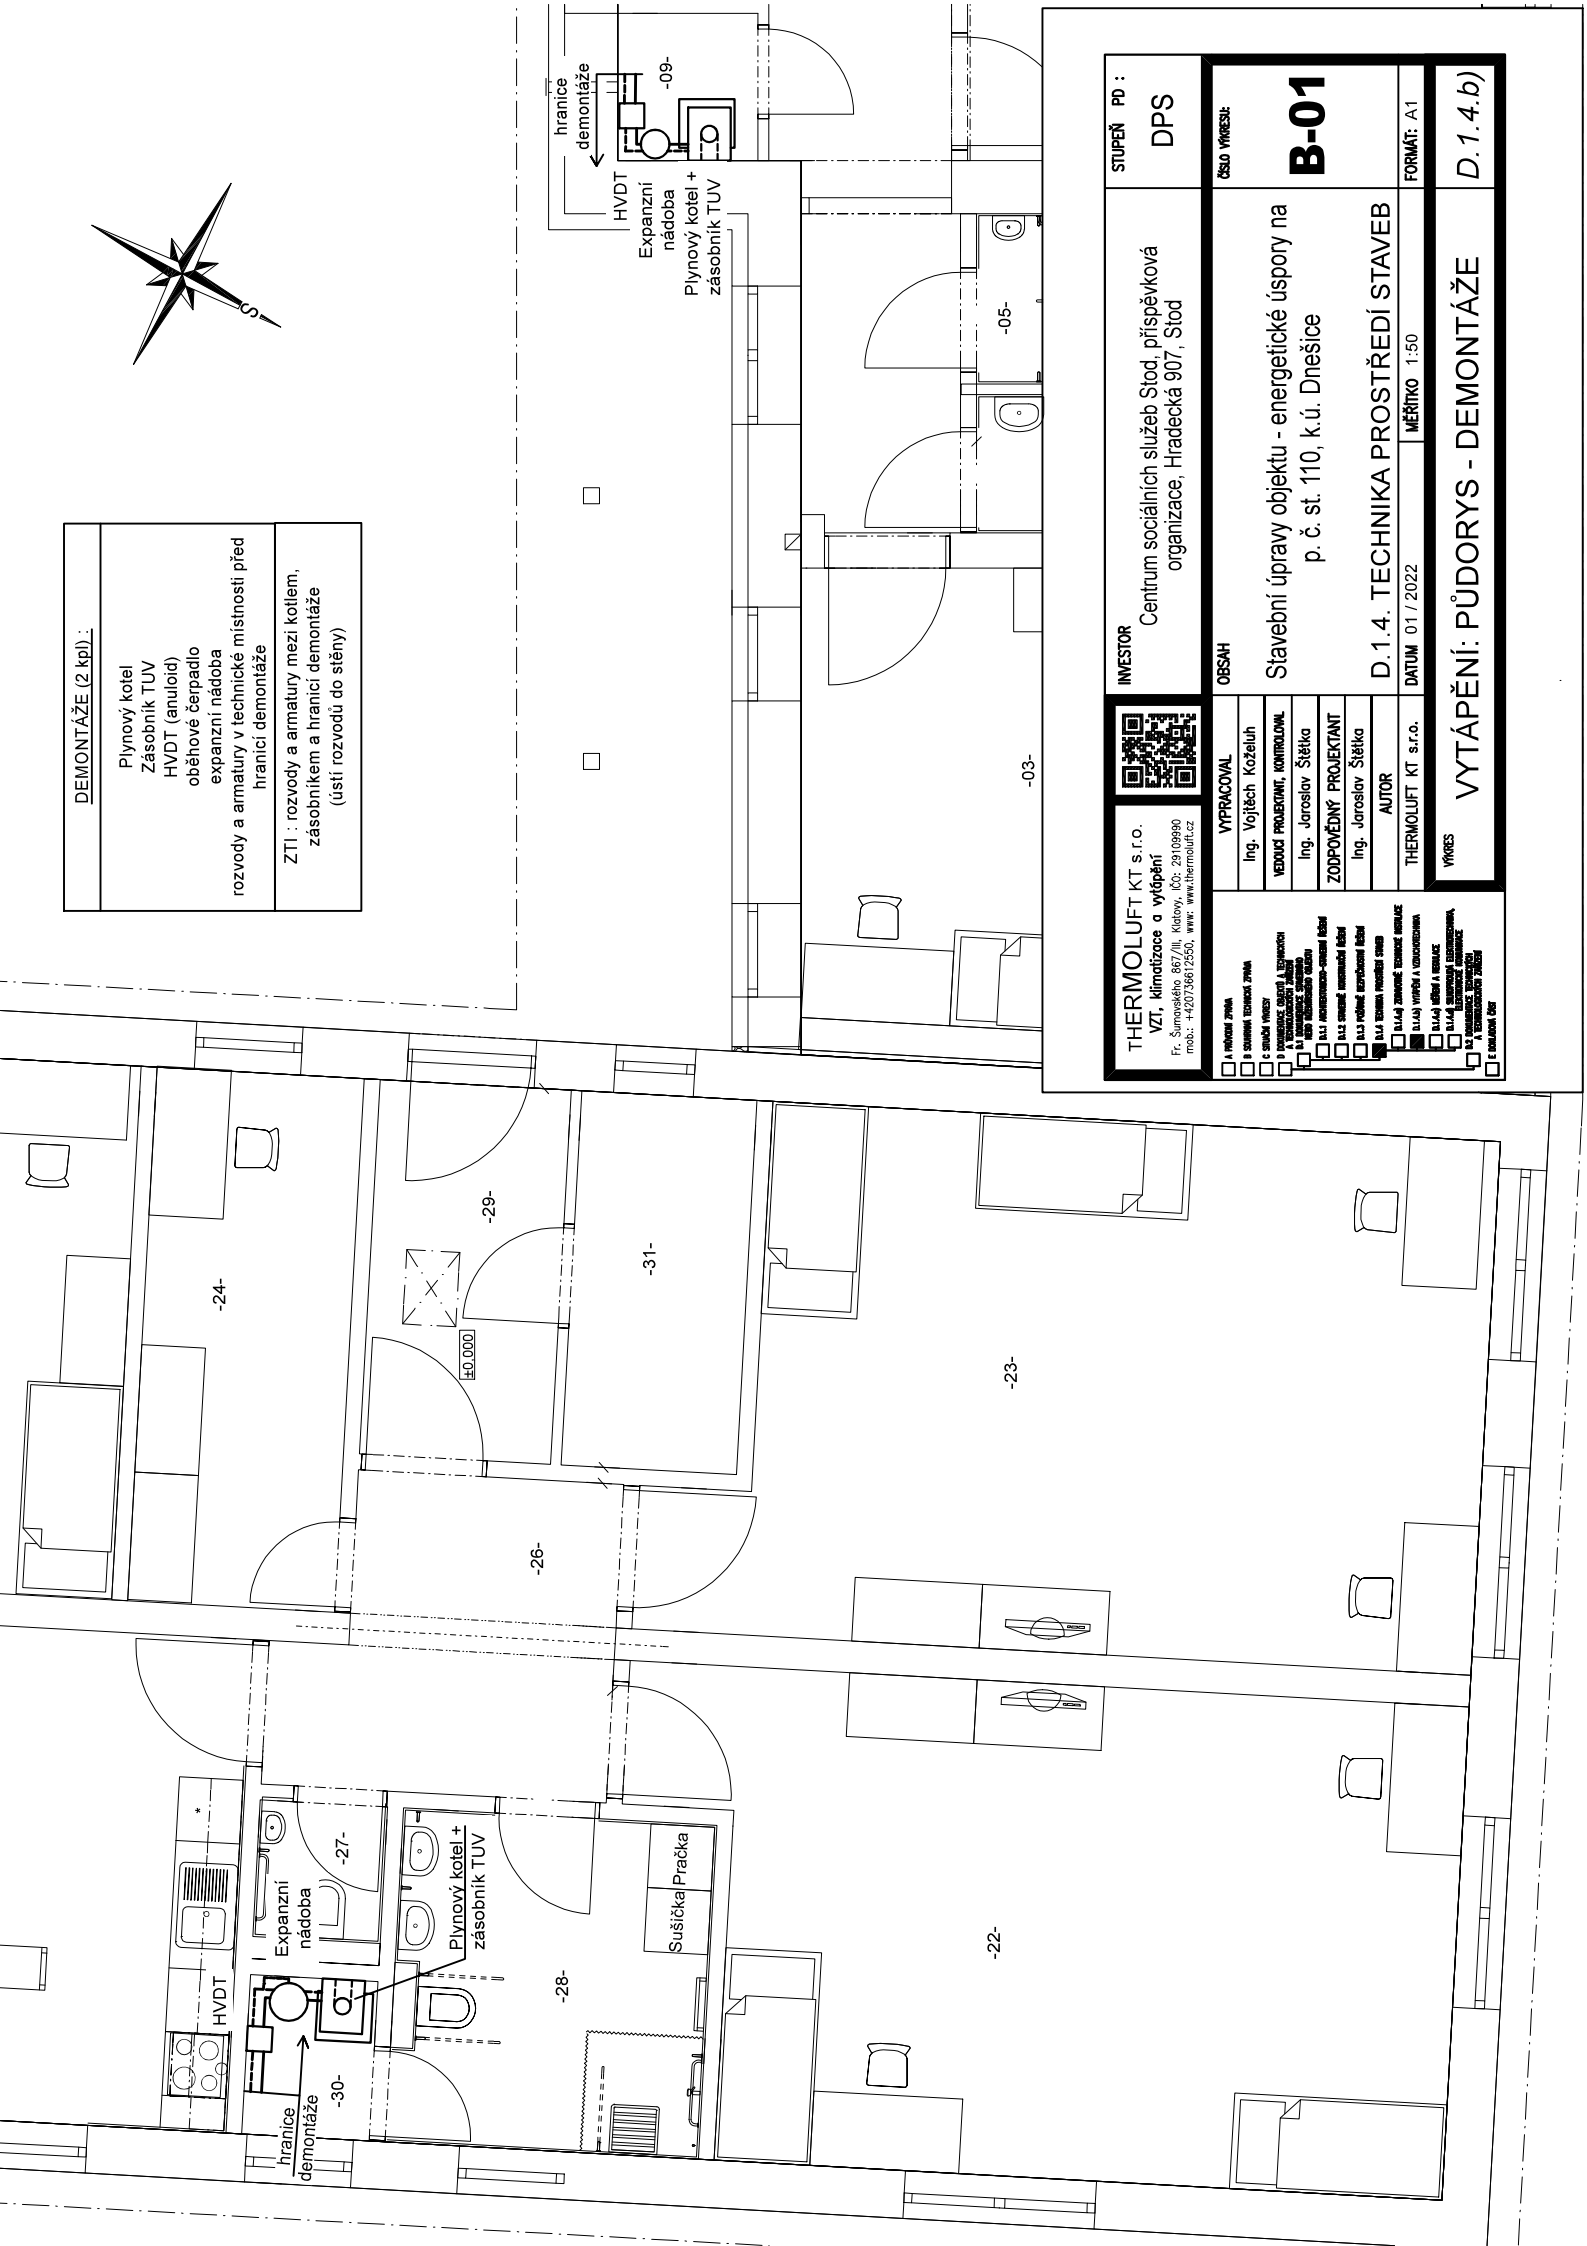

THERMOLIFT KT s.r.o. VZT, klimatizace a vytápění Fr. Šumavská 857/III, Kolový, IČO: 29109990 mob.: +420 736612550, www.thermofit.cz		INVESTOR Centrum sociálních služeb Stod, příspěvková organizace, Hradecká 907, Stod	STUPEŇ PD : DPS
<input type="checkbox"/> A VÝKONNÝ ZNAK <input type="checkbox"/> B SOUHRNNÁ TECHNICKÁ ZPRÁVA <input type="checkbox"/> C SOUHRNNÝ VÝKRES <input type="checkbox"/> D KONSTRUKČNÍ ÚČETNÍ A TECHNICKÝ <input type="checkbox"/> E KONSTRUKČNÍ ZPRÁVA <input type="checkbox"/> F KONSTRUKČNÍ VÝKRES <input type="checkbox"/> G KONSTRUKČNÍ VÝKRES <input type="checkbox"/> H KONSTRUKČNÍ VÝKRES <input type="checkbox"/> I KONSTRUKČNÍ VÝKRES <input type="checkbox"/> J KONSTRUKČNÍ VÝKRES <input type="checkbox"/> K KONSTRUKČNÍ VÝKRES <input type="checkbox"/> L KONSTRUKČNÍ VÝKRES <input type="checkbox"/> M KONSTRUKČNÍ VÝKRES <input type="checkbox"/> N KONSTRUKČNÍ VÝKRES <input type="checkbox"/> O KONSTRUKČNÍ VÝKRES <input type="checkbox"/> P KONSTRUKČNÍ VÝKRES <input type="checkbox"/> Q KONSTRUKČNÍ VÝKRES <input type="checkbox"/> R KONSTRUKČNÍ VÝKRES <input type="checkbox"/> S KONSTRUKČNÍ VÝKRES <input type="checkbox"/> T KONSTRUKČNÍ VÝKRES <input type="checkbox"/> U KONSTRUKČNÍ VÝKRES <input type="checkbox"/> V KONSTRUKČNÍ VÝKRES <input type="checkbox"/> W KONSTRUKČNÍ VÝKRES <input type="checkbox"/> X KONSTRUKČNÍ VÝKRES <input type="checkbox"/> Y KONSTRUKČNÍ VÝKRES <input type="checkbox"/> Z KONSTRUKČNÍ VÝKRES		OBSAH Stavební úpravy objektu - energetické úspory na p. č. st. 110, k.ú. Dnešice D.1.4. TECHNIKA PROSTŘEDÍ STAVEB Datum: 01 / 2022 Měřítko: 1:50	ČÍSLO VÝKRESU: B-01 FORMÁT: A1
VÝKRES VYTÁPĚNÍ: PŮDORYS - DEMONTÁŽE D.1.4.b)			