



SITUACE DOPRAVNÍHO ZNAČENÍ č. 2
M 1:500

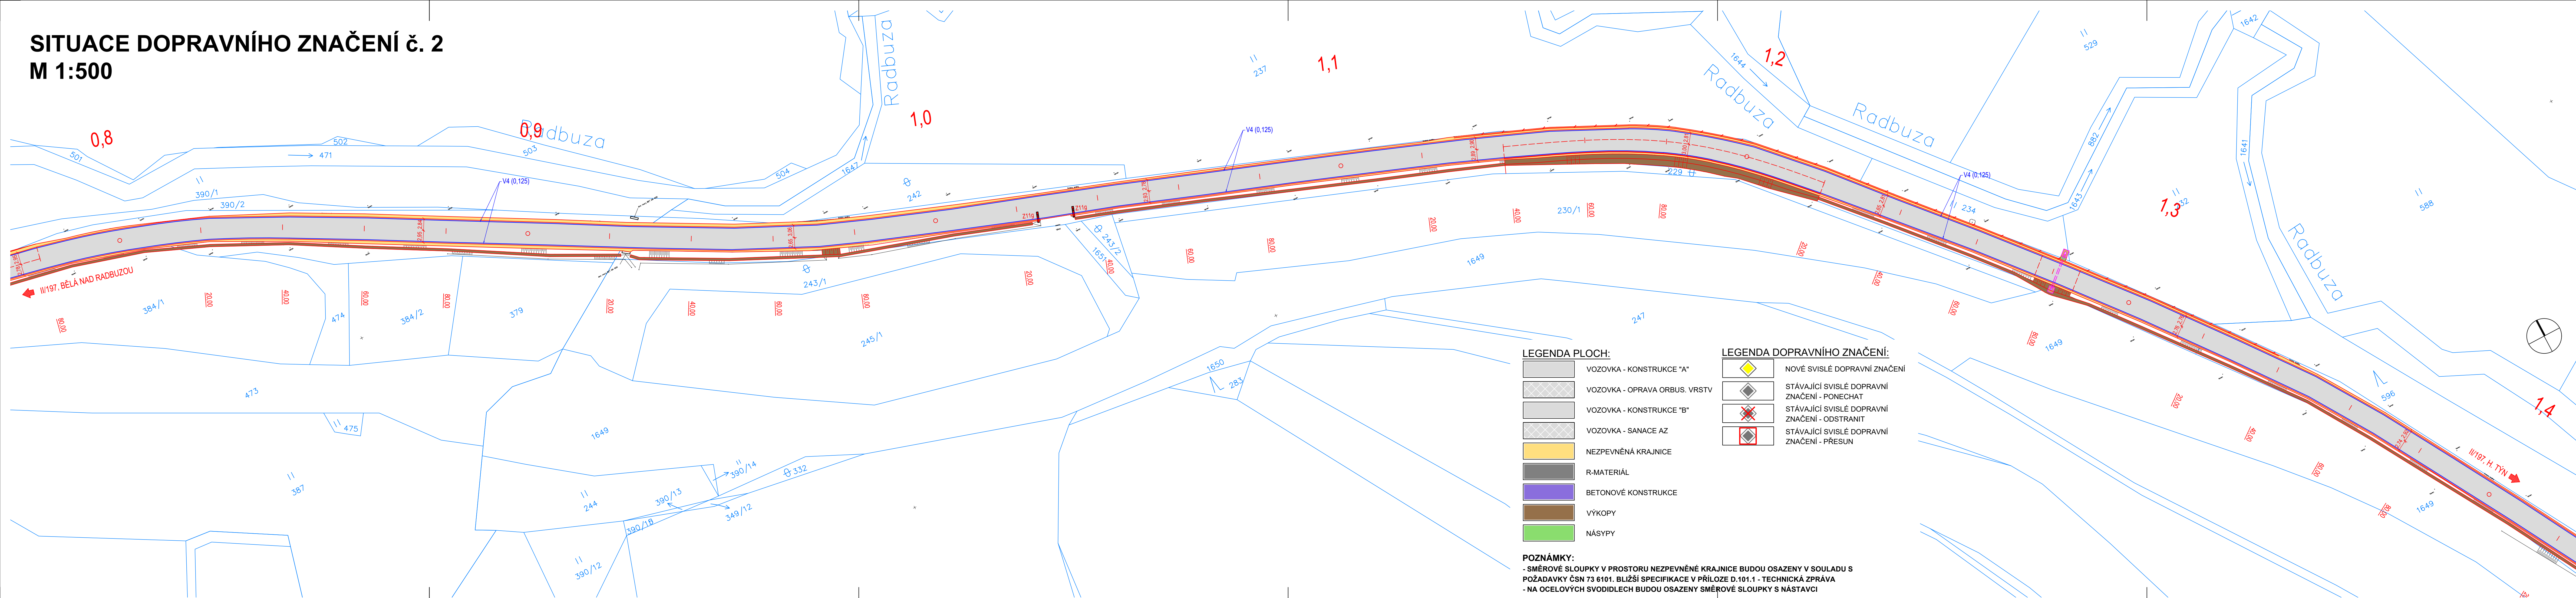

| | | | | |
|---|----------------|----------------|--|------------|
| VYPRACOVAL | PROJEKTANT | KONTROLOVAL | PRIME-COM Soutěžní systém S-JTSK Výškový systém B.p.v.  Soutěžní systém S-JTSK Výškový systém B.p.v. Tel: +420 773 646 723 E-mail: info@prime-com.cz ICO: 07772769 DIČ: CZ07772769 | |
| kolektiv | Ing. J. Bihary | Ing. J. Bihary | | |
| OBEC, KRAJ: Světlá nad Radbuzou, Plzeňský kraj | | | STUPĚŇ PD | PDP |
| OBJEDNATEL: Správa a údržba silnic Plzeňského kraje, p.o. | | | DATUM | 03/2023 |
| AKCE: II/195 a II/197 SVRŽNO - BĚLÁ NAD RADBUZOU, OPRAVA | | | ČÍSLO ZAKÁZKY | 22PC10 |
| OBSAH: | | | MĚŘÍTKO | 1 : 500 |
| | | | ČÍSLO PŘÍLOHY | PARE ČÍSLO |
| SITUACE DOPRAVNÍHO ZNAČENÍ č. 2 | | | C.4b | |