



naše značka
5002432168
vyřizuje
Renáta Korandová
datum
02.08.2021

Ing. Václav Vlček
Denisova 93
33901 Klatovy

Věc:
Stavební úpravy dílen

K.ú. - p.č.: Klatovy

Stavebník: Střední průmyslová škola, Klatovy, nábřeží Kpt. Nálepky 362, nábř. Kpt. Nálepky 362, 33901 Klatovy

Účel stanoviska: Předprojektová příprava

GasNet, s.r.o., jako provozovatel distribuční soustavy (PDS) a technické infrastruktury, zastoupený GasNet Služby, s.r.o., vydává toto stanovisko:

STANOVISKO (situace) Z HLEDISKA EXISTENCE PLYNÁRENSKÝCH ZAŘÍZENÍ

Podklady pro zpracování projektové dokumentace v ochranném a bezpečnostním pásmu plynárenského zařízení.

TOTO STANOVISKO NELZE POUŽÍT PRO JEDNÁNÍ SE STAVEBNÍM ÚŘADEM ANI PRO REALIZACI STAVBY.

V zájmovém prostoru stavby dojde k dotyku s těmito plynárenskými zařízeními:

- NTL plynovod DN200/OC a NTL plynovodní přípojky PE,OC
- neprovozovaná NTL plynovodní přípojka DN100/OC

Přílohou Vám předáváme orientační situaci plynárenských zařízení a plynovodních přípojek (dále jen PZ) ve správě naší společnosti. Poskytnutá orientační situace slouží pouze pro informaci o poloze PZ.

Poloha a rozsah PZ uvedený v příloze je platný ke dni vydání tohoto stanoviska.

Informace o možnosti poskytnutí polohy stávajících PZ ve správě GasNet, s.r.o. v digitální podobě získáte na adrese: <https://dpo.gasnet.cz/zadost-o-vektorova-data>

Pro upřesnění polohy PZ doporučujeme provést jeho vytýčení, příp. ověřit jeho polohu sondami. Vytýčení bude provedeno bezplatně na základě Vaší žádosti: <https://www.gasnet.cz/cs/ds-vytyceni-pz/>

Stanovisko NELZE použít k povolení nebo pro realizaci stavby.

Projektovou dokumentaci, ve které budou zakreslena PZ dle poskytnutých mapových nebo elektronických podkladů požadujeme předložit k odsouhlasení podáním žádosti na portálu Distribuce plynu online: <https://dpo.gasnet.cz/zadost-o-stanovisko>

Dokumentace bude vypracována ve smyslu stavebního zákona č. 183/2006 Sb. ve znění pozdějších předpisů.

Upozorňujeme, že se v zájmovém území vyznačeném v příloze tohoto stanoviska mohou nacházet PZ, která jsou ve fázi výstavby a doposud nebyla předána GasNet, s.r.o. k provozování.

GasNet Služby, s.r.o.

Plynárenská 499/1 · Zábřovice · 602 00 Brno · T 555 90 10 10 · www.gasnet.cz

IČ: 27935311 · DIČ: CZ27935311

Zápis do obchodního rejstříku: Krajský soud v Brně, sp. zn. C 57165, dne 26. 7. 2007

Certificate of incorporation: Regional Court in Brno, ref. number C 57165, on 26th July 2007

Zákaznická linka GasNet 555 90 10 10, info@gasnet.cz, www.gasnet.cz

V zájmovém území se mohou nacházet PZ jiných vlastníků či správců, případně i dlouhodobě nefunkční/neprovozovaná PZ bez dostupných informací o jejich poloze a vlastnictví. Tato PZ NEJSOU v příloze vyznačena a nejsou předmětem tohoto stanoviska.

Za správnost a úplnost dokumentace předložené s žádostí včetně jejího souladu s platnými předpisy plně zodpovídá její zpracovatel. Stanovisko nenahrazuje případná další stanoviska k jiným částem stavby.

V případě další korespondence nebo jednání (např. změna stavby) uvádějte naši značku - 5002432168 a datum tohoto stanoviska. Kontakty jsou k dispozici na <https://www.gasnet.cz/cs/kontaktni-system/>.



GasNet, s.r.o.
zastoupená společností GasNet Služby, s.r.o., IČ 27935311
Renáta Korandová
Technik externích požadavků-Čechy
Oddělení zpracování ext. požadavků-Čechy
RENATA.KORANDOVA@GASNET.CZ





Zažádejte o vytyčení







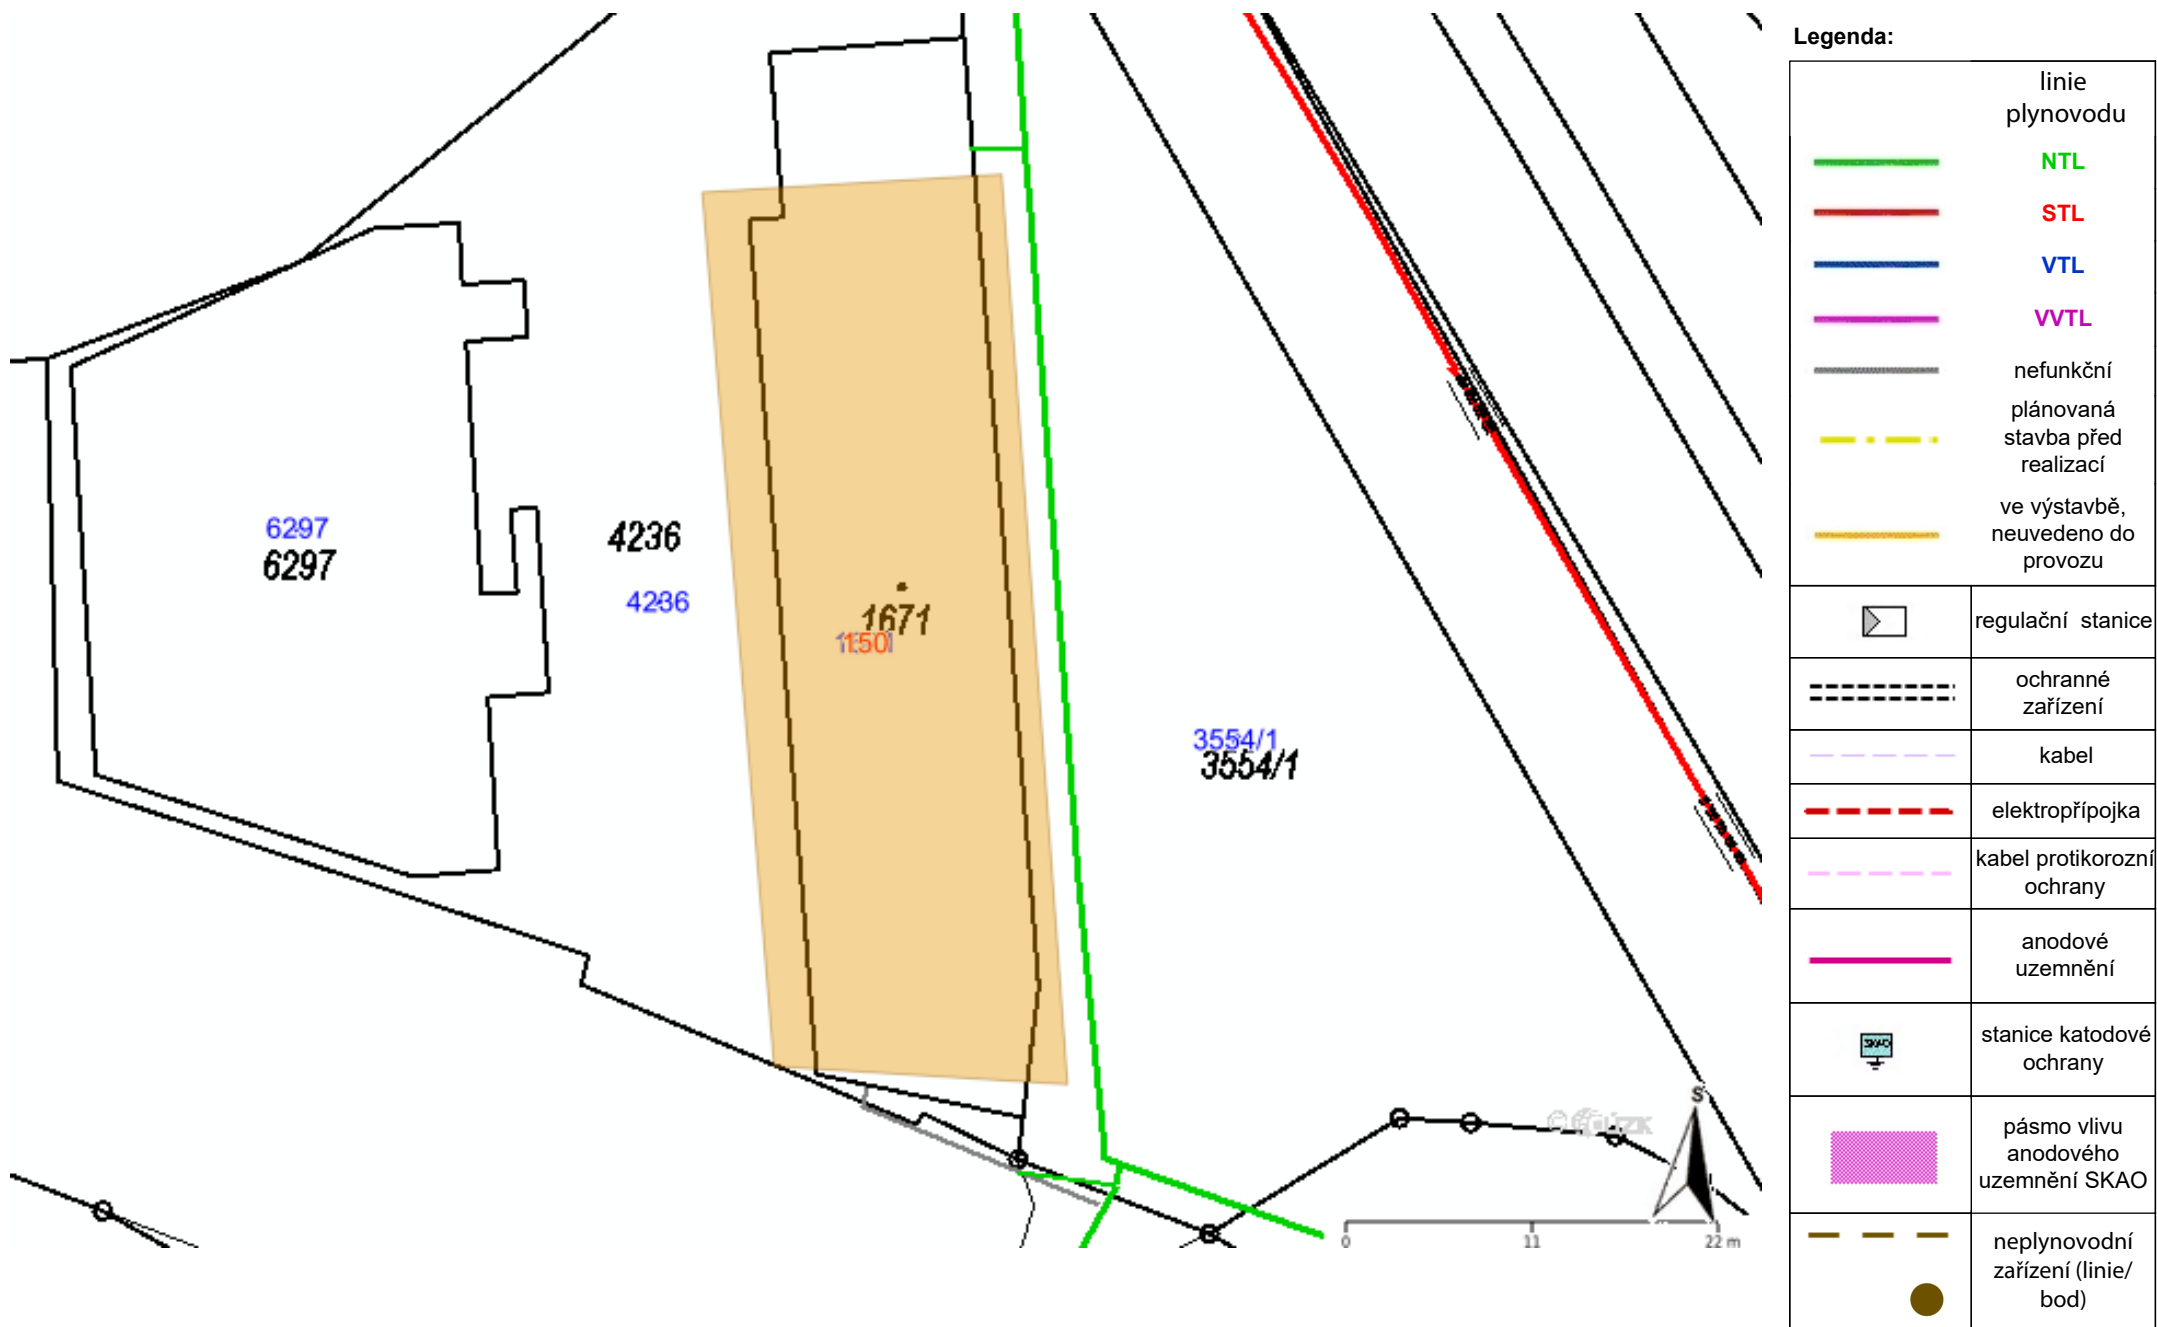

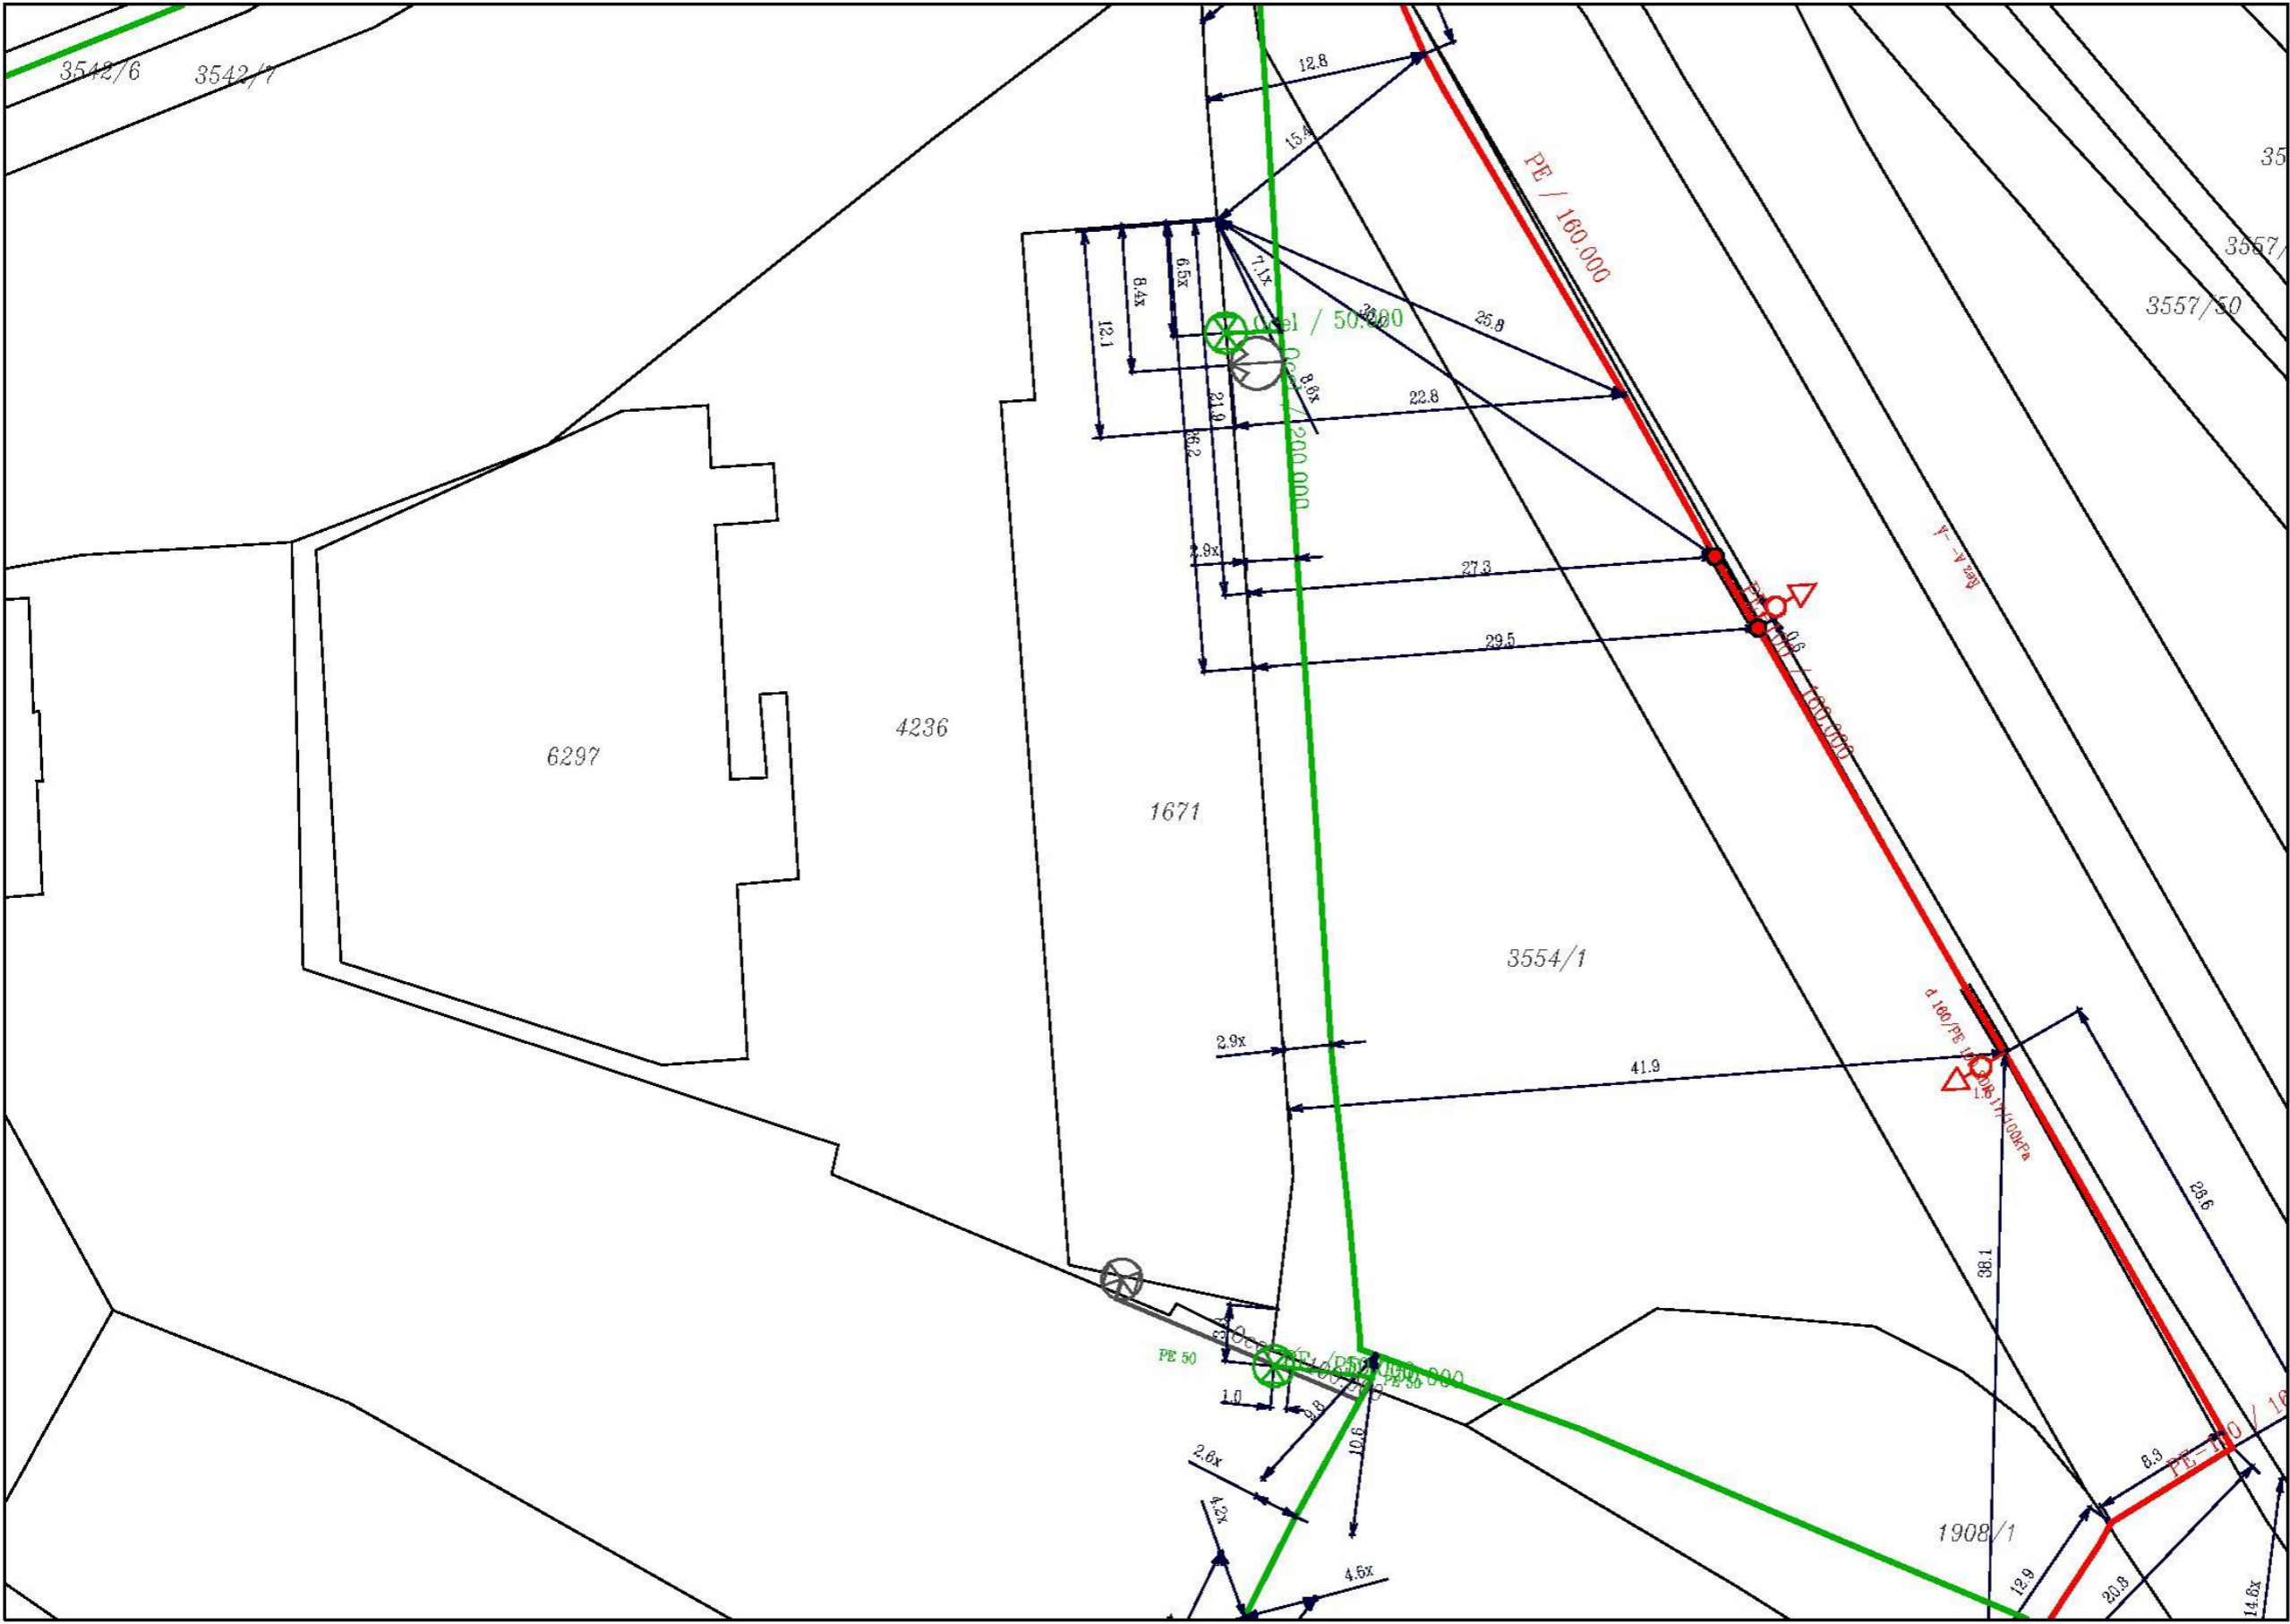




 


Přílohy: Orientační zakres plynárenského zařízení, Detailní zakres plynárenského zařízení, Ověřená příloha žadatele


Příloha: Orientační zakres plynárenského zařízení. Tato příloha je nedílnou součástí stanoviska č. 5002432168 ze dne 02.08.2021.

Provozovatel DS: GasNet, s.r.o.; Stavebník: Střední průmyslová škola, Klatovy, nábreží Kpt. Nálepky 362 , nábr. Kpt. Nálepky 362 , 33901 Klatovy. K.ú.: Klatovy.





| Legenda: | |
|---|-------------------------------------|
|  | linie plynovodu NTL |
|  | STL |
|  | VTL |
|  | WTL |
|  | nefunkční |
|  | plánovaná stavba před realizací |
|  | ve výstavbě, neuvedeno do provozu |
|  | regulační stanice |
|  | ochranné zařízení |
|  | kabel |
|  | elektropřípojka |
|  | kabel protikoroziční ochrany |
|  | anodové uzemnění |
|  | stanice katodové ochrany |
|  | pásmo vlivu anodového uzemnění SKAO |
|  | neplynovodní zařízení (linie/ bod) |

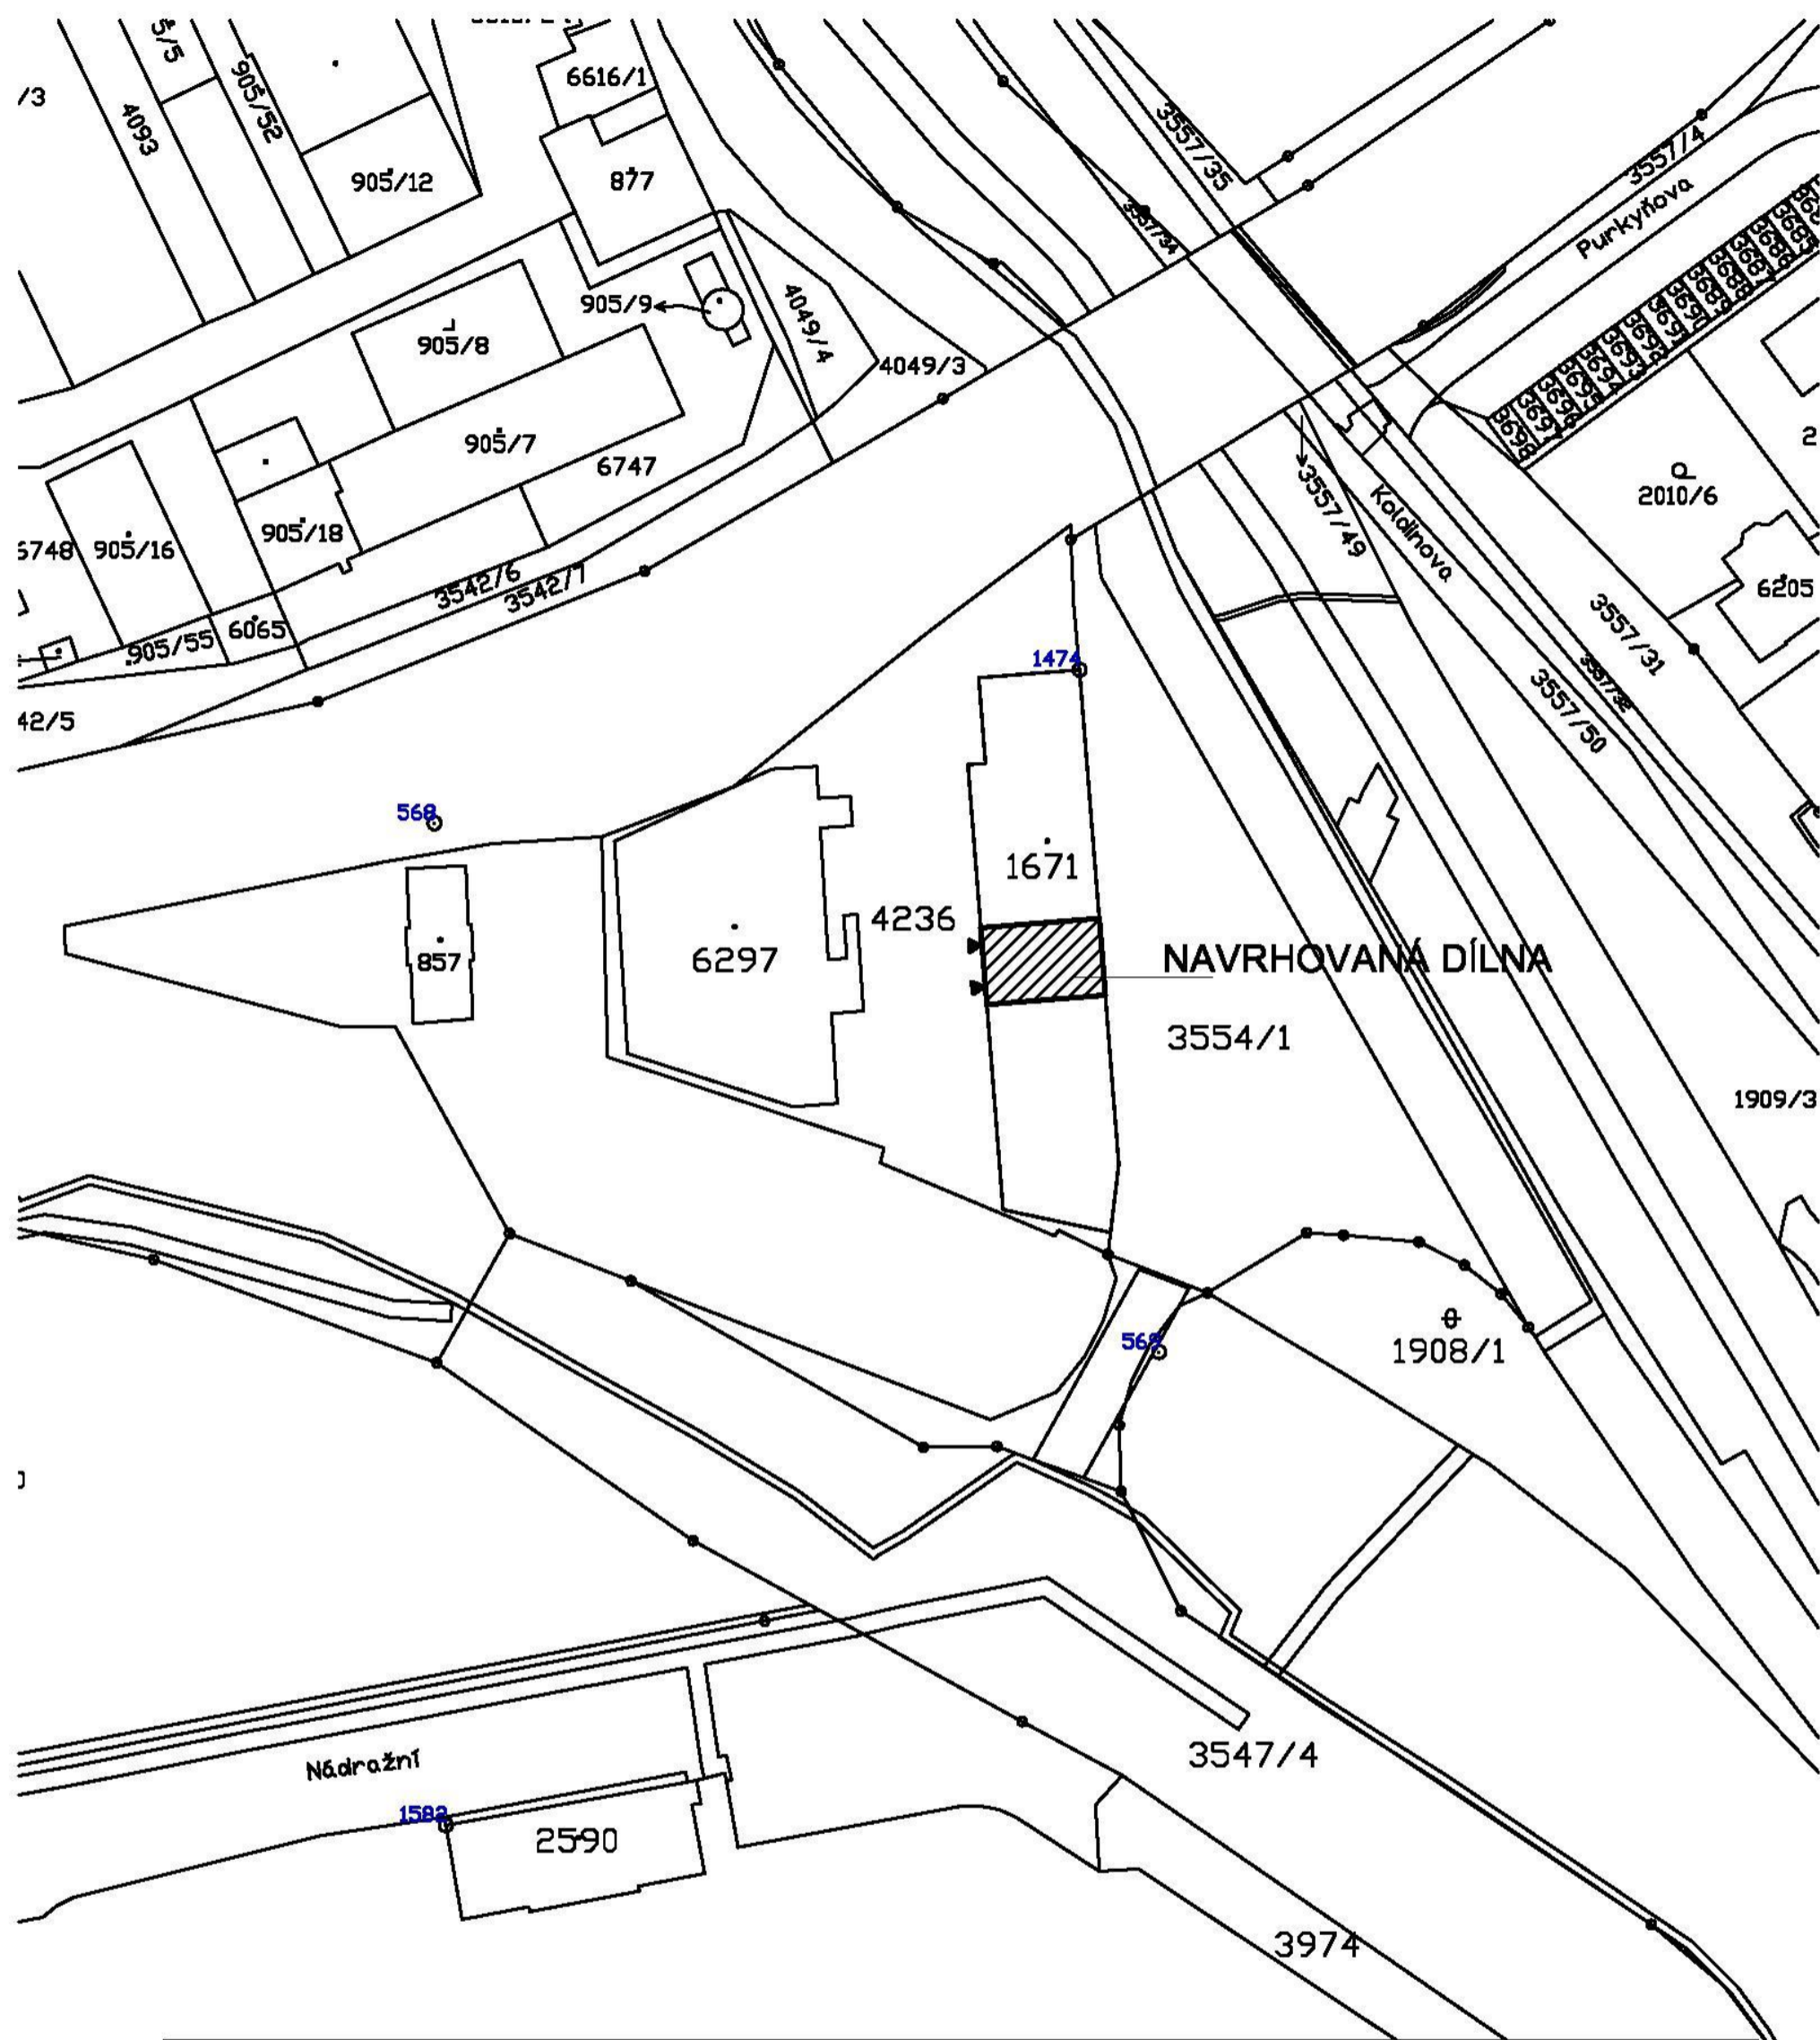

| | | |
|--|--|--------------------|
| Stavebník: Střední průmyslová škola nábřeží Kpt.Nálepky 362/III 339 01 Klatovy | Projektant : Projektová a znalecká kancelář s.r.o. Ing. Václav Vlček Klatovy - Denisova 93/I tel.376 322 489, info@vlcekvaclav.cz | |
| Stavební úpravy dílny 5 a 6 na st.p.č.1671 v k.ú. Klatovy | C. Situační výkresy | Ing. V. Vlček |
| | | J.Maňasová |
| Katastrální situační výkres | Datum : 07/2021 | Číslo výkresu: C.1 |
| | Měřítko: 1:1000 | Číslo výtisku : |