



Půdorys zábradlí - výtok

M 1 : 50

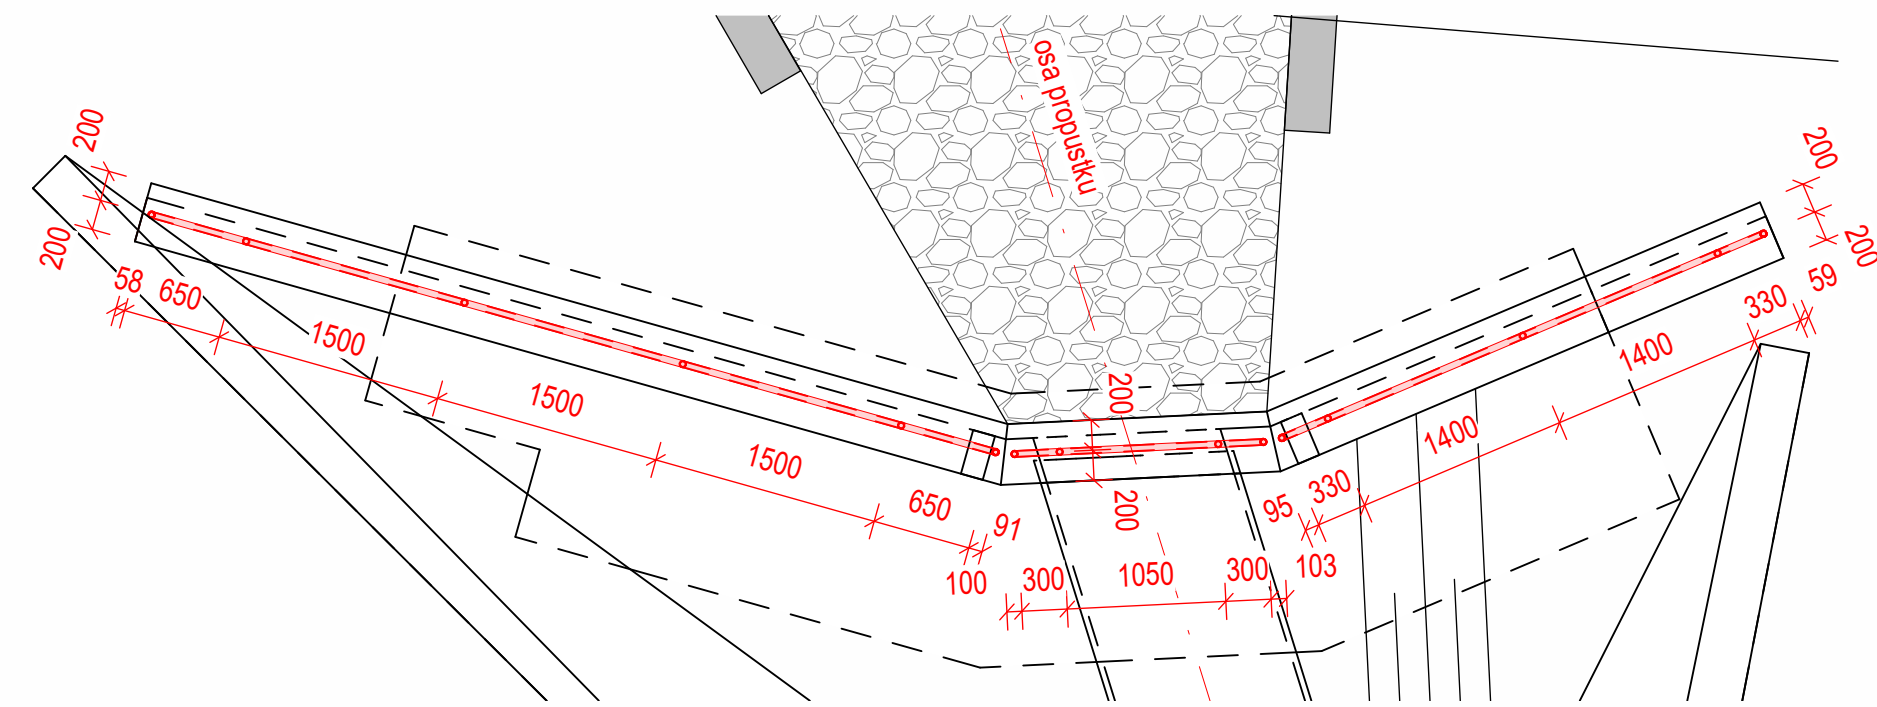


Pohled 1

M 1 : 50

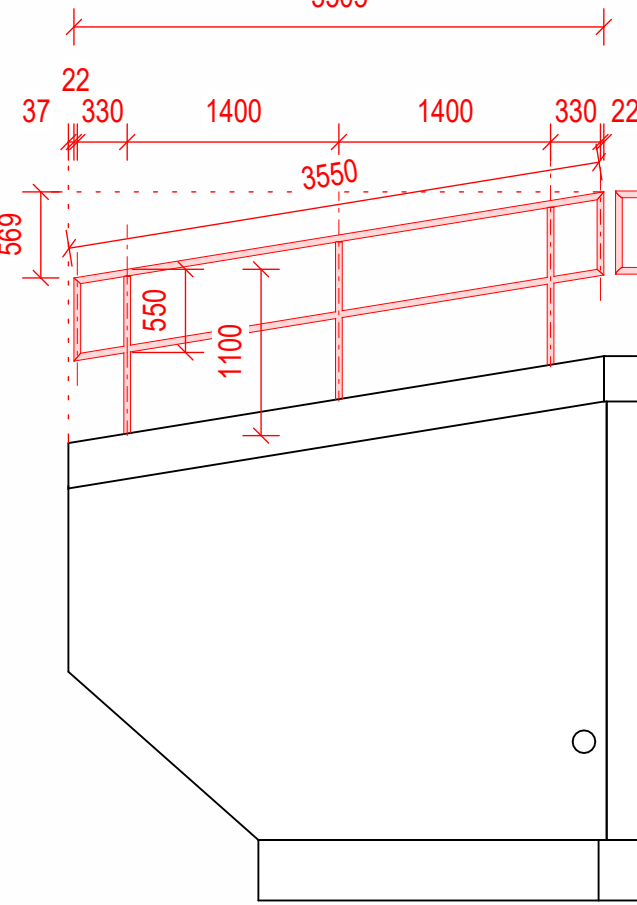


Pohled 2

M 1 : 50

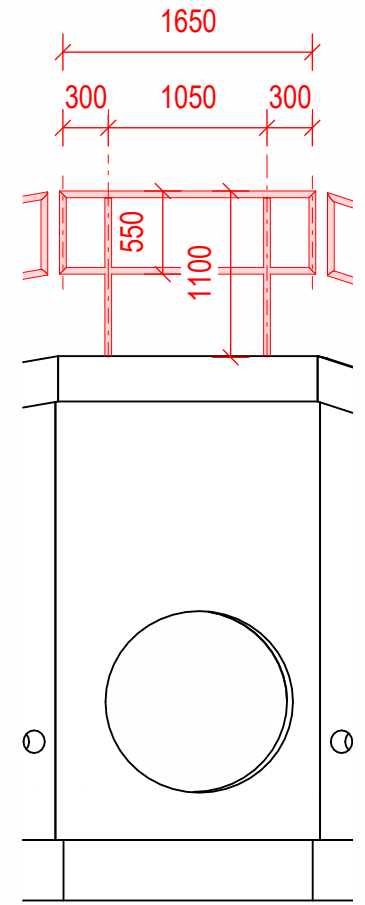


Pohled 3

M 1 : 50

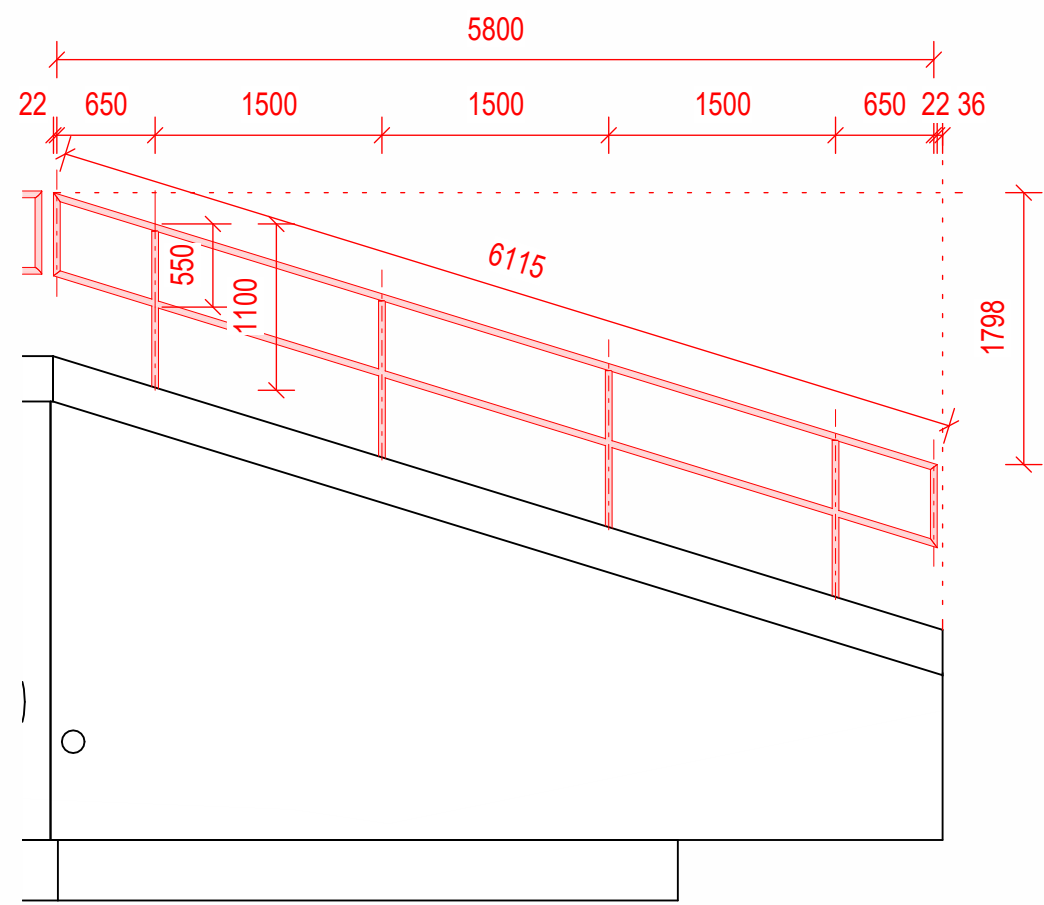


Půdorys zábradlí - nátok

M 1 : 50

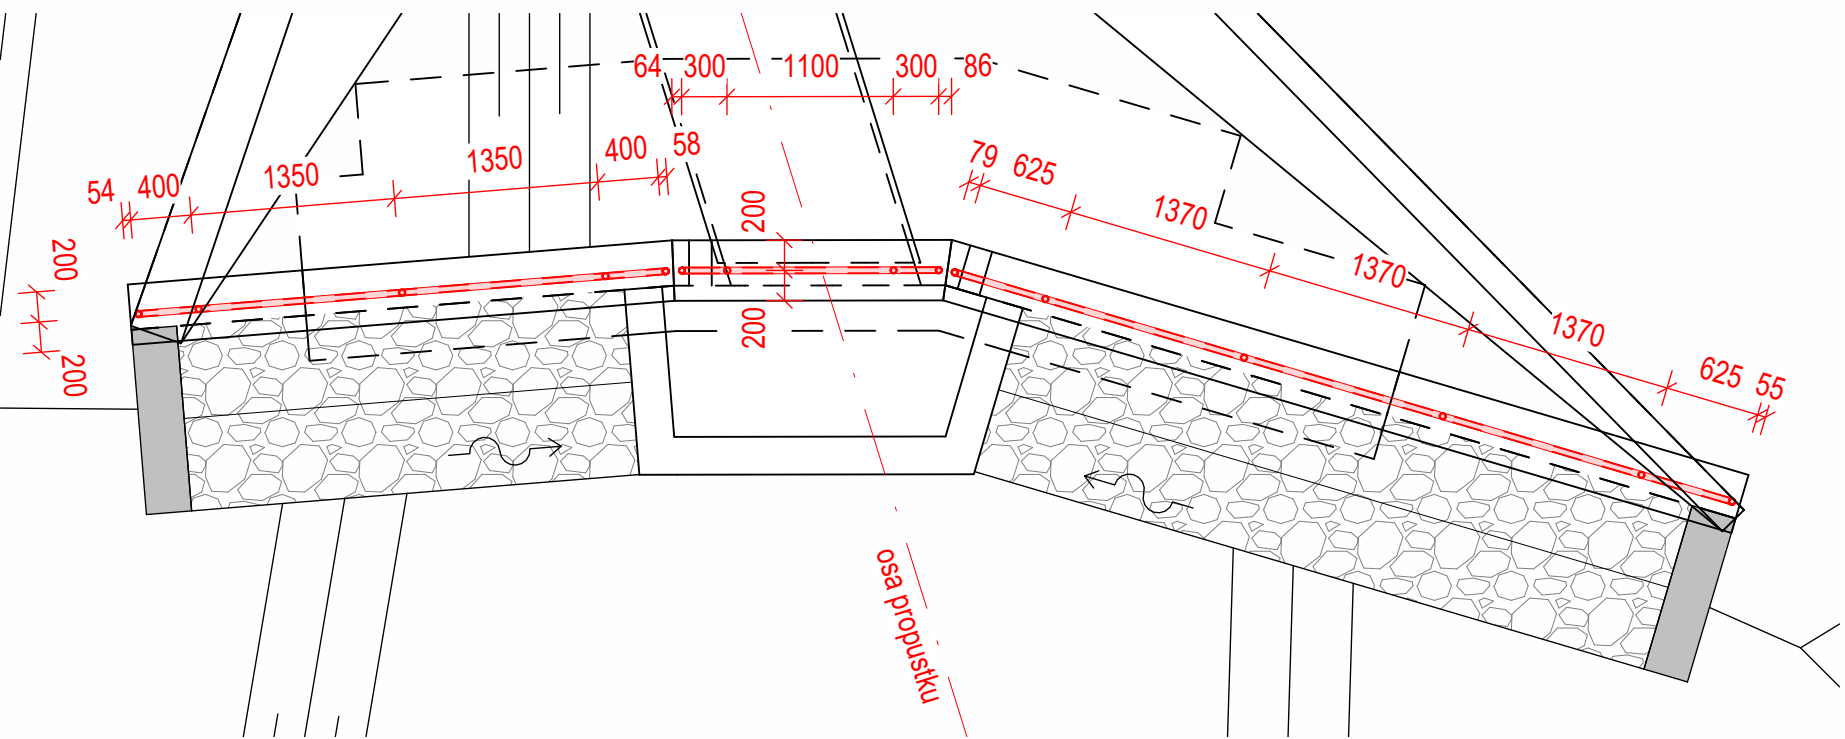


Pohled

M 1 : 50

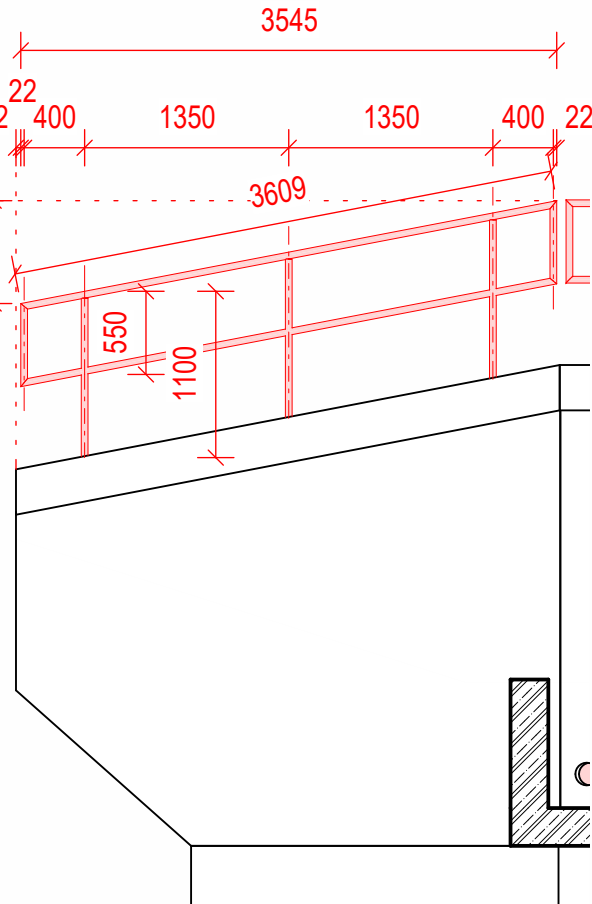


Pohled

M 1 : 50

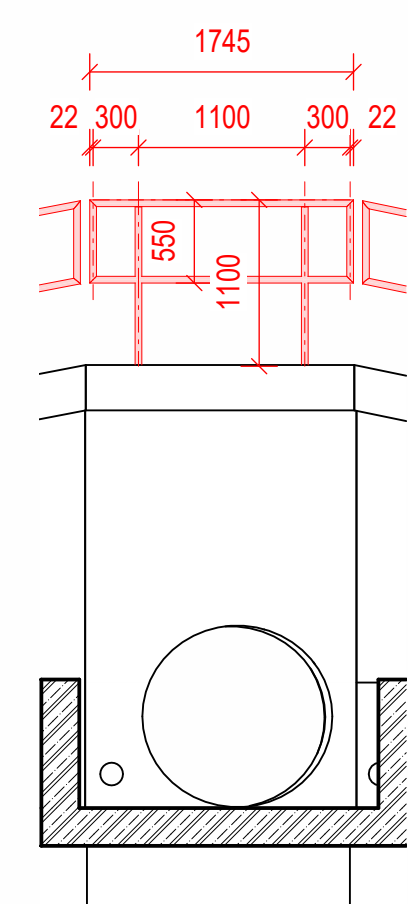


Pohled

M 1 : 50

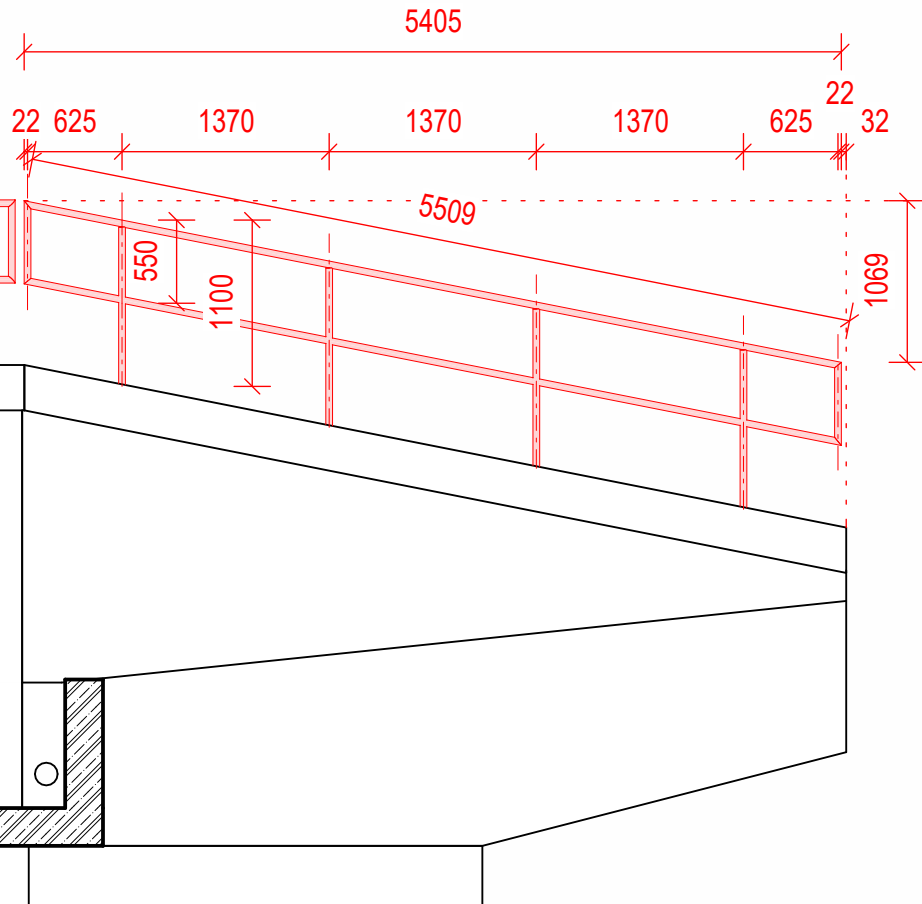


Půdorys svodidla

M 1 : 100

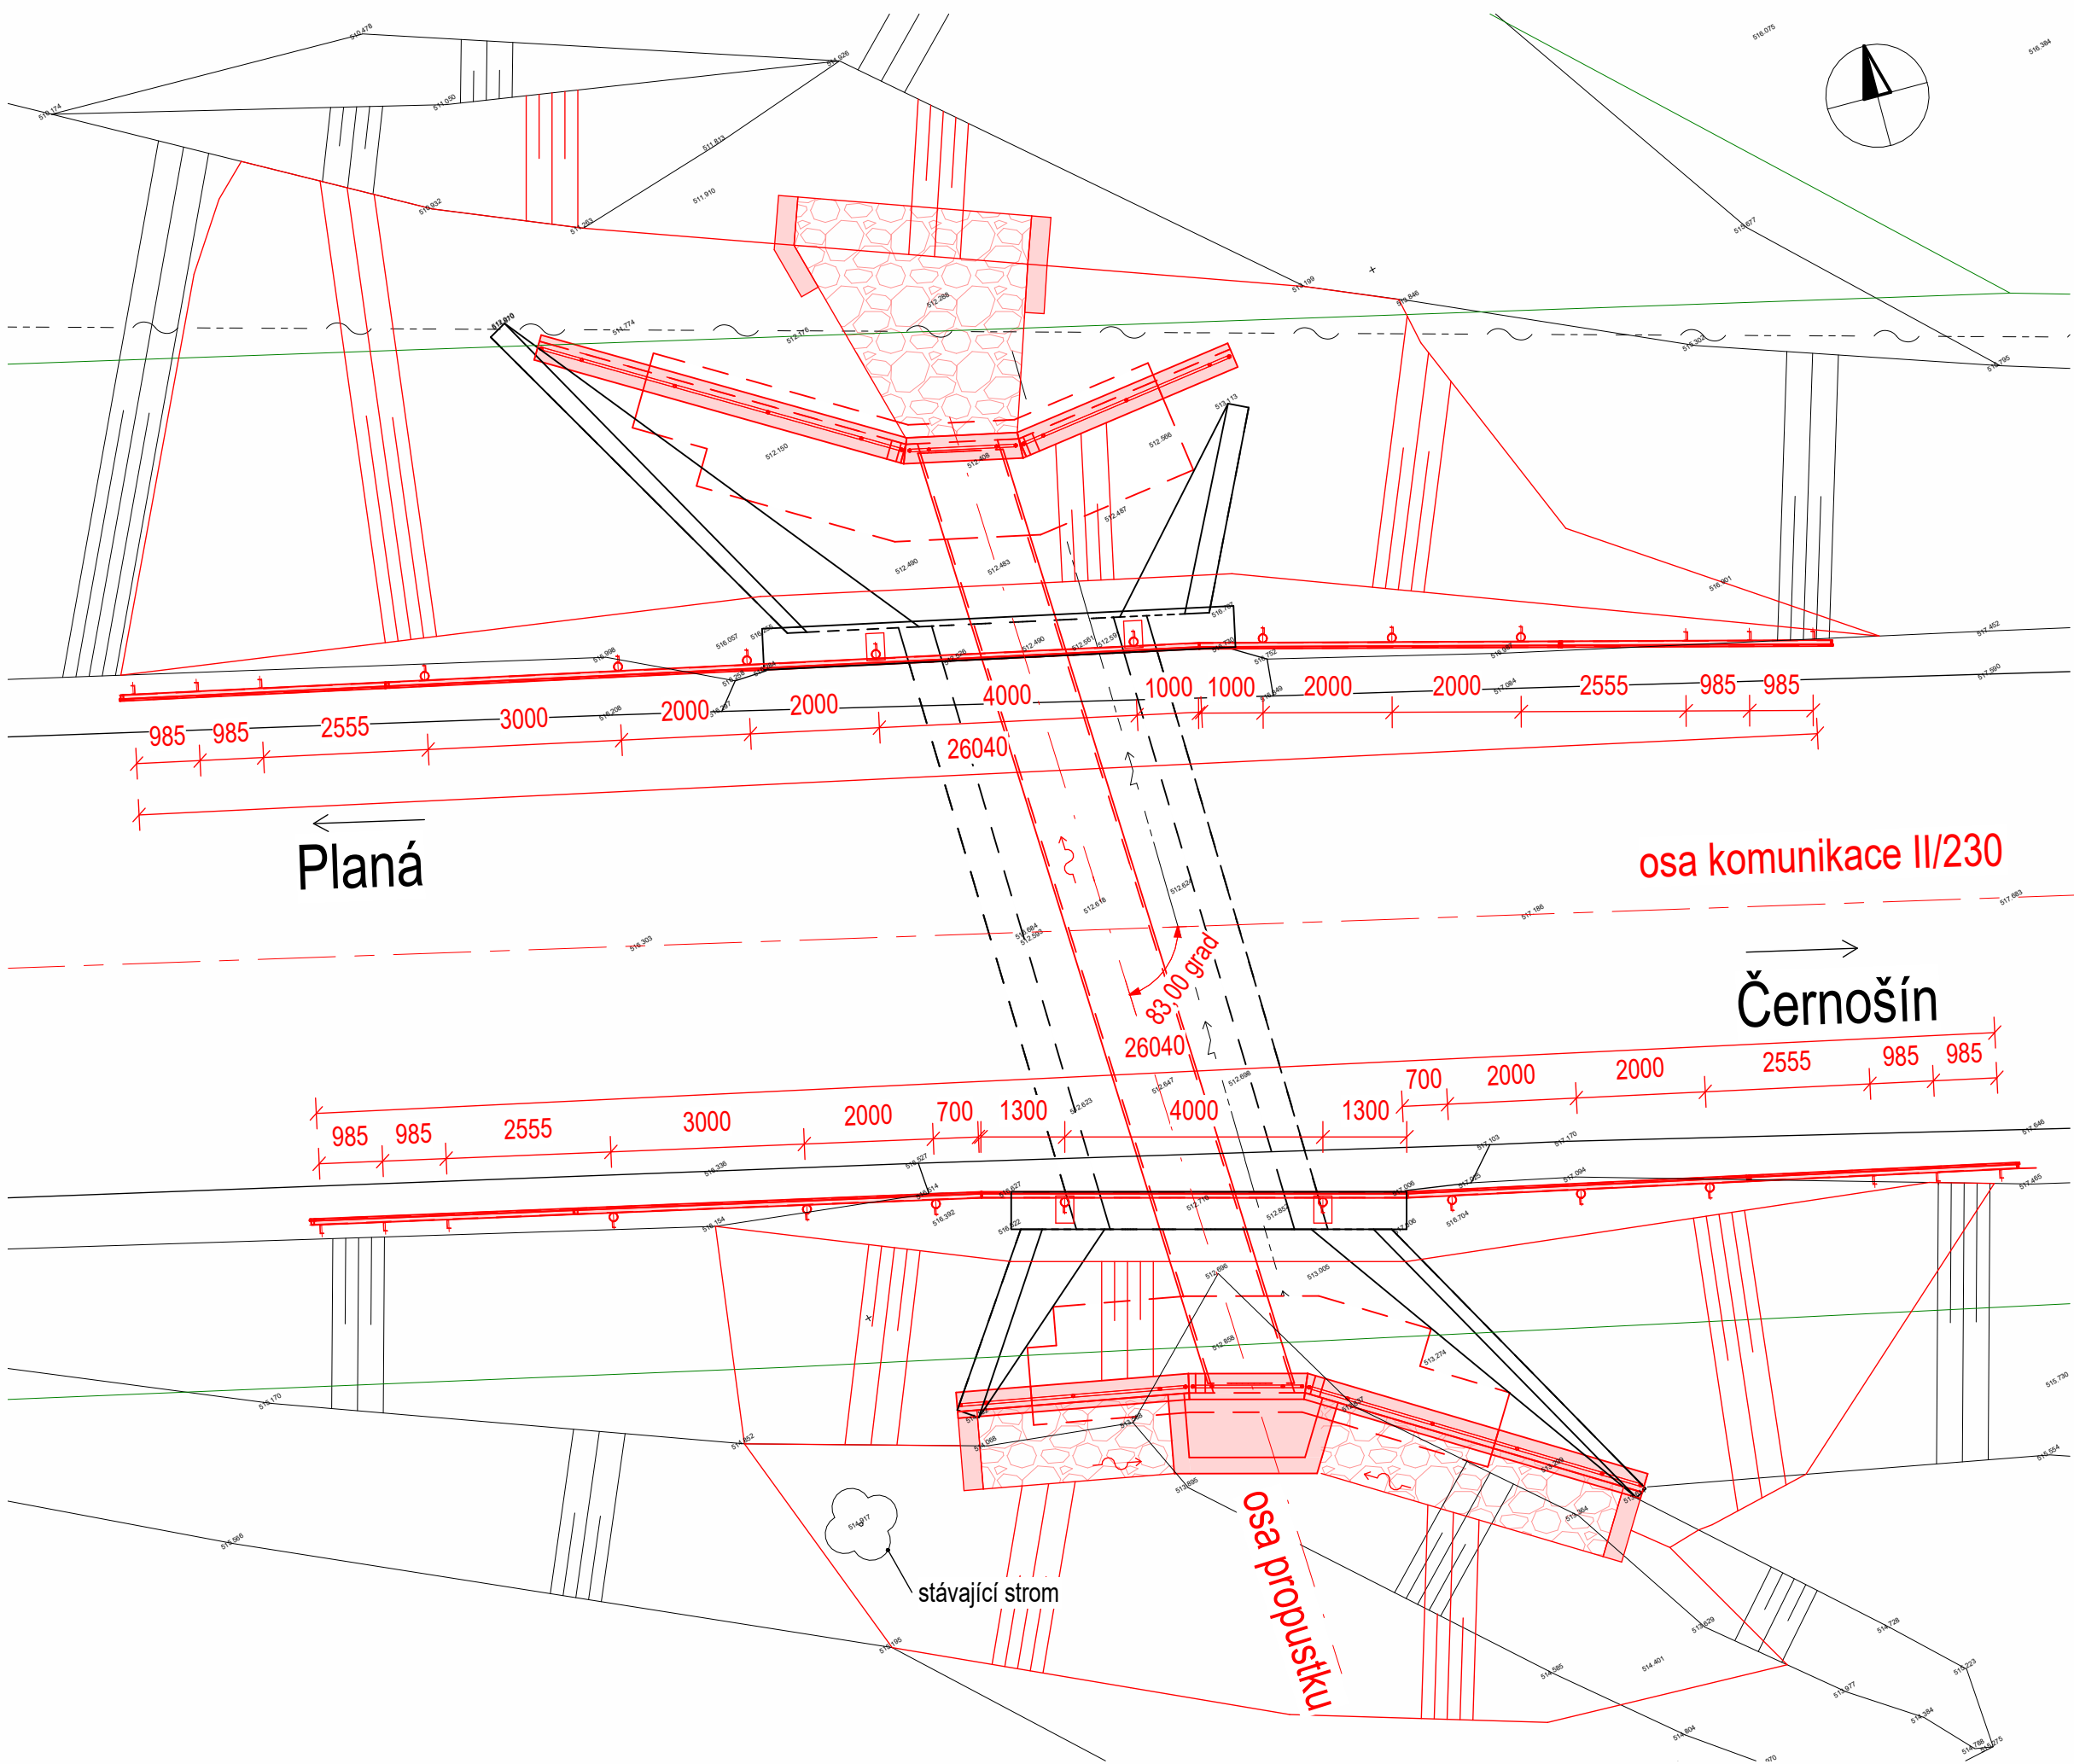

Kotvení zábradlí


M 1 : 20

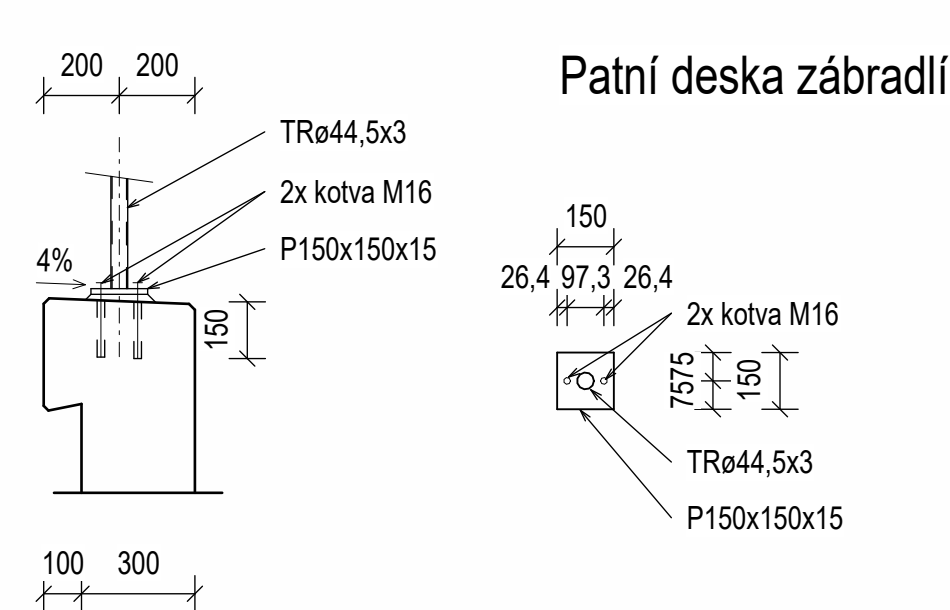


Délka všech trubek	
Profil	Celková délka
TRø44,5x3	70,0 m

Kotvení svodidla v římse

M 1 : 20

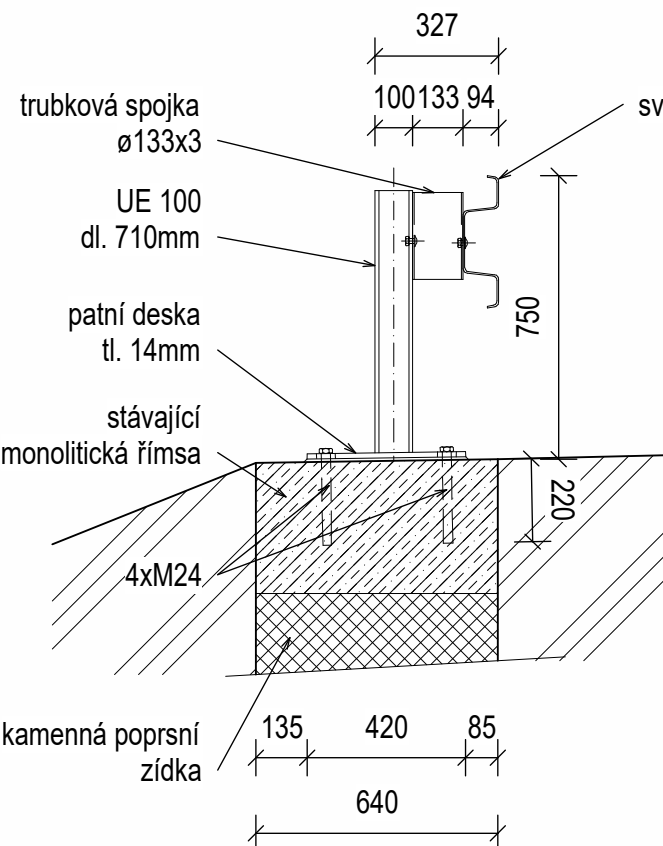

Patní deska svodidla

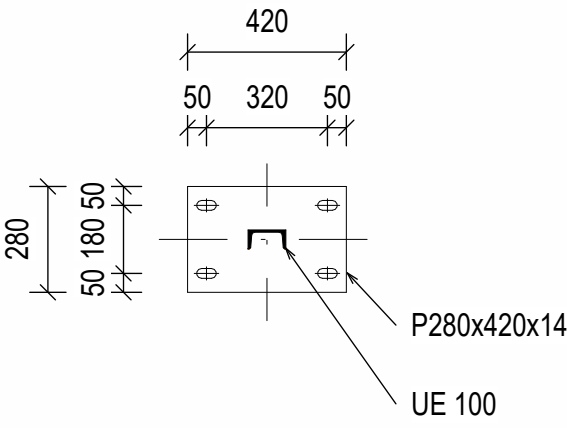


Poznámka


1. Zábradlí bude kotveno pomocí vrtaných kotev.
2. Sloupky budou osazovány na vrstvu plastmalty min. tl. 15 mm.
3. Výkres slouží jako podklad pro vypracování VTD.
4. PKO se provede dle TKP kap. 19.
5. Barvu vrchního nátěru určí investor.

Použitý materiál zábradlí:
Ocel S235 JR

Jižní pohled

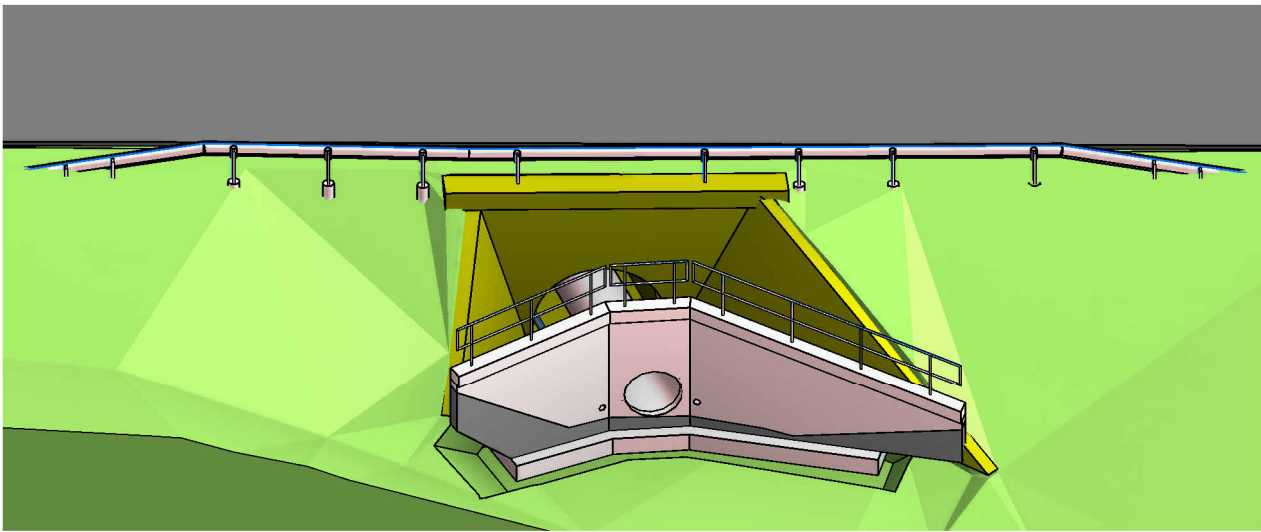

Severní pohled

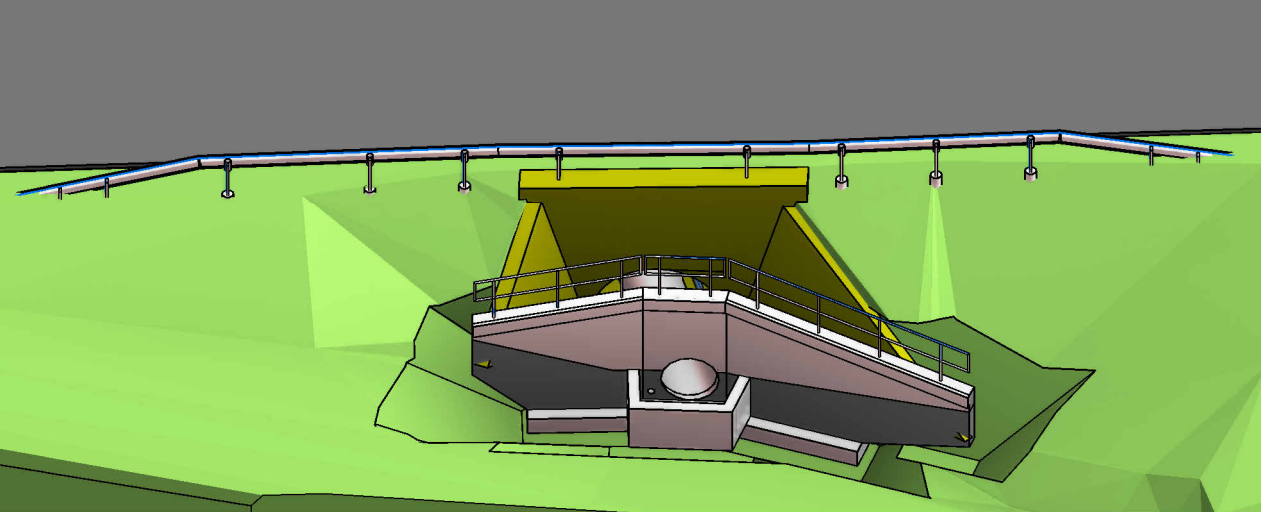

Správa a údržba silnic Plzeňského kraje, příspěvková organizace
Koterovská 462/162, 326 00 Plzeň

SOUŘADNICOVÝ SYSTÉM : S-JTSC

VÝŠKOVÝ SYSTÉM : Bpv

					Číslo soupravy :
Číslo	Změna	Vypracoval	Kontrola	Datum	

		Antalův Stálek 1859/34 140 00 Praha 4 Tel.: (+420) 244 104 010 E-mail: info@vinconsult.cz Fax: (+420) 244 104 090	
Zodp. projektant stavby : Ing. Pavel Kormaňák		Zodpovědný projektant objektu : Ing. Pavel Kormaňák	
Objednatel : SÚS Plzeňského kr.		Kraj : Plzeňský	
MÚ : Černošice		Datum : 28/11/22	
Formát : 8x4		Měřítko : 1:100, 1:50, 1:20	
Číslo zakázky : 75322.1		Stupeň : PDPS	
Část : -		Příloha : 08	