



MOST EV. Č. 180-004 LEDCE, PŘESTAVBA
SO 001 PŘEHLEDNÉ VÝKRESY

PŮDORYS, M 1:100

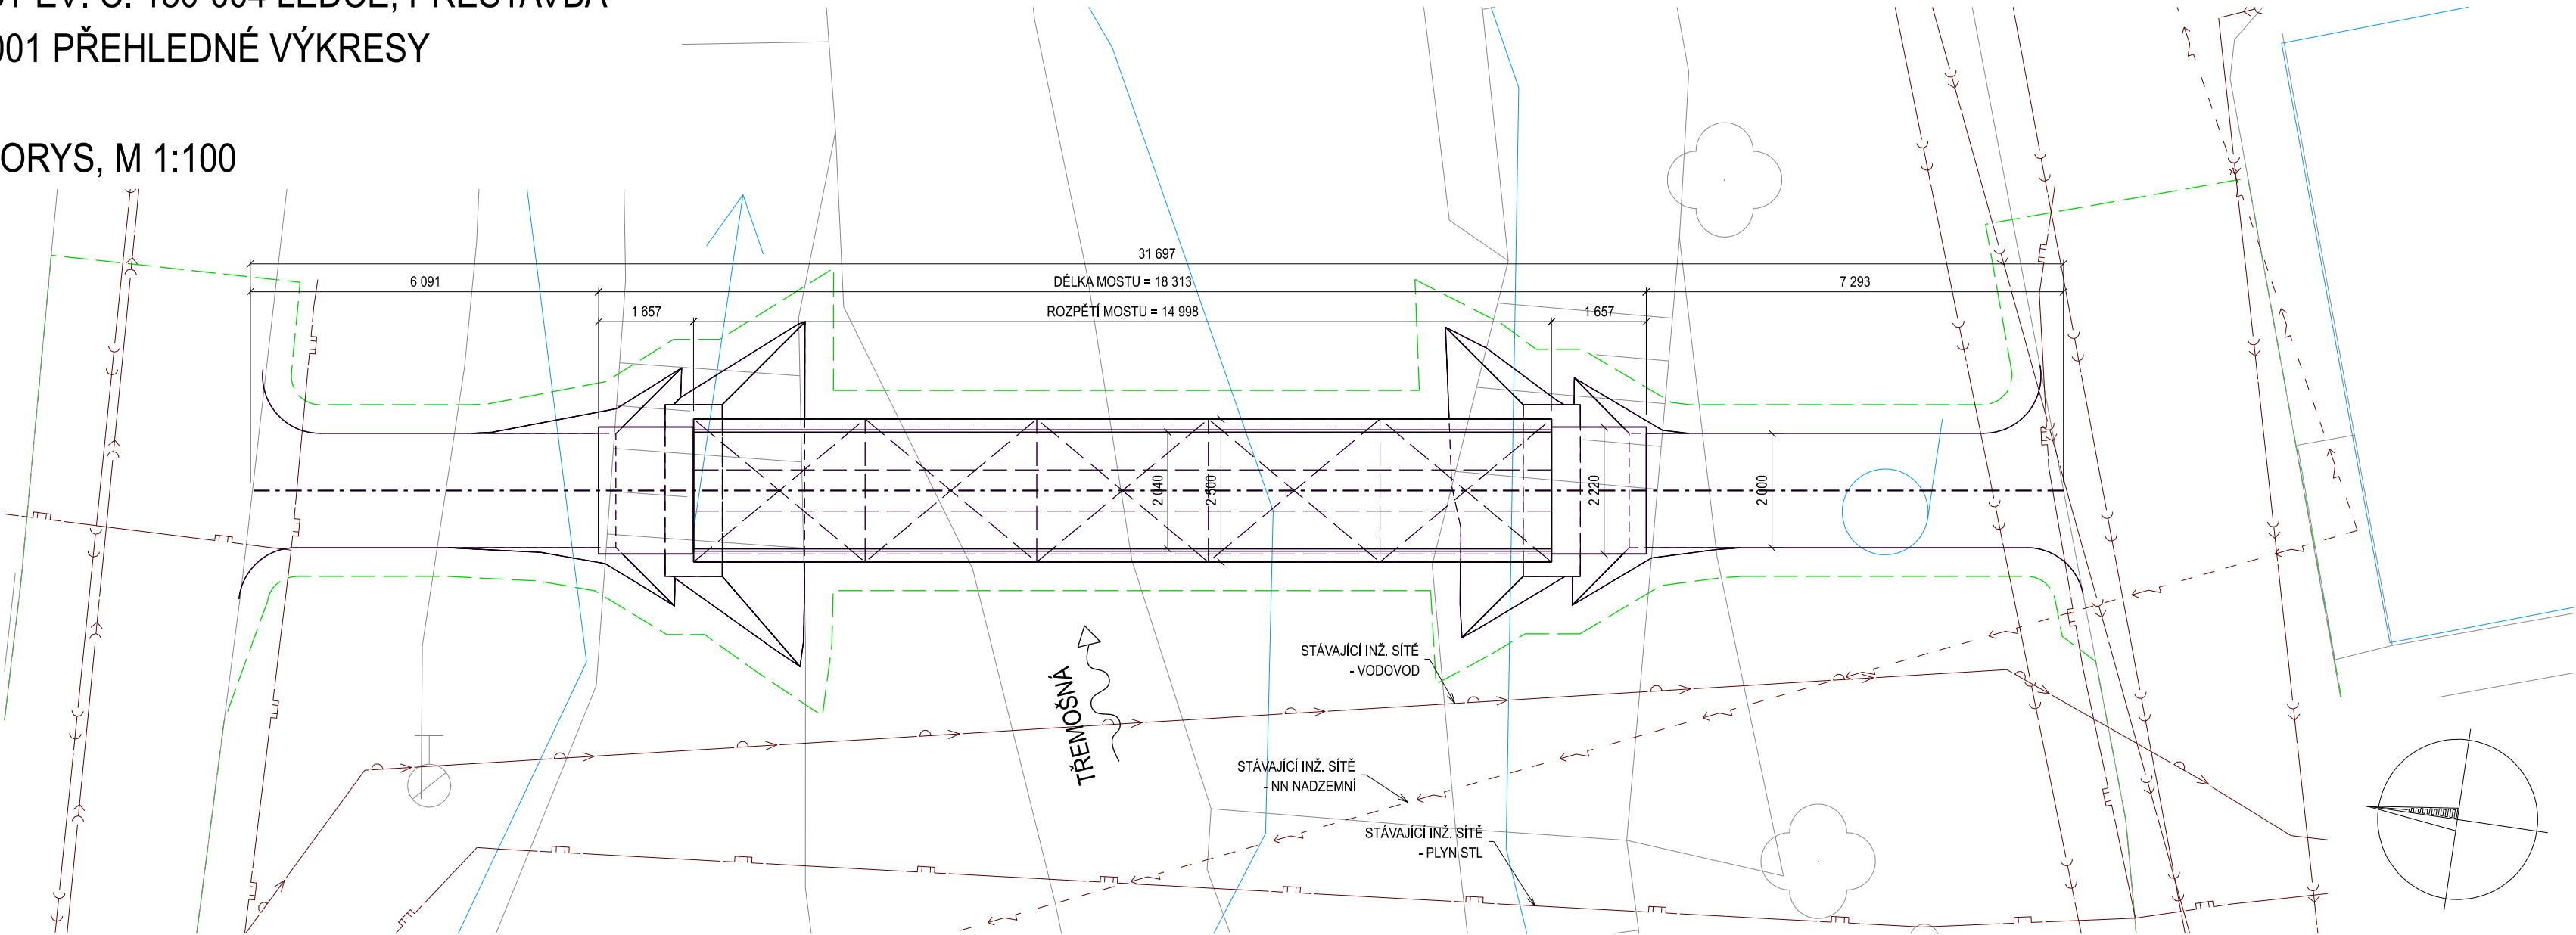


PODÉLNÝ ŘEZ, M 1:50

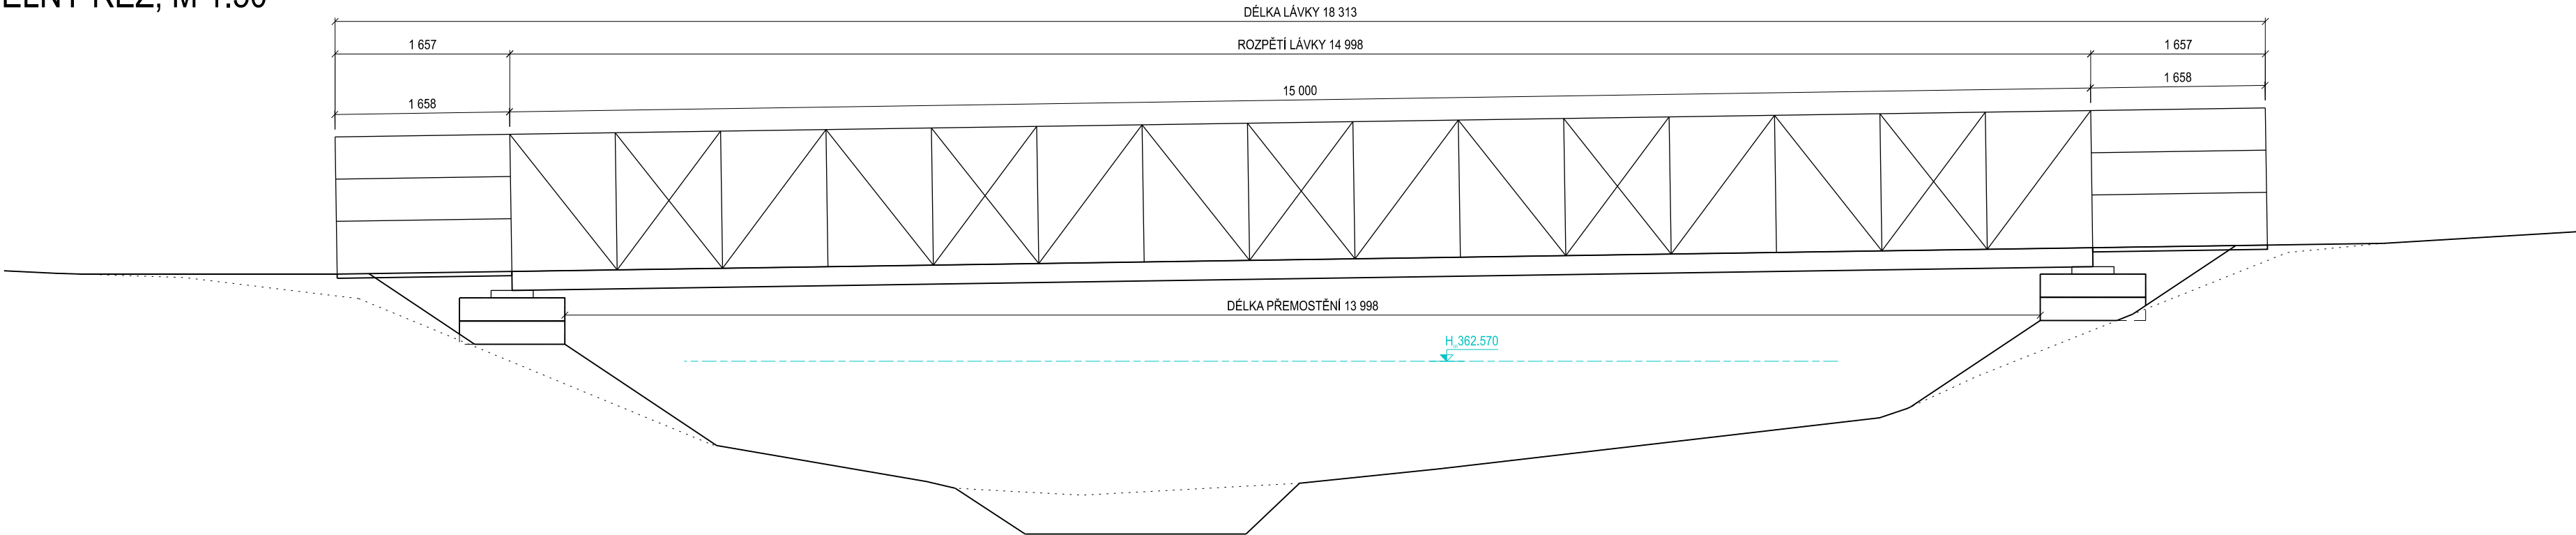

LEGENDA:

- STÁVAJÍCÍ STAV
- STÁVAJÍCÍ INŽENÝRSKÉ SÍTĚ
- NOVÝ STAV
- KATASTRÁLNÍ MAPA
- DOČASNÝ ZÁBOR

PŘÍČNÝ ŘEZ, M 1:50

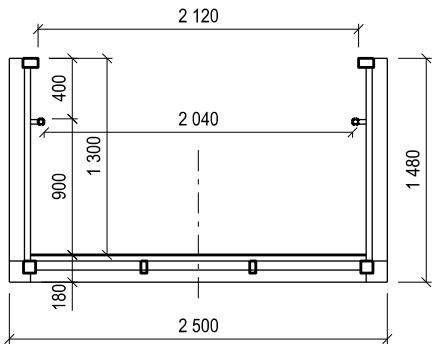


VÝŠKOVÝ SYSTÉM Bpv SOUŘADNICOVÝ SYSTÉM S-JTSK

Číslo změny:	Obsah změny:	Datum změny:
01	-	-
02	-	-
03	-	-

Objednatel:

Správa a údržba silnic Plzeňského kraje, p.o.
Kotěrovská 462/162, 326 00 Plzeň
telefon: +420 377 172 101
e-mail: posta@suspk.eu

Generální projektant:

SUDOP PRAHA a.s.
Olšanská 1a, 130 80 Praha 3
tel.: +420 267 094 111
e-mail: praha@sudop.cz

Hlavní inženýr projektu:
ING. ROBERT ZÁPOTOCKÝ
Garant profese:

Středisko:
PROJEKTOVÉ STŘEDISKO PLZEŇ

Vedoucí střediska:
ING. OTA HELLER

Odpovědný projektant SO, IO, PS:
ING. EVA POHLÍDALOVÁ

Vypracoval:
ING. FRANTIŠEK BAJER

Kontroloval:
ING. ROBERT ZÁPOTOCKÝ

Název akce:
Most ev. č. 180-004 Ledce, přestavba

Číslo smlouvy:
21-291.230

Projektový stupeň:
DSP

Část: DOKUMENTACE OBJEKTŮ, STAVEBNÍ ČÁST

Datum:
05/2022

Objekty přípravy staveniště
SO 001 - PROVIZORNÍ LÁVKA PRO PĚŠÍ

Číslo části:
D.1.9.1

Název přílohy:

Měřítko:
1:50/100

Počet formátů:
4 x A4

Číslo přílohy:
3