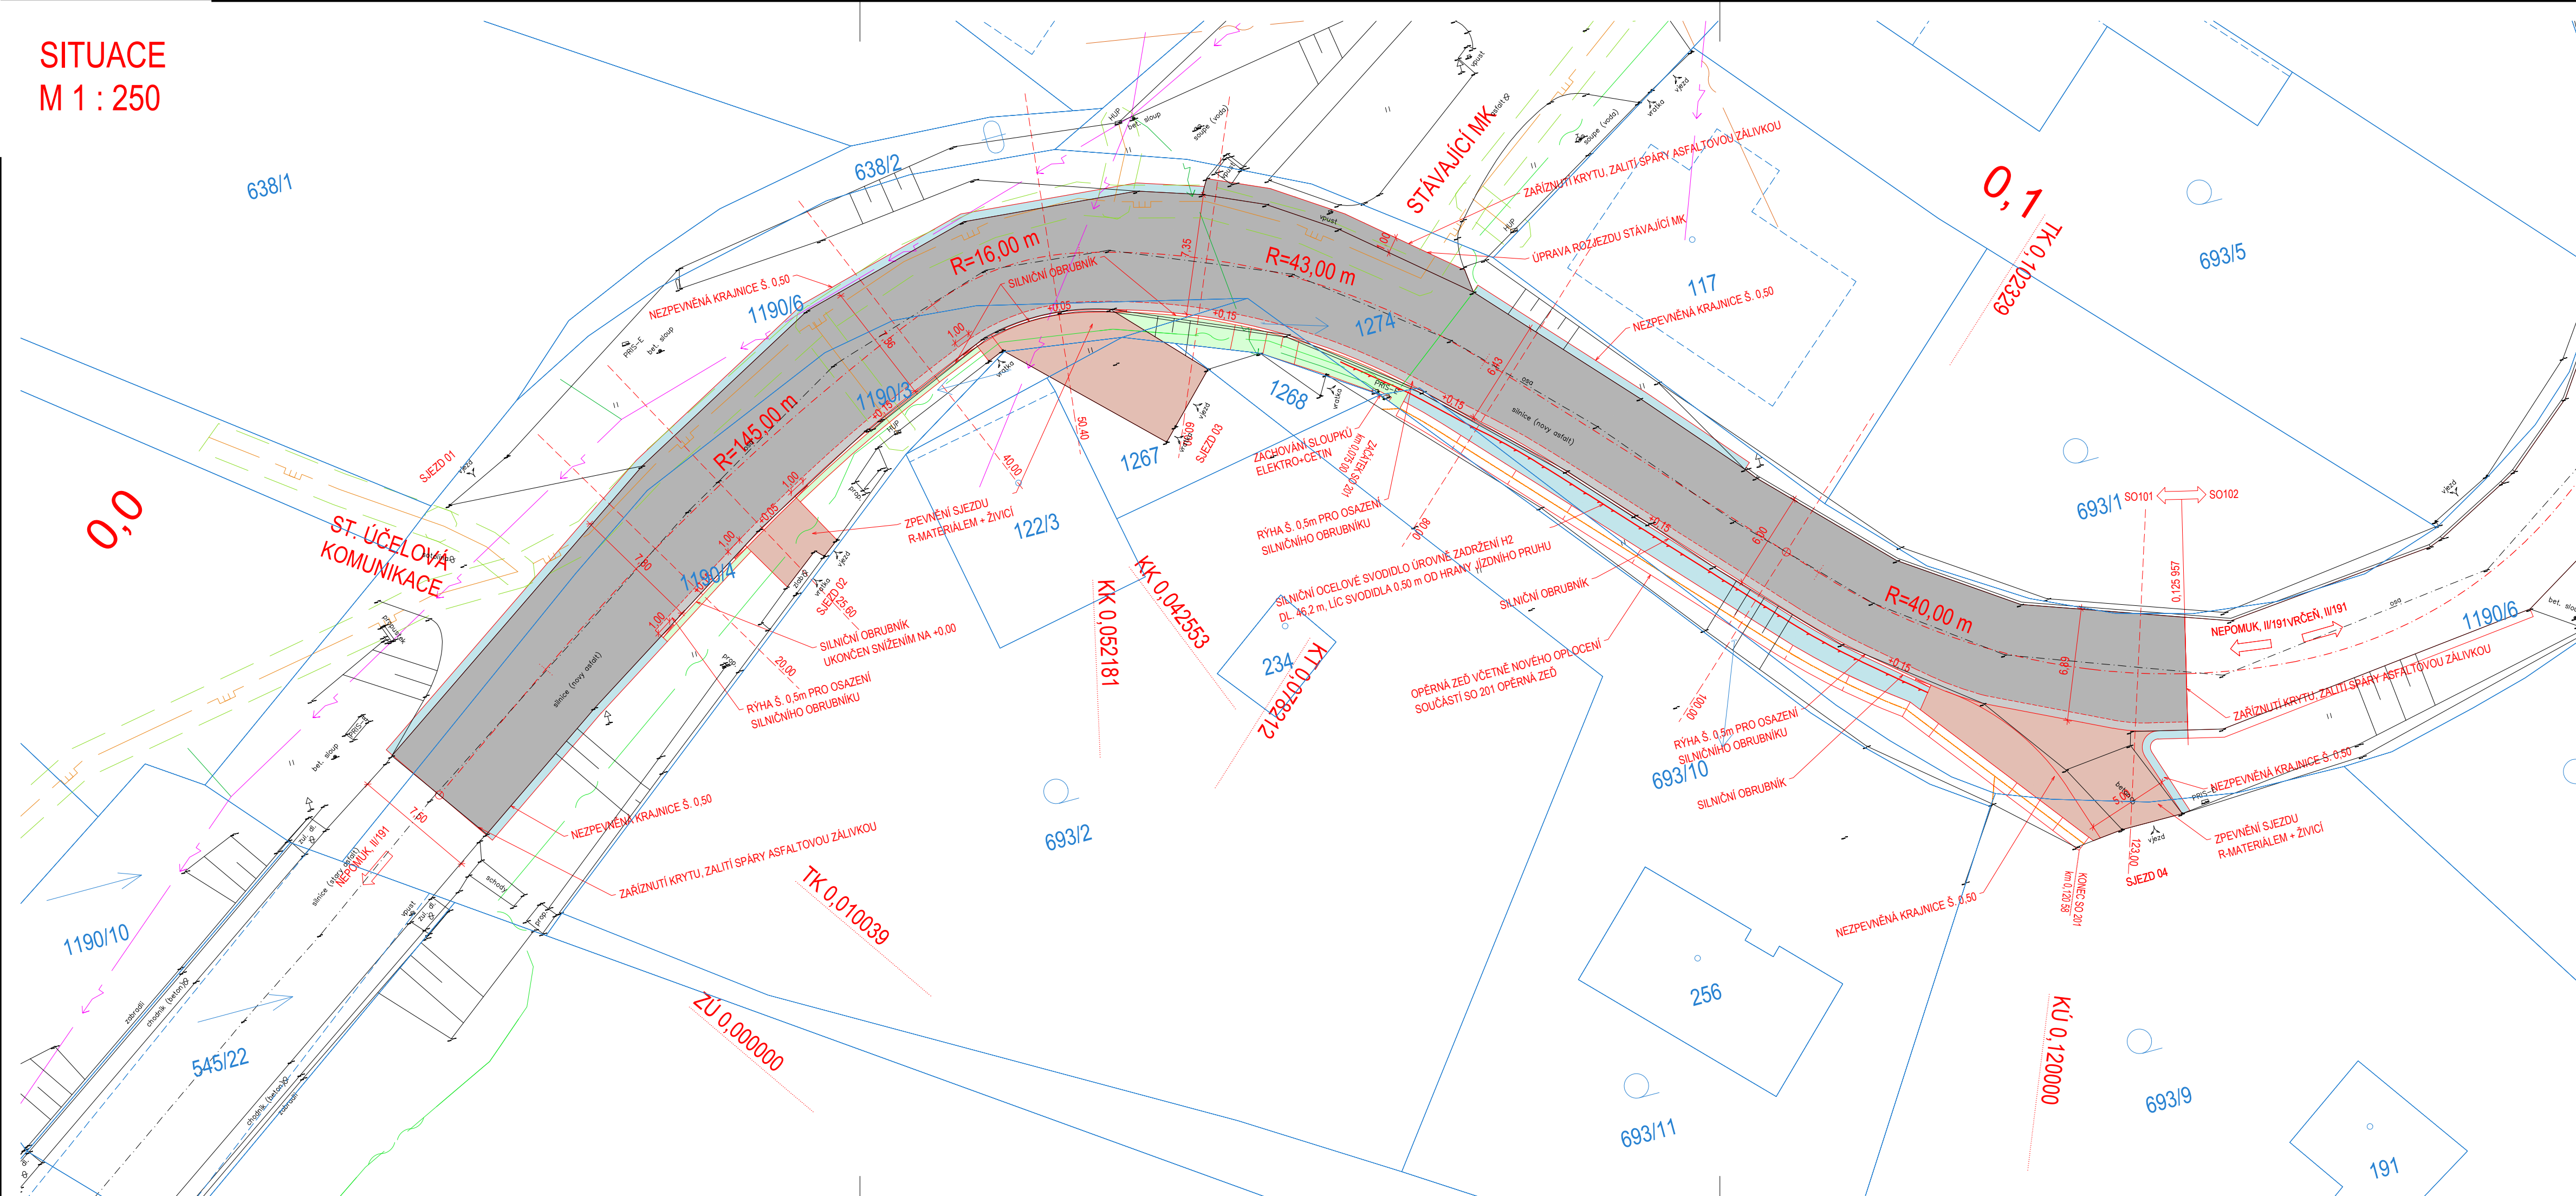



SITUACE  
M 1 : 250












LEGENDA:

VÝKRES

	STAVEBNÍ ÚPRAVY - NÁVRH
	GEODETICKÉ ZAMĚŘENÍ
	KATASTRÁLNÍ MAPA (DKM)

PLOCHY



 

	KOMUNIKACE - ŽIVICE
	KOMUNIKACE - OBRUSNÁ VRSTVA
	SJEZD - ŽIVICE
	NEZPEVNĚNÁ KRAJNICE - R-MATERIÁL
	ZELEŇ

INŽENÝRSKÉ SÍTĚ		
STAV	NÁVRH	
		ELEKTRO NN - NADZEMNÍ (ČEZ)
		ELEKTRO NN - PODZEMNÍ ČEZ
		ELEKTRO VN - NADZEMNÍ (ČEZ)
		PLYNOVOD STL (RWE)
		PLYNOVOD - OCHRANNÉ PÁSMO
		SDĚLOVACÍ VEDENÍ - NADZEMNÍ (ČETIN)
		SDĚLOVACÍ VEDENÍ - PODZEMNÍ (ČETIN)
		SDĚLOVACÍ VEDENÍ NEZAMĚR. - PODZEMNÍ (ČETIN)

**STAVEBNÍ OBJEKTY REALIZOVANÉ V RÁMCI STAVBY  
"II/191 VRČEŇ - OPĚRNÁ ZEĎ "**

SO 101 KOMUNIKACE  
SO 102 KOMUNIKACE - VÝMĚNA KRYTU VOZOVKY  
SO 140 DIO  
SO 201 OPĚRNÁ ZEĎ

SOUŘADNICOVÝ SYSTÉM: S-JTSK, VÝŠKOVÝ SYSTÉM: Bpv

INVESTOR	SÚS PLZEŇSKÉHO KRAJE, PŘÍSPĚVKOVÁ ORGANIZACE, KOTEROVSKÁ 462/62, 326 00 PLZEŇ IČ: 72053119   telefon: 377 172 101   e-mail: posta@suspk.eu			
ZHOTOVITEL	U-PROJEKT DOS s.r.o., KRÁTKÁ 768, 330 12 HORNÍ BŘÍZA IČ: 04349521   telefon: 775 901 486   e-mail: info@u-projekt.cz   http://www.u-projekt.cz		 <b>U-PROJEKT DOS s.r.o.</b>	
PROJEKTANT ČÁSTI, SO	U-PROJEKT DOS s.r.o., KRÁTKÁ 768, 330 12 HORNÍ BŘÍZA IČ: 04349521   telefon: 775 901 486   e-mail: info@u-projekt.cz   http://www.u-projekt.cz			
	VYPRACOVAL: ING. JIŘÍ ULMAN 	STUPEŇ PD DATUM	PDPS 12 / 2020	AUTORIZACE (ČKAIT 0202002)  ING. JIŘÍ ULMAN 
KRAJ: PLZEŇSKÝ		MĚŘÍTKO 1 : 250		
KATASTRÁLNÍ ÚZEMÍ: VRČEŇ		FORMÁT 297 x 840		
STAVBA:	II/191 VRČEŇ - OPĚRNÁ ZEď		označení přílohy	
ČÁST PD:	dokumentace objektů a technických a technologických zařízení (STAVEBNÍ ČÁST)		D	
STAVEBNÍ OBJEKT:	SO 101 KOMUNIKACE		1	
PŘÍLOHA:	SITUACE		2	