
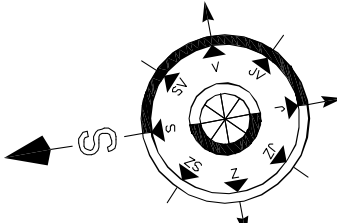


VŠECHNA NOVÁ DESKOVÁ TĚLESA BUDOU OSAZENA TERMOSTATICKÝMI HLAVICEMI

VEŠKERÉ SKUTEČNOSTI A ROZMĚRY JE NUTNO PROVĚŘIT PŘÍMO NA MÍSTĚ A ZOHLEDNIT. V PŘÍPĚ, ŽE SE LIŠÍ OD PŘEDPOKLADŮ V PROJEKTU, JE NUTNÁ KONZULTACE S PROJEKTANTEM. KOORDINACE TECHNICKÉ INFRASTRUKTURY BUDE PROVEDENA PŘÍMO NA STAVBĚ

VESTAVBA UČEBEN, REKONSTRUKCE BYTŮ
A PŘÍSTAVBA VÝTAHU – INTERNÁT SSŽ A ŽS PLANÁ

Místo stavby:	parc. č. st. 1719, 1900 a 2130/7 k. ú. Planá u Mariánských Lázní, Plzeňský kraj	Stupeň PD: prováděcí projekt
Investor :	Střední škola živnostenská a Základní škola, Planá, Kostelní 129, Planá	Otisk aut.razítko:
Část projektové dokumentace:	VYTÁPĚNÍ	
Obsah :	PŮDORYS 5NP - nový stav	
Výkres č. :	D.1.4.3) 10	Datum: 09/2022 Měřítko: 1 : 50
Autor. projektant:	Ing.Radek Spurný	
Vypracoval:	František Klíma	

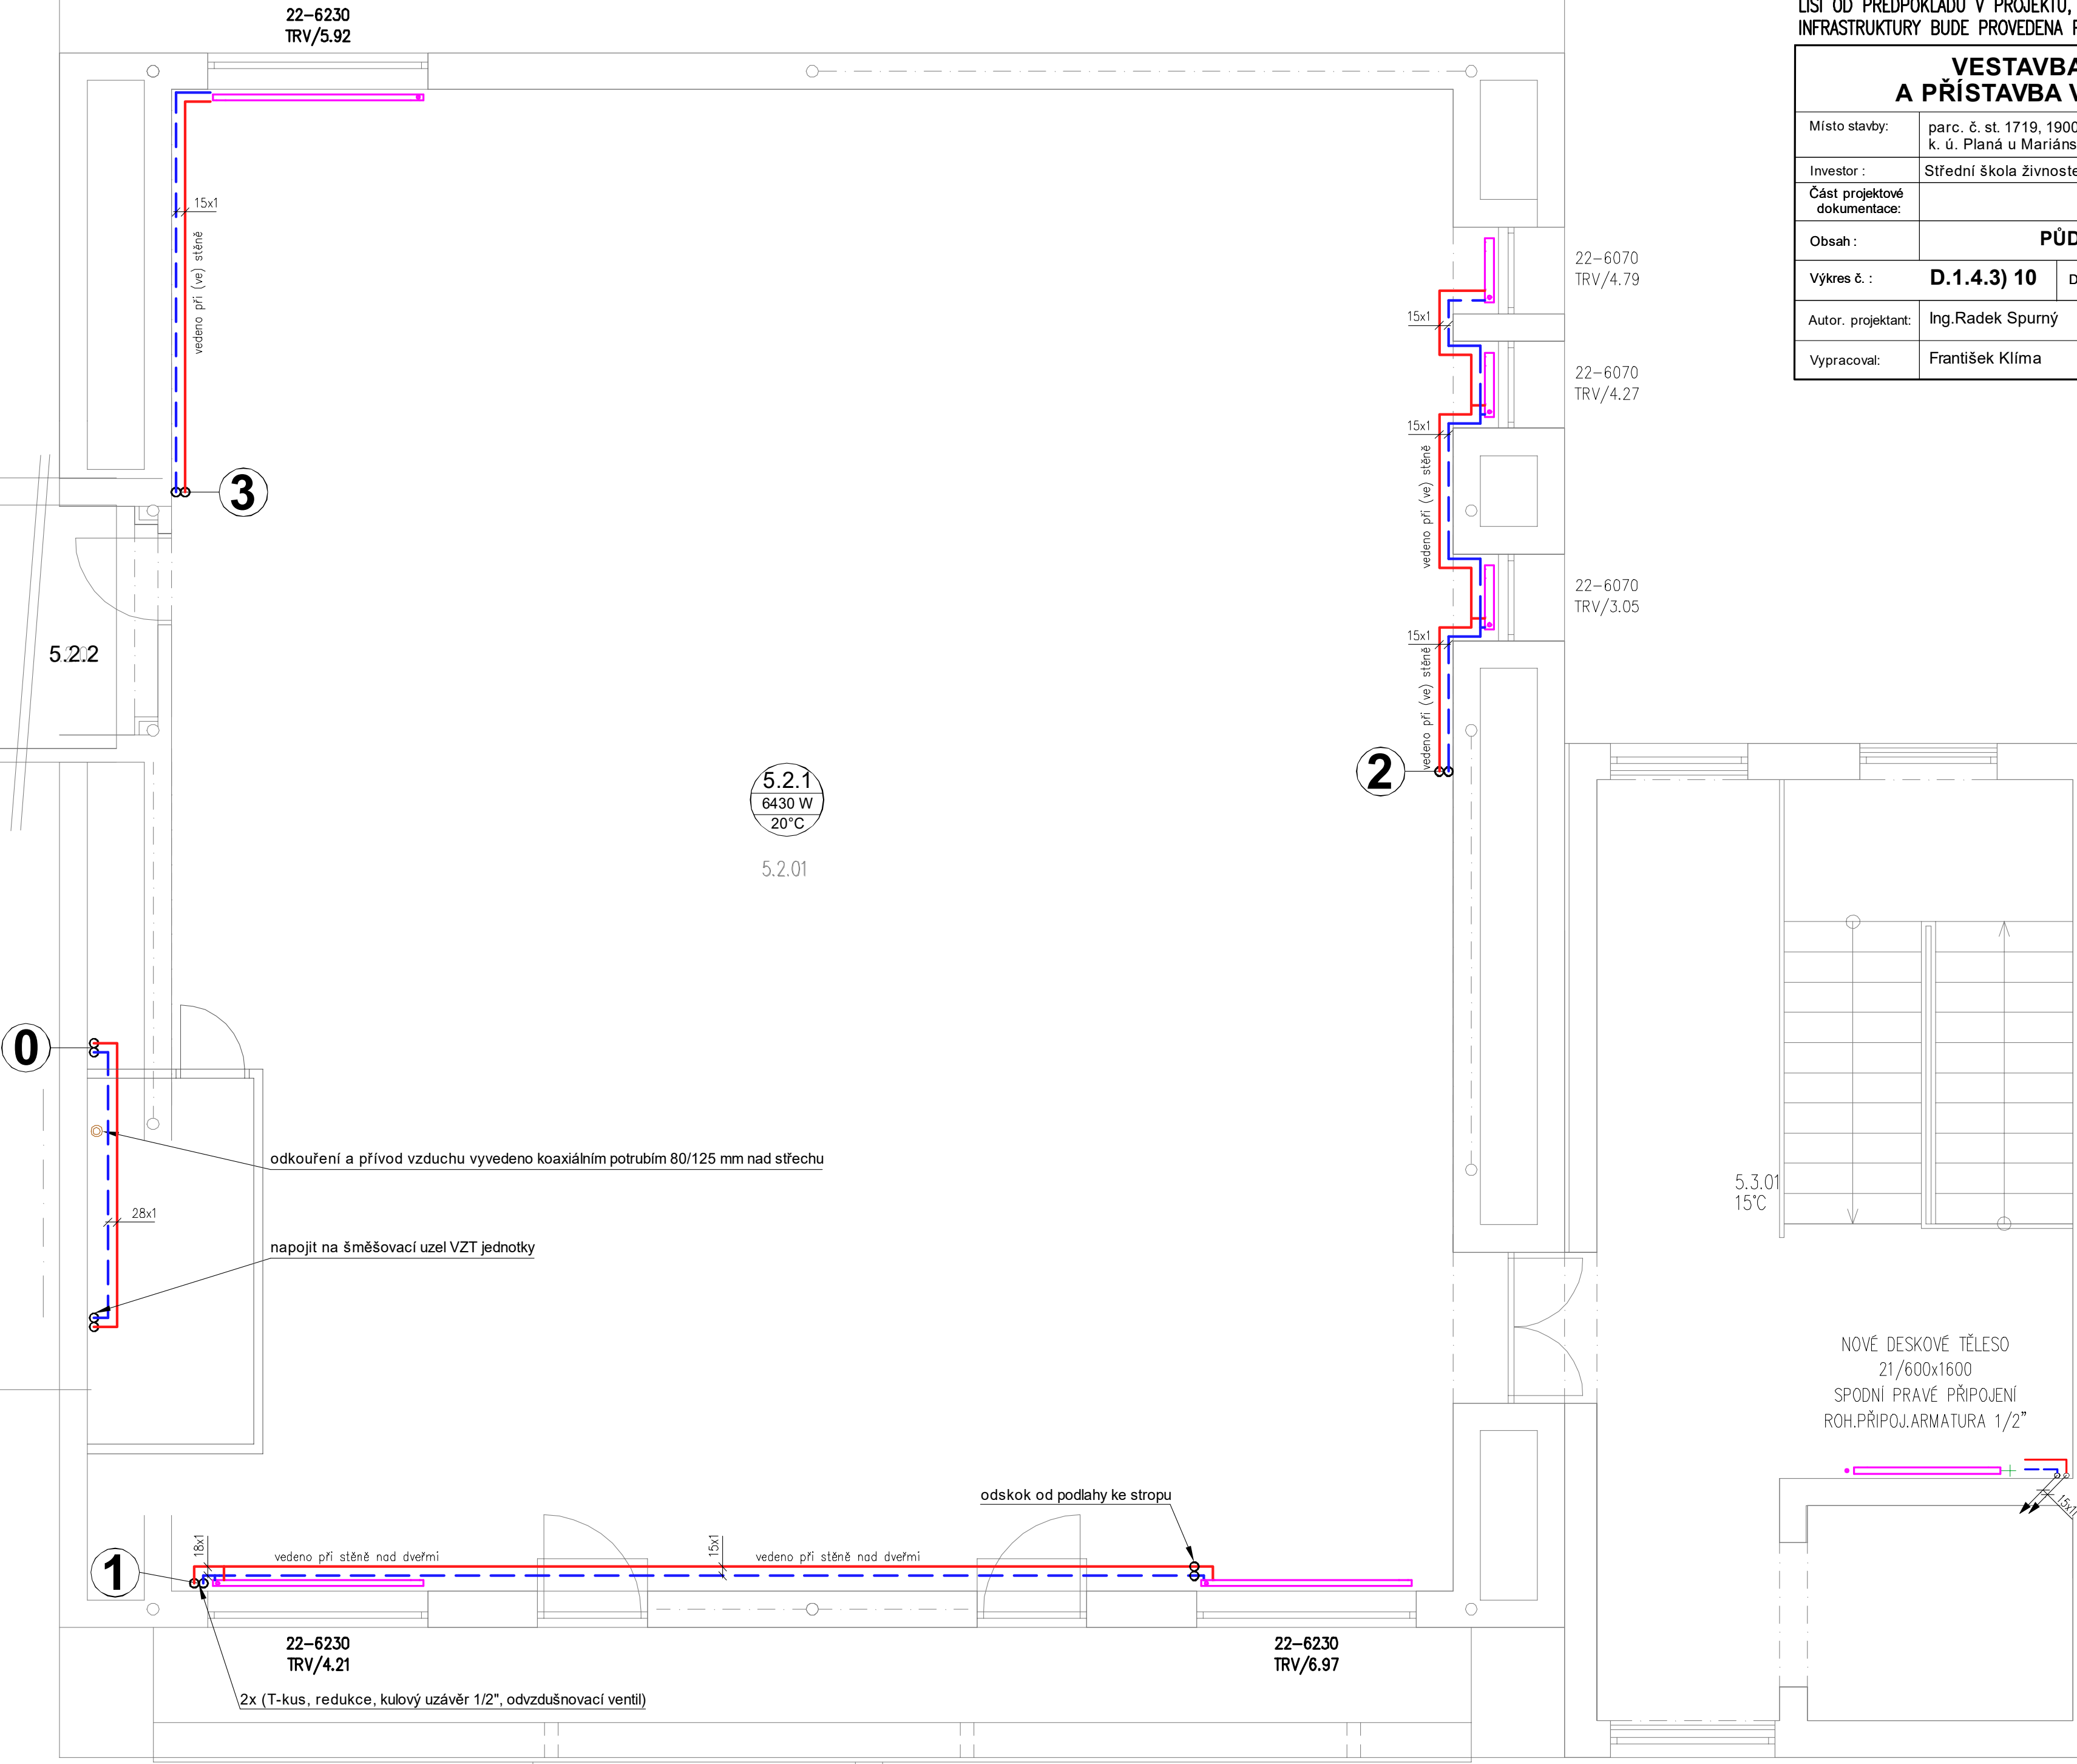

Te = -15 °C