


dodatečné osazení chráničky PE50 na stávající STL plynovou
připojku PE32 v dl.2,5m z důvodu nedodržení vzdálenosti 0,5m
při křížení s novou dešťovou kanalizací nad přípojkou
na vyšším místě chráničky se umístí číselka v zemním prove-
dent - min.vzdálenost při křížení bude 0,15m

RYBNÍK
102

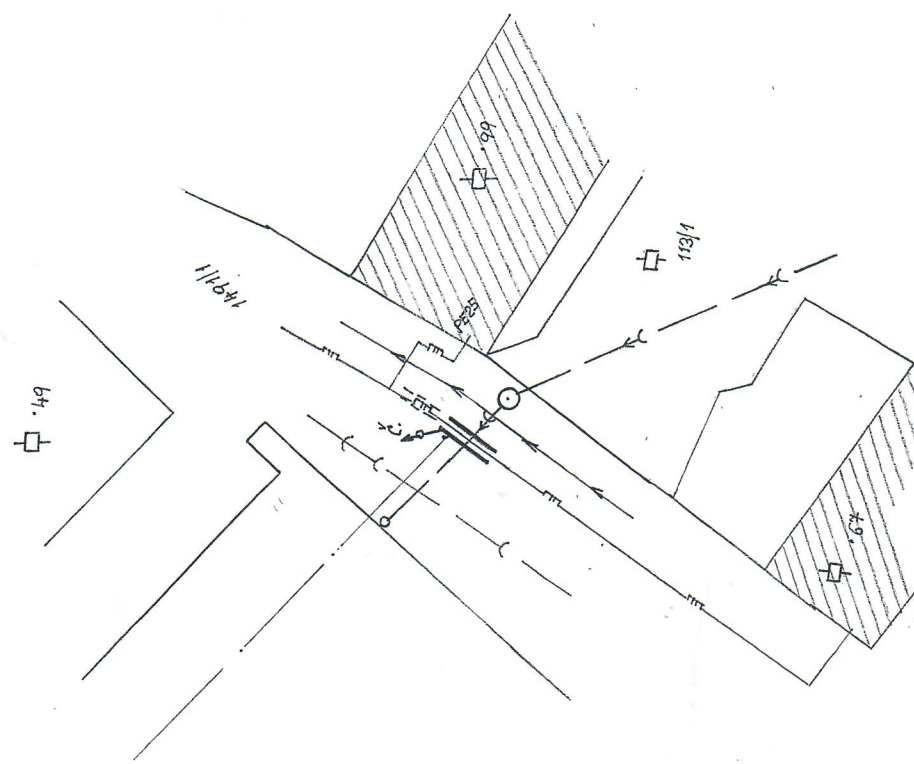

Legenda:

- stávající STL přípojka plynu PE32
 - dodatečné osazení chráničky na plynovou přípojkou PE32 při křížení nové dešťové kanalizace
 - stávající vodovod – převzato z projektu dešť.kanalizace
 - stávající kanalizace splašková- převzato z projektu dešť.kanalizace
 - navržená dešťová kanalizace PVC DN300- řeší jiný projekt
- el. vedení NN je vedeno vzduchem

Před zahájením zemních prací a osazením chráničky nechá investor vytýčit stávající dotčené inž.sítě a navrženou dešťovou kanalizaci

Vypracoval: ing. Jaroslav Kubík		Kreslil: Hana Kubíková	Odpovědný projektant: ing. Jaroslav Kubík		<div>Hana Kubíková investorská a inženýrská činnost projektová činnost ve výstavbě Kaznějovská 38, 323 00 Plzeň tel.: 723 103 455, 728 422 554</div>
Kraj: Plzeňský	Městský úřad: Spálené Poříčí	Místo stavby: Lipnice u Spáleného Poříčí			
Investor: Město Spálené Poříčí, nám. Svobody 132, 335 61		<div>Spálené Poříč, parc. č. 1491/1 k. ú. Lipnice u Spáleného Poříčí dodatečné osazení chráničky na plynovou přípojku</div>			
Název stavby:					
Obsah:		<div><div>KOORDINAČNÍ SITUACE</div><div><div>Datum: XII/2021</div><div>Stupeň: DSP</div><div>Číslo zakázky: 84/2021</div><div>Číslo výkresu: C.2.</div><div>Měřítko: 1:250</div><div>Číslo kopie:</div></div></div>			