



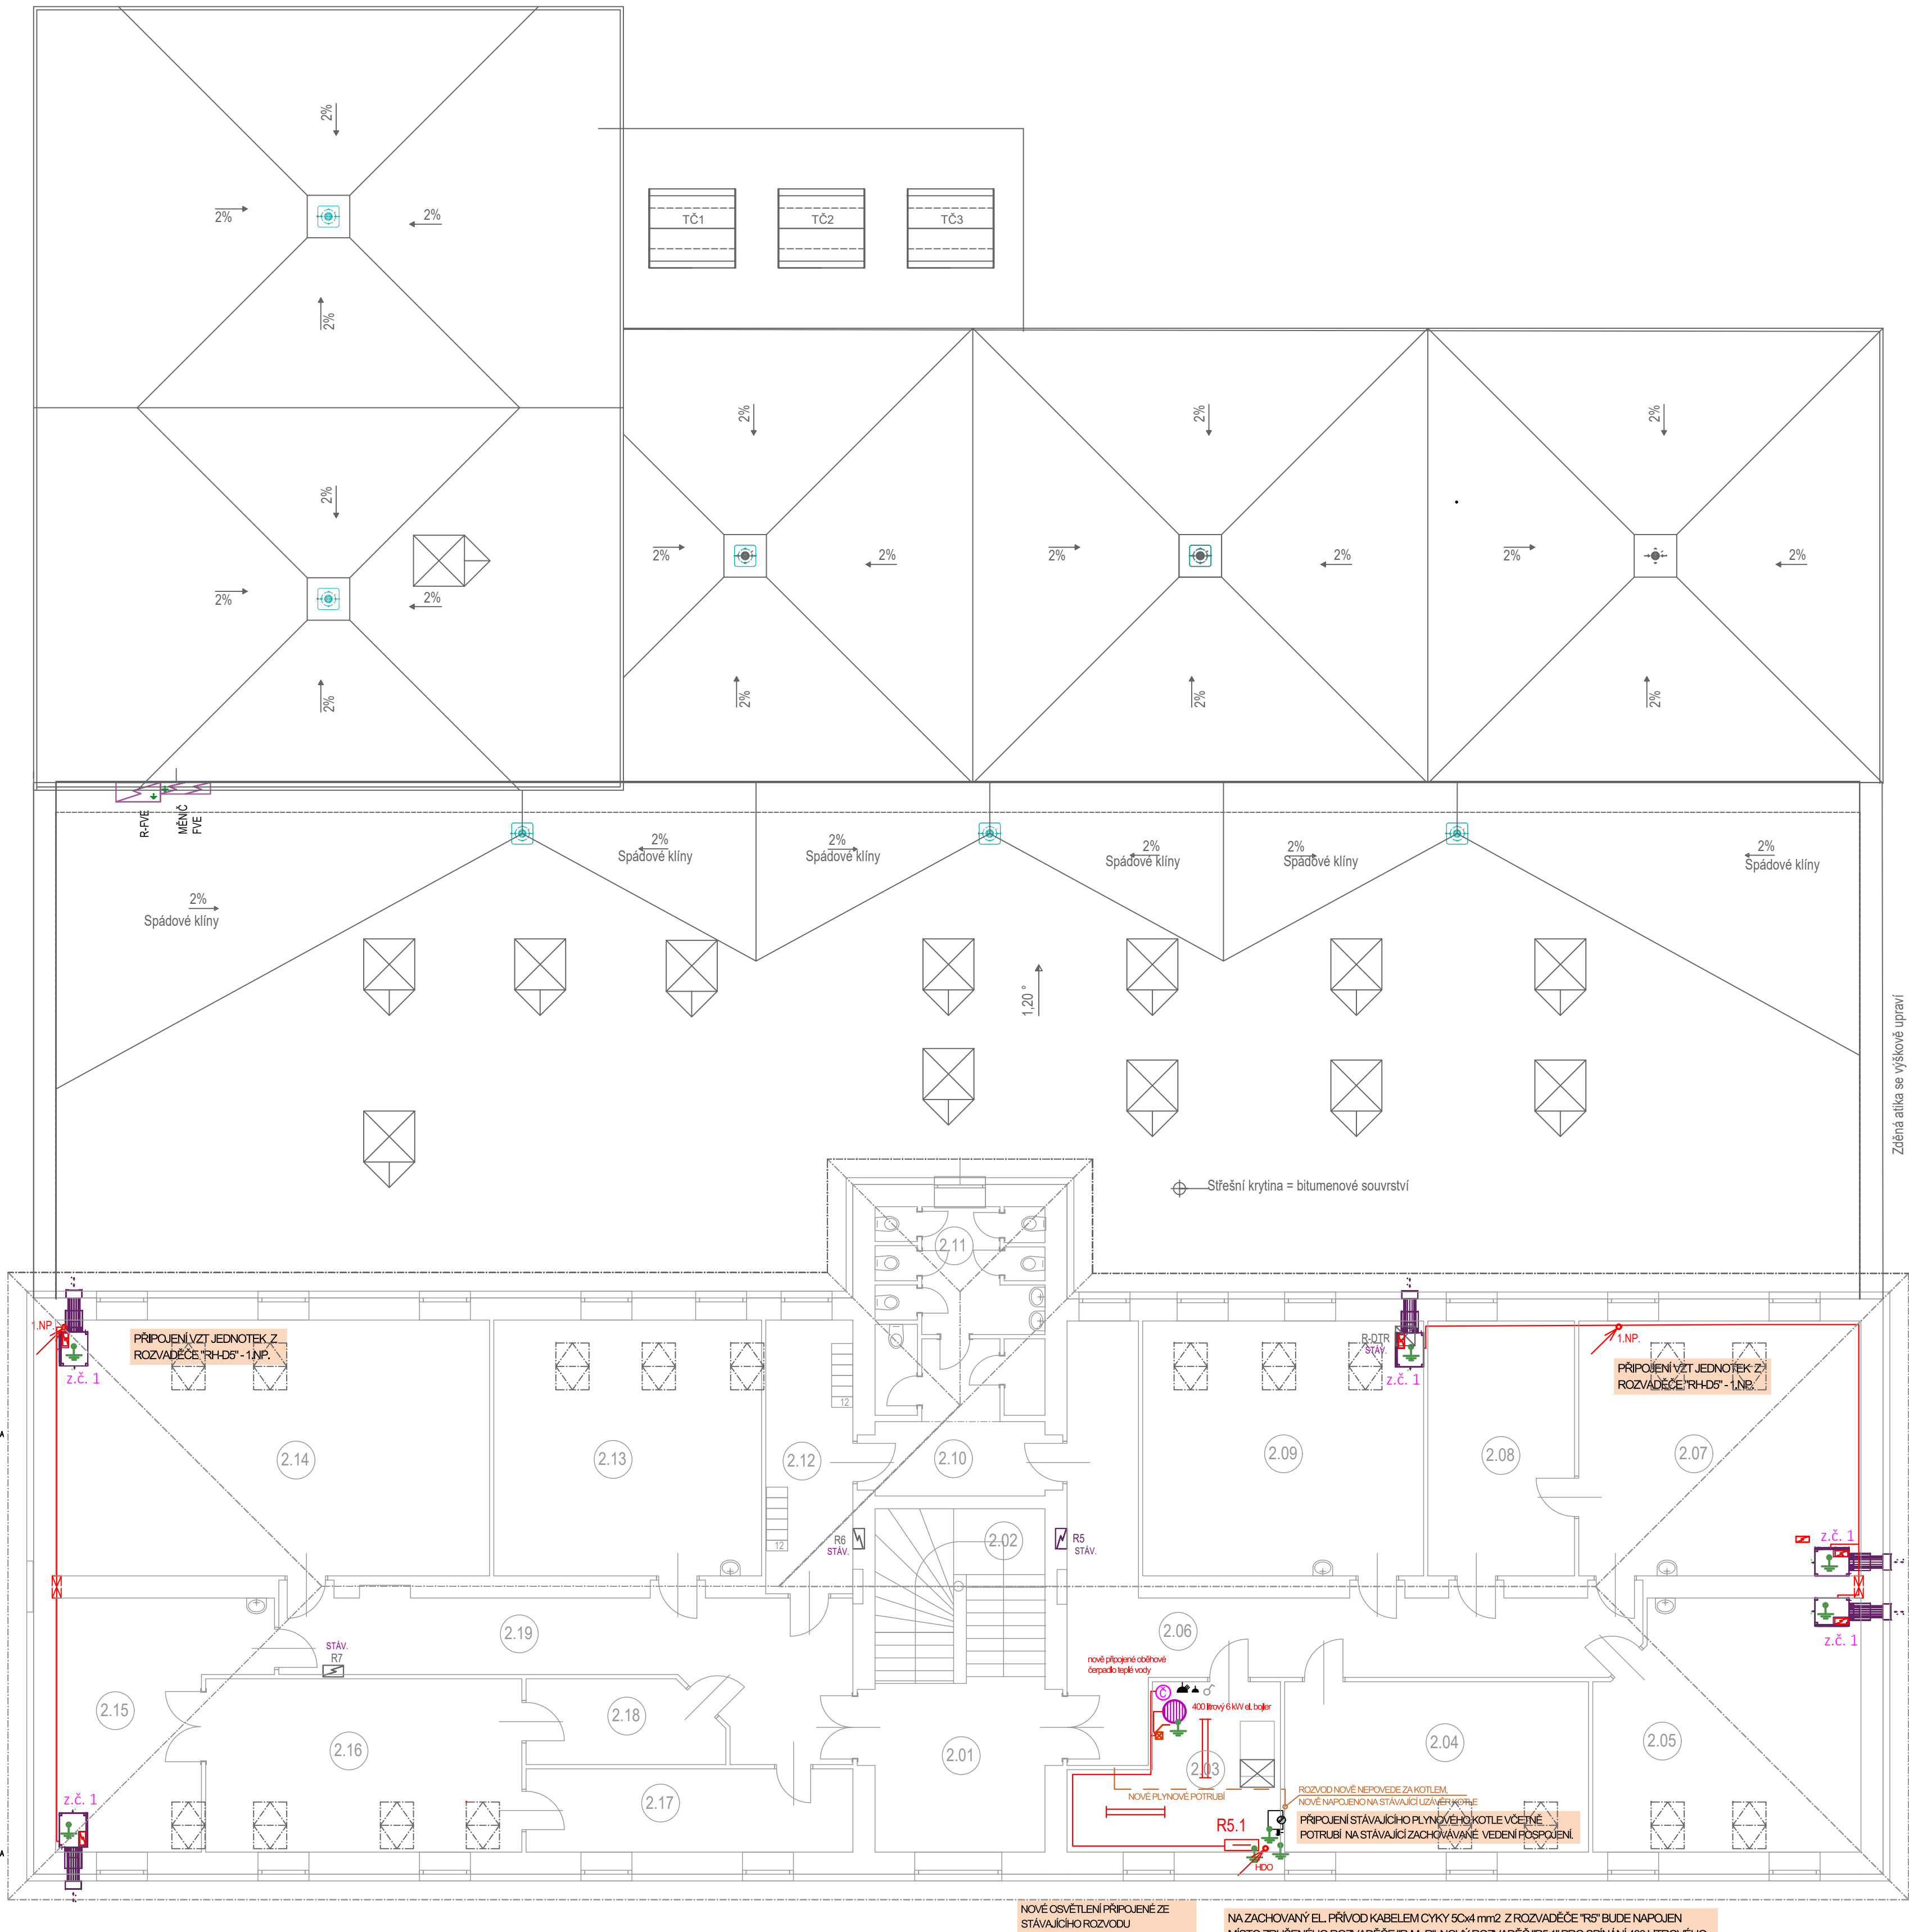


PŮDORYS 2.NP - STŘECHA:

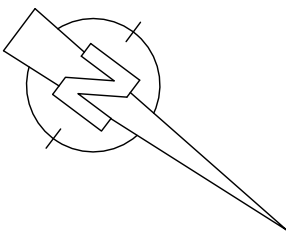

LEGENDA MÍSTNOSTÍ

OZNAČENÍ	NÁZEV MÍSTNOSTI
2.01	Chodba
2.02	Schodiště
2.03	Technická místnost
2.04	Sklad učebních pomůcek
2.05	Odborná učebna
2.06	Chodba
2.07	Odborná učebna
2.08	Kabinet
2.09	Odborná učebna
2.10	Chodba
2.11	Sanitární zázemí
2.12	Kabinet
2.13	Odborná učebna
2.14	Odborná učebna
2.15	Odborná učebna
2.16	Odborná učebna
2.17	Sklad
2.18	Sklad
2.19	Chodba

PARÉ:	<table><tr><td>1</td><td>2</td><td>3</td><td>4</td><td>5</td><td>6</td><td>7</td><td>8</td><td>9</td><td>10</td><td>11</td><td>12</td><td>13</td><td>14</td><td>15</td></tr></table>															1	2	3	4	5	6	7	8	9	10	11	12	13	14	15
1	2	3	4	5	6	7	8	9	10	11	12	13	14	15																
STATUS DOKUMENTACE:	DOKUMENTACE PRO PROVEDENÍ STAVBY dle vyhl. č. 499/2006 Sb.																													
NÁZEV STAVBY:	ENERGETICKÉ ÚSPORY BUDOVY č. 5 Jeřabinová 96/III, Rokycany																													
MÍSTO STAVBY:	areál školy Jeřabinová 96/III, 337 01 Rokycany																													
KATASTRÁLNÍ ÚZEMÍ:	k. ú. Rokycany; 740 691																													
INVESTOR:	<div></div> <b>Střední škola Rokycany</b> Jeřabinová 96/III, 337 01 Rokycany +420 371 728 523 IČ: 182 421 71 Zástupce investora: ing. Irena Vostrá - ředitelka školy																													
GENERÁLNÍ PROJEKTANT:	<div></div> <b>SEAP s.r.o.</b> Na Patku 1171, 337 01 Rokycany +420 371 746 011 seap@seap.cz ZÁSTUPCE: Veronika BURIANOVÁ, DiS.																													
PROJEKTANT SPECIALISTA:	<div></div> <b>SEAP s.r.o.</b> Na Patku 1171, 337 01 Rokycany +420 371 746 011 seap@seap.cz VYPRACOVAL: Jaroslav Jilek SCHVÁLIL: Ing. Vlastimil BRADA, CSc.										RAZÍTKO AUTORIZOVANÉ OSOBY:																			
OBJEKT:	Energetické úspory budovy č. 5										DATUM: 11/2023																			
PROJEKTOVÁ ČÁST:	D.1.4.4 Elektroinstalace										MĚŘÍTKO: 1:100																			
NÁZEV VÝKRESU:	PŮDORYS 2.NP - VZT										ZAK. ČÍSLO: 047/2023																			
										ČÍSLO VÝKRESU: D.1.4.4 - 06																				