


PŮDORYS STŘECHY

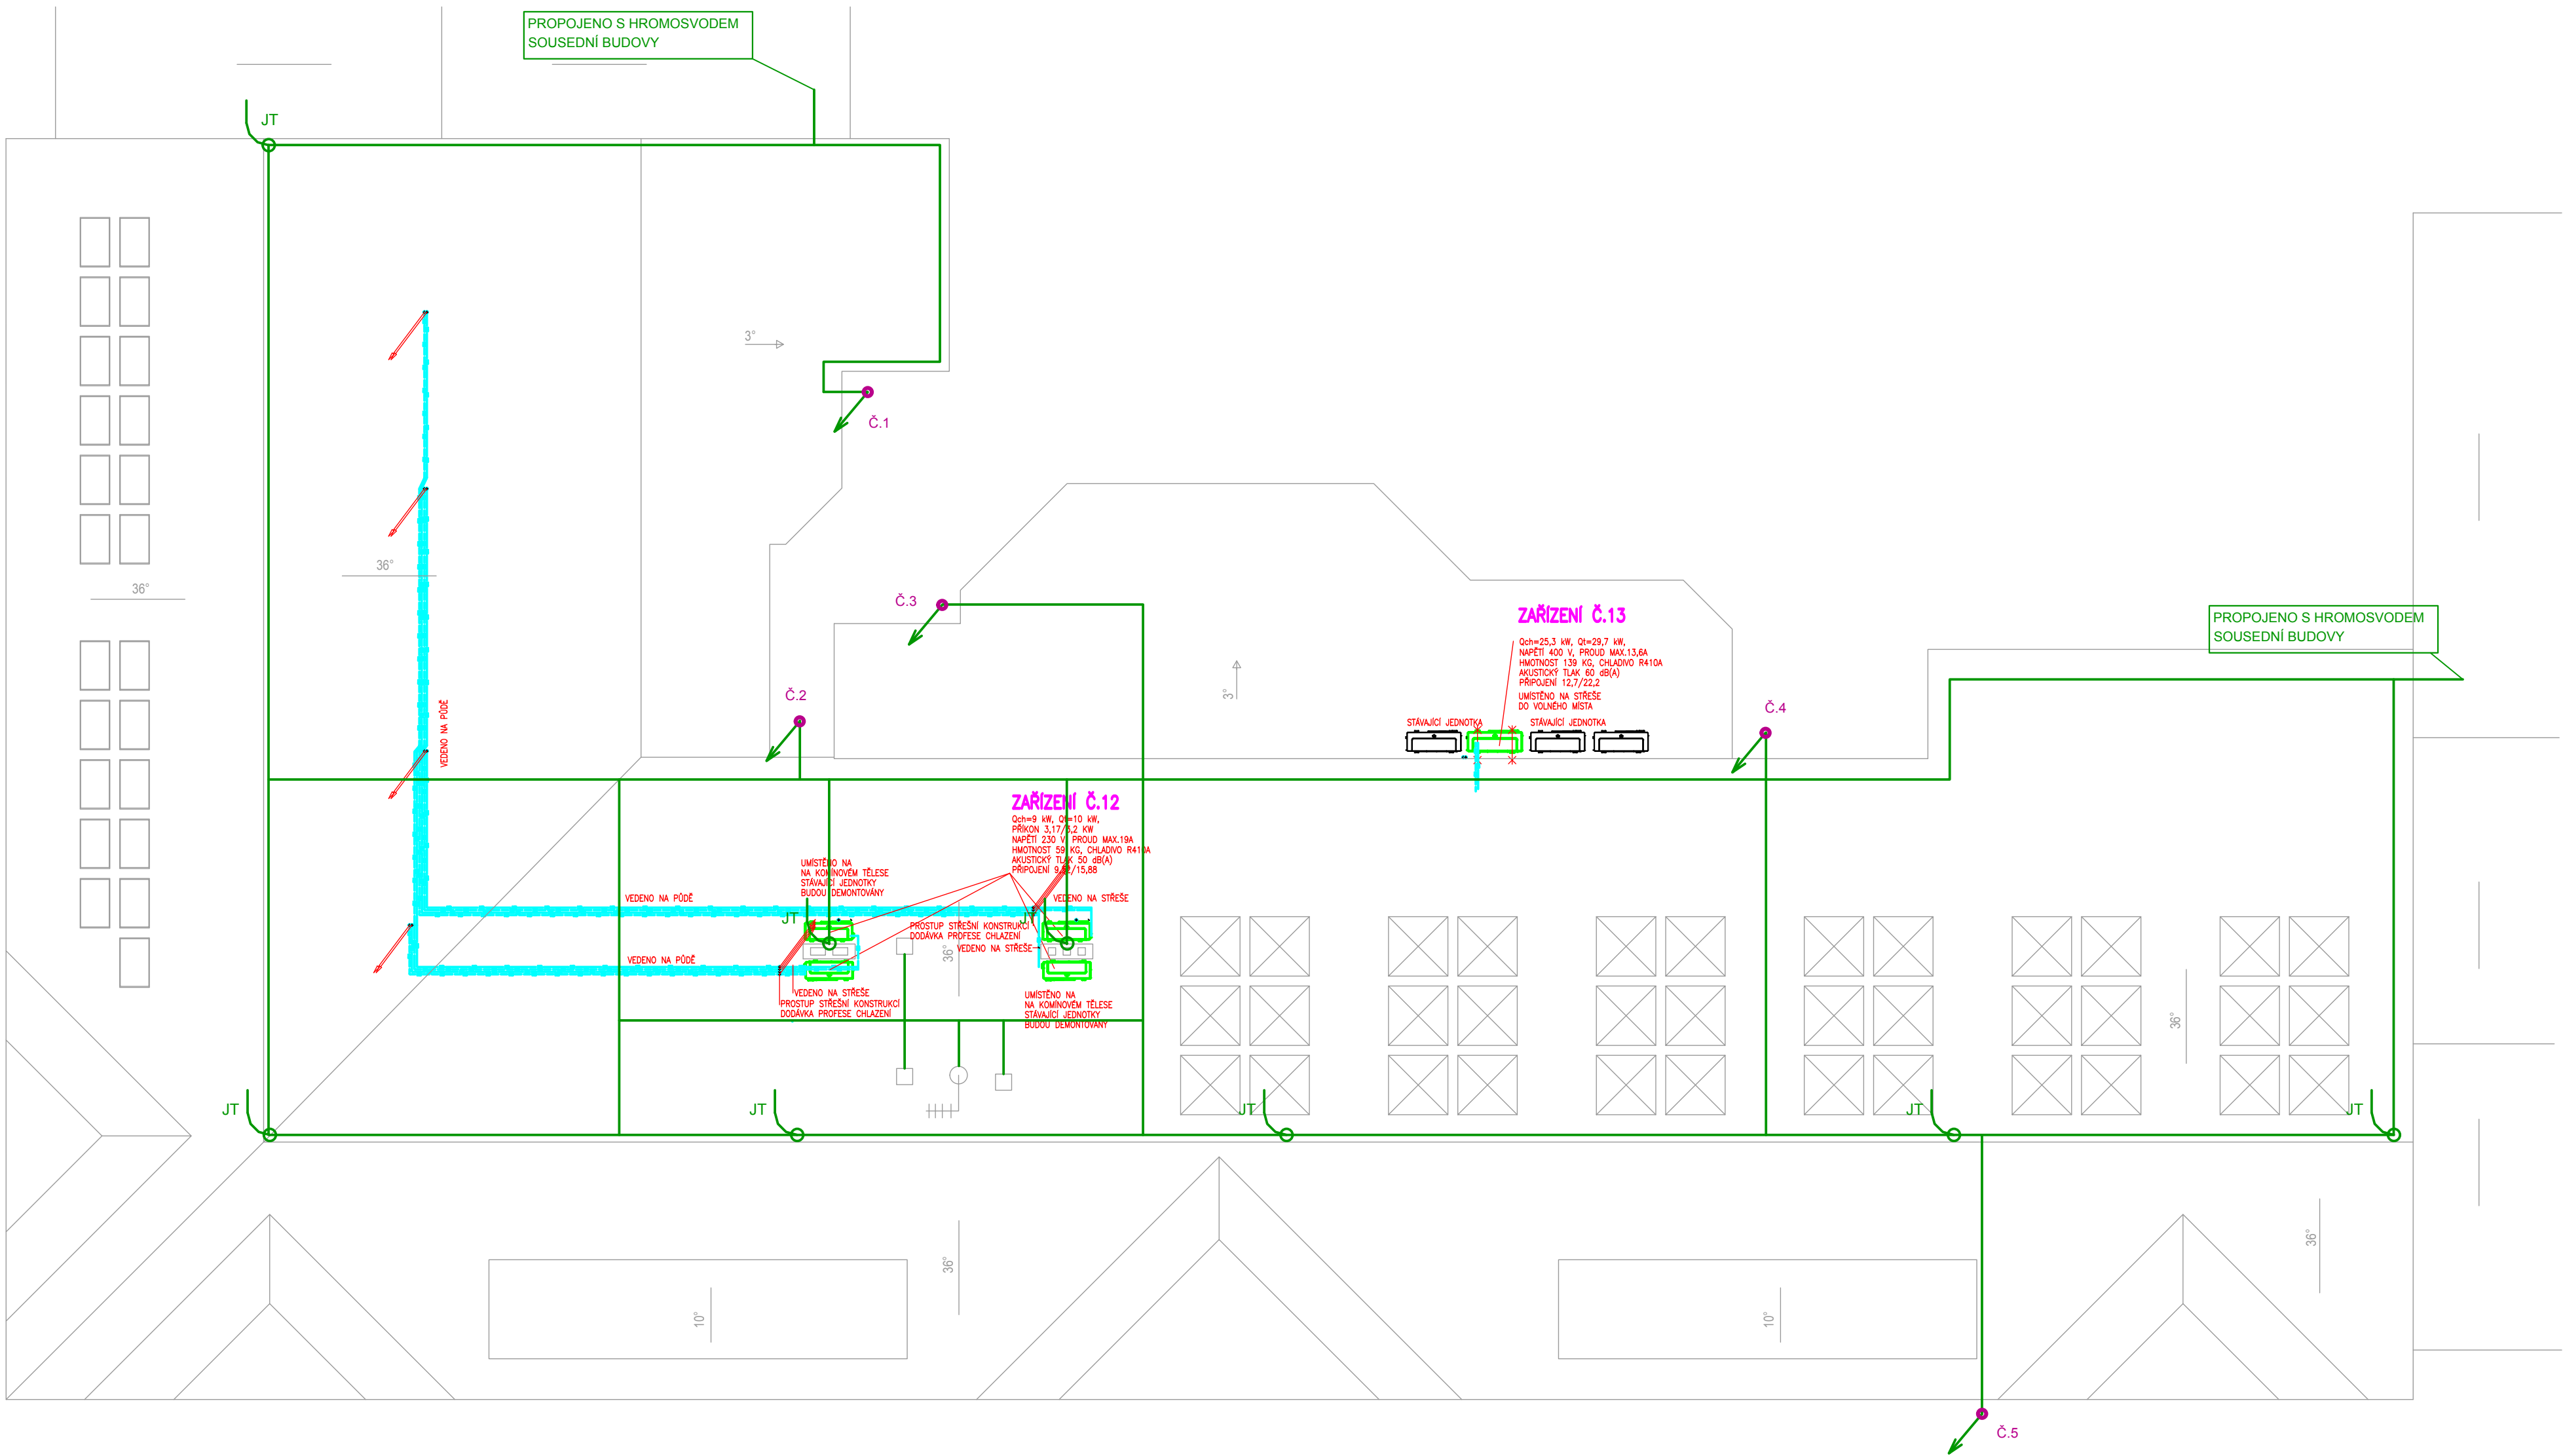

LEGENDA:

- VZT POTRUBÍ PŘÍVODNÍ, POZINK
- VZT POTRUBÍ ODTAHOVÉ, POZINK
- TLUMIČ HLUKU DO HR. POTRUBÍ
- TLUMIČ HLUKU DO KR. POTRUBÍ
- TEPELNÁ IZOLACE POTRUBÍ
- VÝÚSTKA DO KR. POTRUBÍ
- REGULAČNÍ Klapka KRUHOVÁ
- DÝZA, NATAČECÍ
- MNOŽSTVÍ VĚTRACÍHO VZDUCHU PŘÍVOD/ODTAH DLE SMĚRU ŠÍPKY
- SKRYTÁ HRANA POTRUBÍ
- ŘÍDÍČÍ BOX PRO VĚTRÁNÍ JEDNOTLIVÝCH TRÍD V ZÁVISLOSTI NA VOZ, PŮHYBOVÉ ČIDLO
- OSA POTRUBÍ OD PODLAHY
- DOLNÍ LIC. POTRUBÍ OD PODLAHY
- HORNÍ LIC. POTRUBÍ OD PODLAHY

PARÉ:	123456789101112131415
STATUS DOKUMENTACE:	DOKUMENTACE PRO PROVEDENÍ STAVBY
NÁZEV STAVBY:	Energetické úspory objektu Střední odborné školy obchodu, užitého umění a designu Plzeň, Nerudova 33
MÍSTO STAVBY:	Stávající školní objekt na parcele č. 9813
KATASTRÁLNÍ ÚZEMÍ:	Plzeň
INVESTOR:	Střední odborná škola obchodu, užitého umění a designu, Plzeň, Nerudova 33 Nerudova 1214/33, 301 00 Plzeň +420 377 183 611 klesova@nerudovka.cz
GENERÁLNÍ PROJEKTANT:	Area Projekt s.r.o. Chudnická 1059/30, Praha 10, 102 00 +420 776 699 446 sekretariat@areaprojekt.cz HIP: Ing. Petr ČERNÝ
PROJEKTANT SPECIALISTA:	SEAP s.r.o. Na Pálku 1171, 337 01 Rokycany +420 371 746 011 seap@seap.cz VYPRACOVAL: Vlastimil ŠATRA SCHVÁLIL: Ing. Jaroslav STAŘA, DIS.
RAŽITKO AUTORIZOVANÉ OSOBY:	
OBJEKT:	DATUM: 09/2024
PROJEKTOVÁ ČÁST:	MĚŘÍTKO: 1:100
NÁZEV VÝKRESU:	ZAK. ČÍSLO: 082/2023
PŮDORYS STŘECHY	ČÍSLO VÝKRESU: D.1.4.3 - 04