


R1 (výměna za původní R v 1.NP)

plast rozvodnice s dvířky-Z, 48modulů, IP30

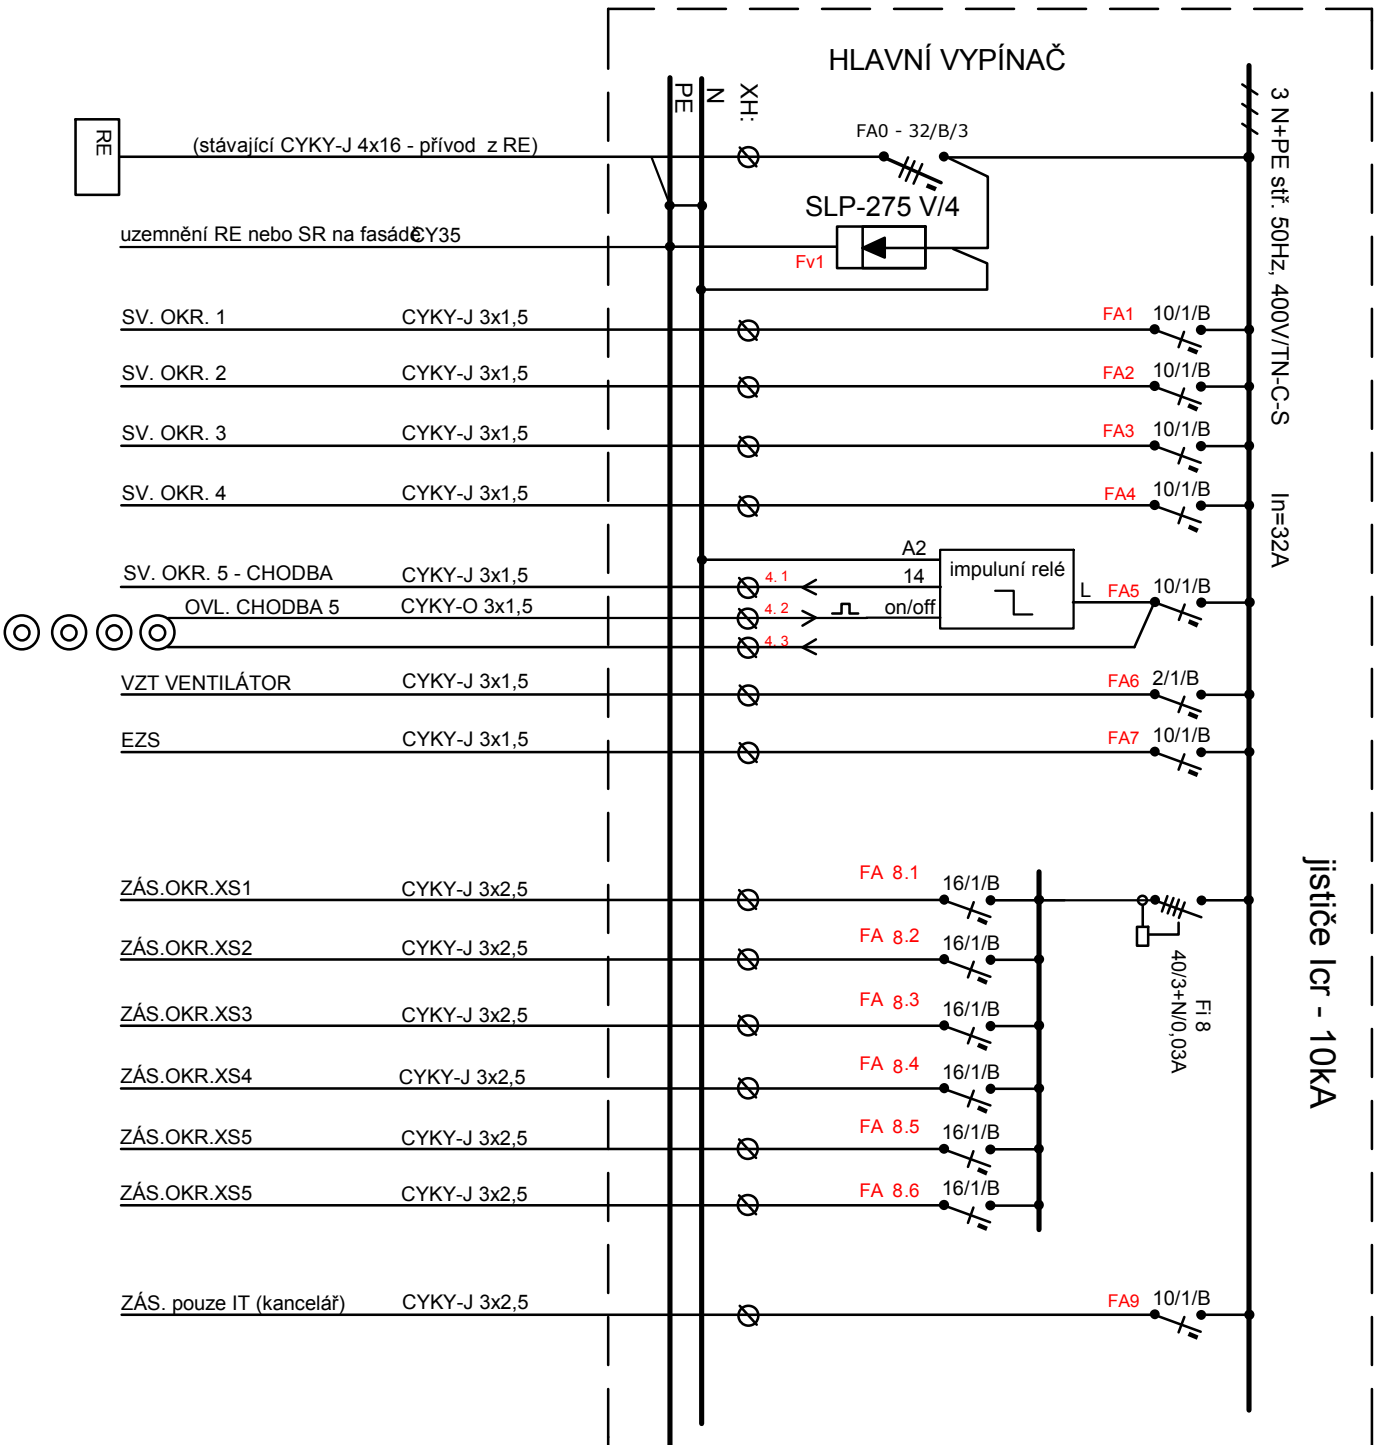

Stavebník: Vlastivědné muzeum

Dr. Hostaše v Klatovech

Hostašova 1, 339 01 Klatovy IV

Stavební úpravy a změna užívání budovy bývalého interního oddělení klatovské nemocnice na depozitář vlastivědného muzea Dr. Hostaše v Klatovech

ZMĚNA STAVBY PŘED DOKONČENÍM

Projektant :

Ing. Pavel Hlavatý
U Retexu 624
33901 Klatovy

Silnoproudá
elektroinstalace

Datum : 02/2025

Číslo výkresu: 5

Rozvodnice R1 - 1.NP

Měřítko:

1:50

Číslo zakázky : 01/2025