



DETAIL STROJOVNY VZT JEDNOTKY PRO MÍSTNOST B 2.01


ŘEZ A-A' 1:100

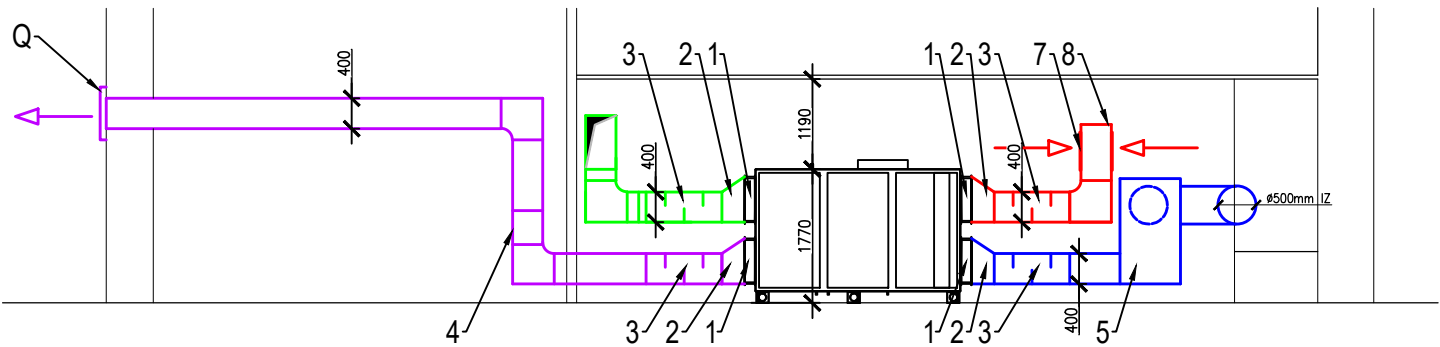


PŮDORYS 1:100

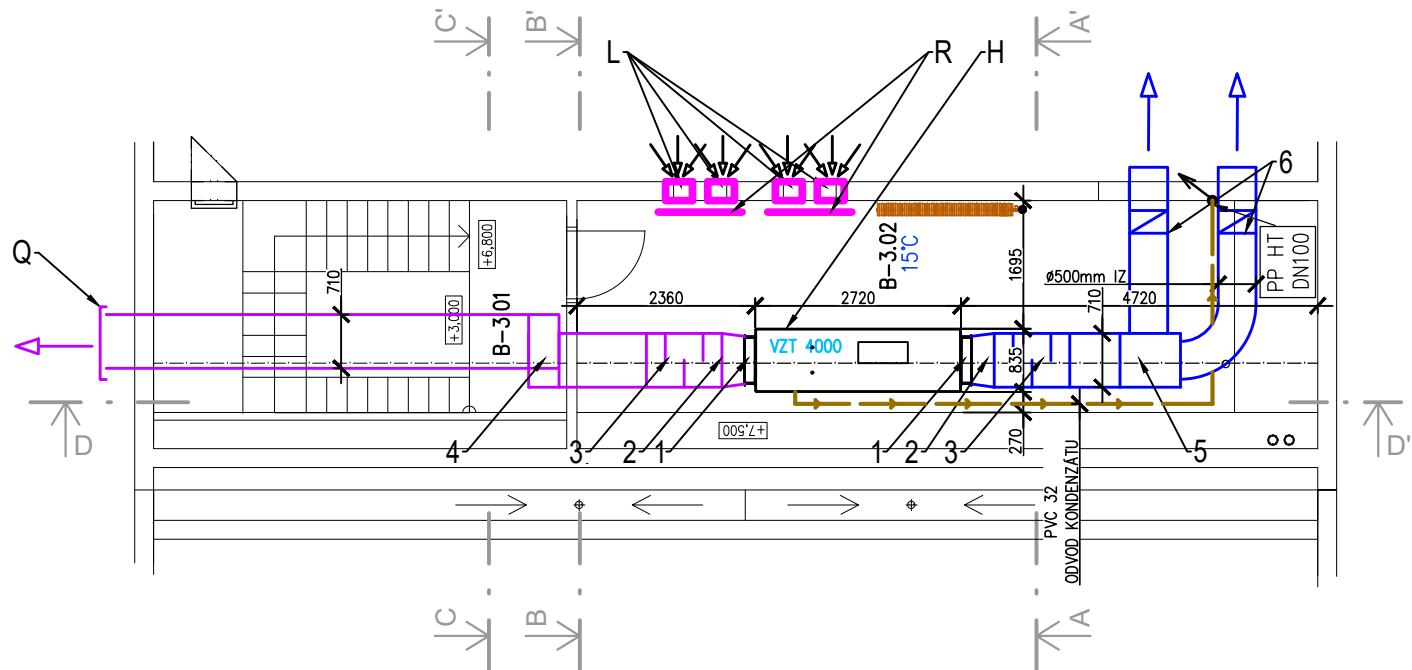


PŮDORYS 1:100

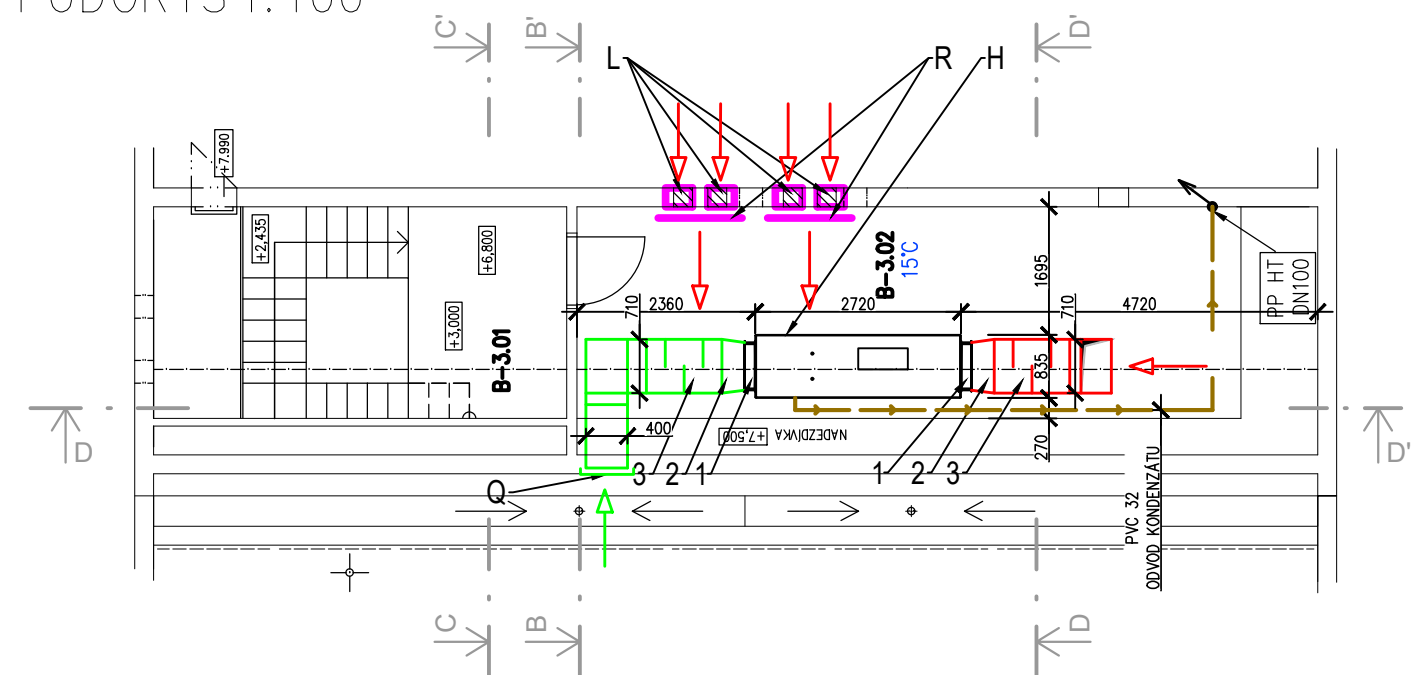


ŘEZ B-B' 1:100

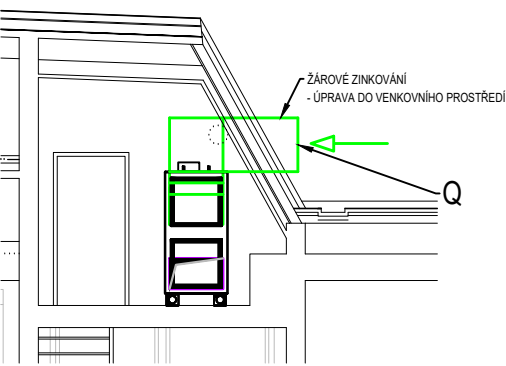

ŘEZ C-C' 1:100

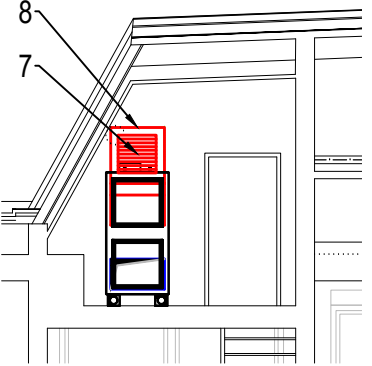

ŘEZ D-D' 1:100

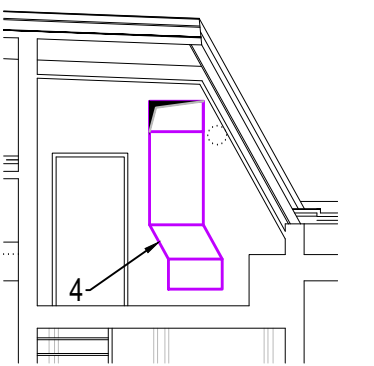



LEGENDA:

- PRÍVOD ČERSTVÉHO VZDUCHU
- SÁNÍ Z MÍSTNOSTI
- ČERSTVÝ VENKOVNÍ VZDUCH
- ODVOD VZDUCHU DO VENKOVNÍCH PROSTOR
- KANALIZAČNÍ POTRUBÍ – ODVOD KONDENZÁTU

Strojovna VZT jednotky pro B 2.01			
POZICE	NÁZEV	KS	POZNÁMKA
1	PRUŽNÁ SPOJKA 600x630mm	4	
2	ATYPICKÁ REDUKCE 600x630 / 710x400	4	
3	TLUMIČ HLUKU DO POTRUBÍ 710x400, 1m	4	
4	ODSKOK ČTYŘHRANNÉ POTRUBÍ 710x400, ODSKOK 250mm, DÉLKA 450mm	1	
5	ATYPICKÝ PŘECHOD 710x400, 2x POTRUBÍ DN 500	1	
6	KRUHOVÁ REGULAČNÍ Klapka, DN 500	2	RUČNÍ OVLÁDÁNÍ
7	VĚTRACÍ MŘÍŽKA 500x500mm	2	
8	OCELOVÉ SÍTO 400x710mm	1	

POZN. :
INSTALACE VZT JEDNOTKY DO MÍSTNOSTI B-3.02 NUTNO PROVÉST PŘED
REALIZACÍ OPRAVY STŘECHY. JEDNOTKU NUTNO INSTALOVAT PO ČÁSTECH.

VĚTRÁNÍ UČEBEN A SÁL, BUDOVA A+B		
POZICE	NÁZEV	KS
H	VZT 4000	1
L	STĚNOVÁ MŘÍŽKA 355x350mm, PRŮTOK VZDUCHU 1015m3/hod. PLOCHA 0,1038m2. ÚHEL NATOČENÍ LAMEL 15°, AI PROFIL OPATŘENÝ TRANSPARENTNÍM NÁTĚREM RAL8016	8
Q	PROTIDEŠŤOVÁ ŽALUZIE PZ S OCHRANOU PROTI VNIKÁNÍ HMYZU 400/710 mm	2
R	AKUSTICKÁ PROTIHLUKOVÁ DESKA 1300x550mm Z AKUSTICKÝ POHLTIVÉHO MATERIÁLU TL. 10mm (VZDUCHOVÁ NEPRŮZVUČNOST MIN. 32dB) S AKUSTICKÝ TVAROVANÝM MOLITANEM	2

AKCE/PROJECT			
ENERGETICKÉ ÚSPORY BUDOVY ZUŠ ROKYCANY			
		ZPRACOVATEL/DESIGNER  GREENTHERM CAD s.r.o. K PAPIRNĚ 172/26, 312 00 PLZEŇ tel.:+420 377 416 625 www.greenthermcad.com	
MÍSTO STAVBY/LOCATION Jiráskova 181, 337 01 Rokycany		INVESTOR/DEVELOPER Základní umělecká škola Rokycany, Jiráskova 181, 337 01	
REVIZE/REVISION ČÍSLO NUMBER		HIP/CHIEF DESIGN ENGINEER VÁCLAV ŽENÍŠEK PODPIS/SIGNATURE PROJEKTANT/DESIGNED BY VÁCLAV ŽENÍŠEK PODPIS/SIGNATURE KONTROLOVAL/CHECKED BY VÁCLAV ŽENÍŠEK PODPIS/SIGNATURE	
STUPEŇ PD/DESIGN STAGE DOKUMENTACE PRO PROVÁDĚNÍ STAVBY ČÁST/PART TECHNIKA PROSTŘEDÍ STAVEB (TPS)		OBSAH/TITLE STROJOVNA VZT JEDNOTKY PRO B 2.01	
DILČÍ ČÁST/PARTIAL SECTION TPS - VZT A VĚTRÁNÍ OBJEKT/OBJECT BUDOVA "B"		DATUM/DATE 8/2025	MĚŘITKO/SCALE 1:100
		FORMÁT/PAPER FORMAT 910/297	POŘ. ČÍSLO/SERIAL No. D.1.2.4.2.10