




AKCE/PROJECT			
ENERGETICKÉ ÚSPORY BUDOVY ZUŠ ROKYCANY			
		ZPRACOVATEL/DESIGNER  GREENTHERM CAD s.r.o. K PAPIRNĚ 172/26, 312 00 PLZEŇ tel.: +420 377 416 625 www.greenthermcad.com	
AUTORIZACE/AUTHORIZATION			
MÍSTO STAVBY/LOCATION		INVESTOR/DEVELOPER	
Jiráskova 181, 337 01 Rokycany		Základní umělecká škola Rokycany, Jiráskova 181, 337 01	
REVIZE/REVISION		HIP/CHIEF DESIGN ENGINEER	
ČÍSLO	PŘEDMĚT REVIZE	DATUM	PODPIS/SIGNATURE
NUMBER	SCOPE OF REVISION	DATE	ING. VÁCLAV KEBRLE
			PODPIS/SIGNATURE
			ING. VÁCLAV KEBRLE
			PODPIS/SIGNATURE
			ING. VÁCLAV KEBRLE
STUPEŇ PD/DESIGN STAGE		OBSAH/TITLE	
DOKUMENTACE PRO PROVÁDĚNÍ STAVBY		ROZVODNICE A-R3.1	
ČÁST/PART		PÁŘE/COPY	
TECHNIKA PROSTŘEDÍ STAVEB (TPS)			
DÍLČÍ ČÁST/PARTIAL SECTION		DATUM/DATE	MĚŘÍTKO/SCALE
ELEKTROINSTALACE - SILNOPROUD		12/2025	-
OBJEKT/OBJECT		ČÍSLO AKCE/PROJECT No.	FORMÁT/PAPER FORMAT
BUDOVA "A"		24 2604	A4
		ARCH. ČÍSLO/DRAWING No.	POŘ. ČÍSLO/SERIAL No.
			D.1.2.6.2. 33

Číslo místnosti nebo název místnosti	1.02b	3.03	3.06	3.07	3.14	3.20	3.01	3.12	3.13	3.01	3.19	3.02	3.05
Příkon (kW)		1,5	1,5	1,5	2,0	1,5	0,78				3,02	3,07	3,09
Číslo obvodu nebo označení spotřebiče	A-RH	A-EB3.1	A-EB3.2	A-EB3.3	A-EB3.4	A-EB3.5	A-VZT3	A-MV3.1	A-MV3.2	023.3	023.4	023.2	A-BA3.1 A-BA3.2 A-BA3.3 A-BA3.4 A-BA3.5




ROZVODNICE A-R3.1

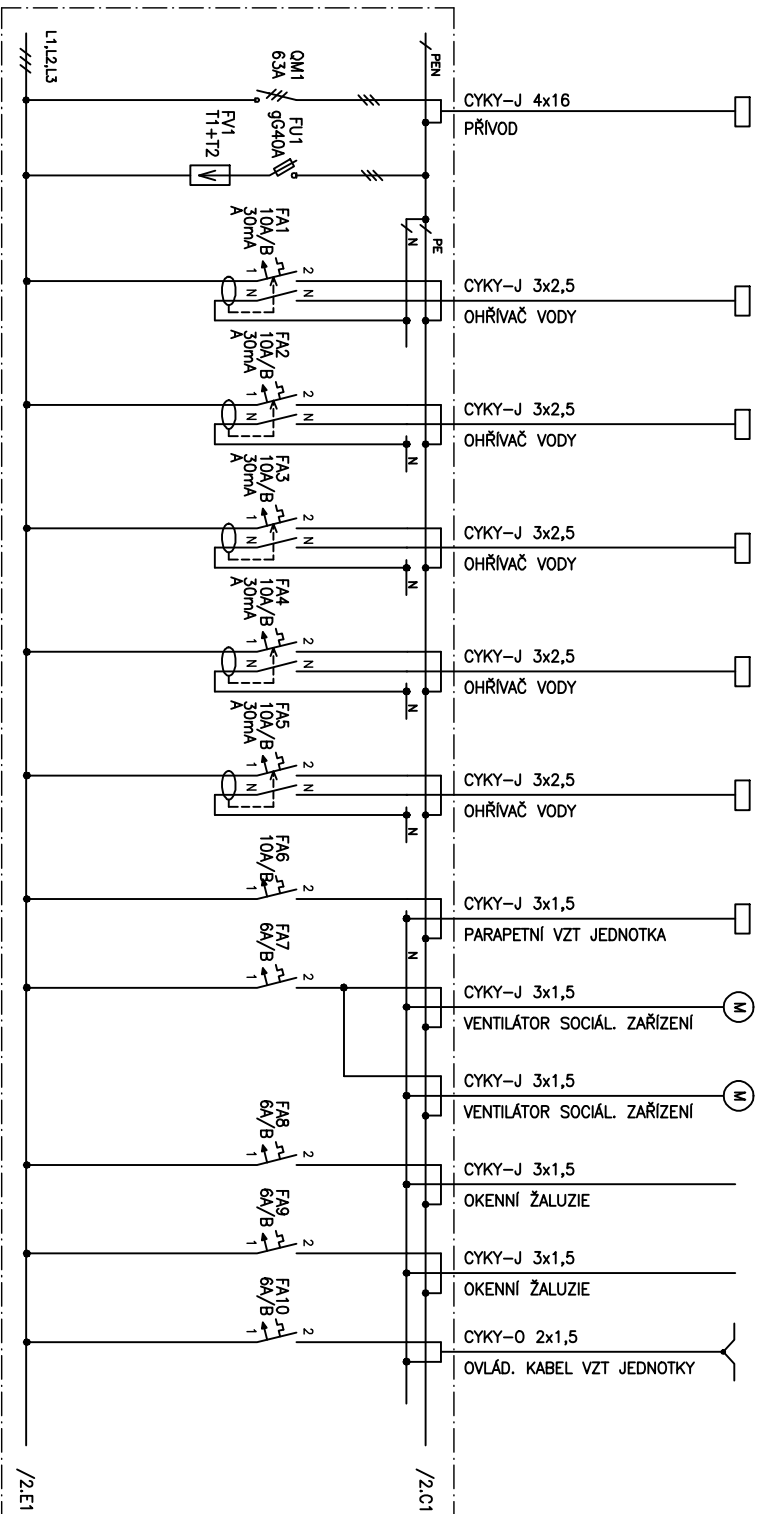OCELOPLECHOVÁ NEBO PLASTOVÁ ZAPUŠTĚNÁ MODULOVÁ ROZVODNICE S DVÍŘKY
MINIMÁLNÍ POČET MODULŮ VČETNĚ PROSTOROVÉ REZERY: 72 MODULŮ
KRYTÍ IP30, PO OTEVŘENÍ DVEŘÍ IP20
PŘÍVOD A VÝVODY HOREM
VŠECHNY NAVRŽENÉ PŘÍSTROJE S MINIMÁLNÍ ZKRATOVOU ODOLNOSTÍ 6 kA

Napáťová soustava: 3NPE AC, 50Hz, 400/230V, TN-C-S
Ochrana před nebezpečným dotykem neživých částí podle
ČSN 33 2000-4-41:
– základní: automatickým odpojením od zdroje
– doplňková: proudovým chránič

STAVBA:	ENERGETICKÉ ÚSPORY BUDOV ZUŠ KOKCANY	Příloha :	Listů :	List :
Název :	ELEKTROINSTALACE – SILNOPROUD			
	ROZVODNICE A-R3.1			
		D.1.2.6.2.33	3	1

Číslo miestnosti alebo názov miestnosti	3.02	3.02	3.03	3.04	3.05	3.18 3.05	3.06	3.07	3.01	3.01	3.10 3.09	3.15 3.08	3.19	3.20
Príkaz (kW)														
Číslo obvodu alebo označení spotrebiča	3.1.1	3.1.2	3.1.3	3.1.4	3.1.5	3.1.6	3.1.7	3.1.8	3.1.9	3.1.10	3.1.11	3.1.12	3.1.13	3.1.14

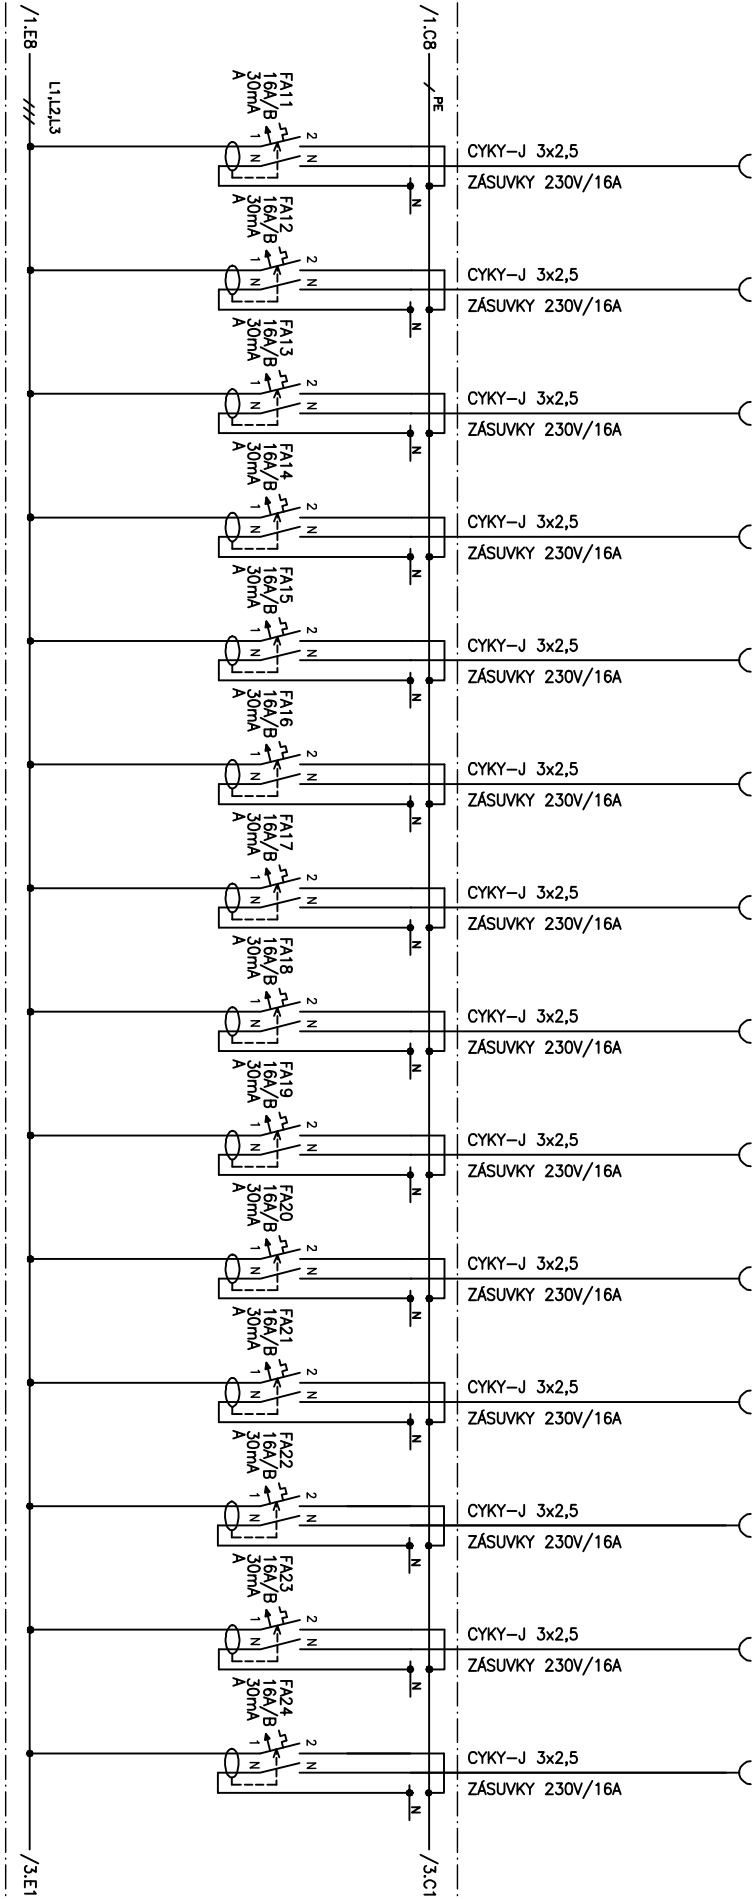

STAVBA:	ENERGETICKÉ ÚSPORY BUDOVY ZUŠ ROKYCANY	Príloha :	List :
Názov :	ELEKTROINSTALACE – SILNOPROUD		
ROZVODNICE A-R3.1		D.1.2.6.2.33	3
			2

